




LEGENDE:

- LED Indirektbeleuchtung
- Lichtkanal
- Wandleuchte
- Downlight-Rund
- Spiegelleuchte
- Mastleuchte
- Präsenzmelder 360
- Ausschalter
- Ausschalter-Kontrollschalter
- Dimmer
- Wechselschalter
- Taster
- Steckdose 1-fach Schaltbar
- Steckdose 1-fach
- Steckdose 2 bis 5-fach
- Elektroanschluss Allgemein
- Durchlauferhitzer
- Motor
- WLAN
- HDMI
- HDMI Dose
- Druckknopfmelder Funkvernetzte Melder
- Mehrkriterienmelder Funkvernetzte Melder
- Notleuchte Einzelbatterie
- Fluchtwegleuchte Einzelbatterie
- Zugschalter Ruf / Beh. Ruf
- Quittiertaste Ruf / Beh. Ruf
- Rufanzeige / Beh. Ruf
- Sanitär-/ Lüftungssysteme mit Bus-Anschluss
- Jalousietaster / Vorbereitung
- Motor / Vorbereitung

MONTAGEHÖHEN
IN BEZUG AUF FERTIGFUSSBODEN
ALLE MONTAGEHÖHEN VON FFB ZU ACHSMASS GEMESSEN!
INSTALLATION NACH DIN 18015 TEIL 3

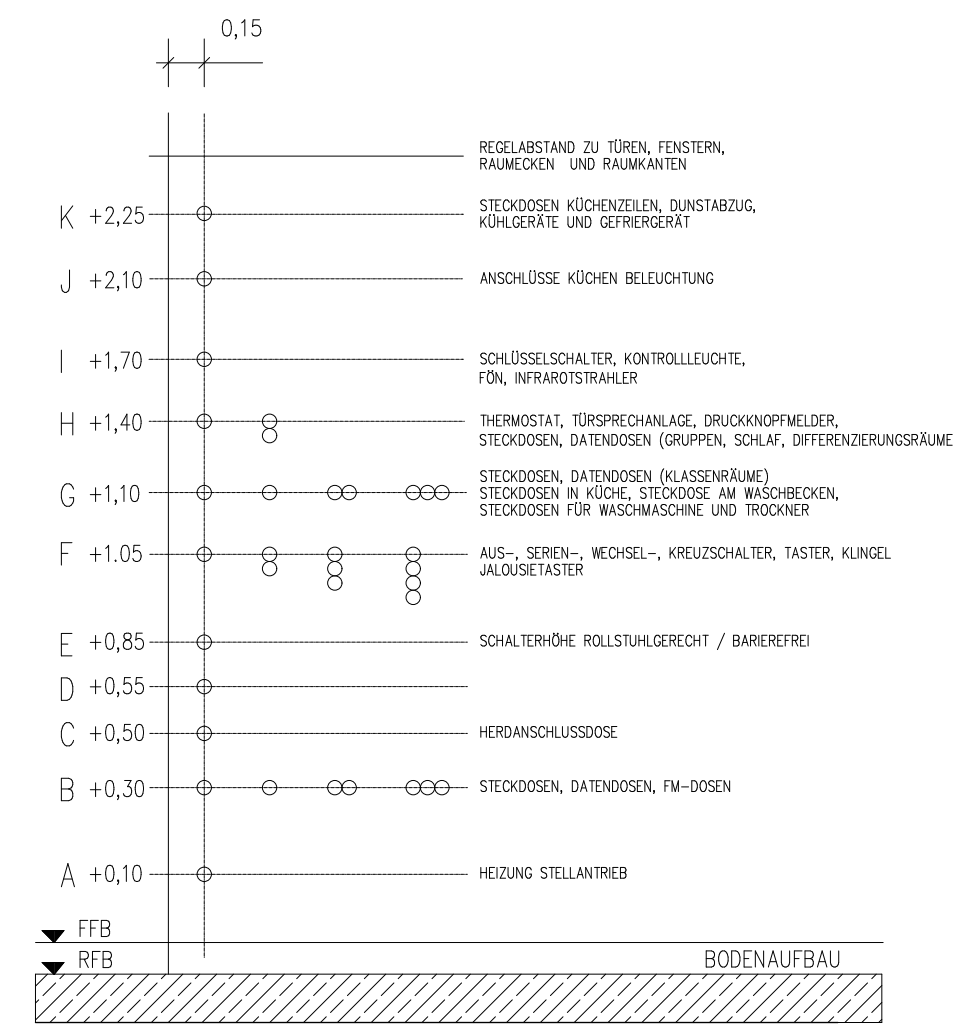

ACHTUNG: BEZUG DER MASSE AUF FERTIGFUSSBODEN

01	07.05.2026	Anpassungen an die neuen Deckenspiegel.	Str.
Index:	Datum:	Änderung:	Zeichner:

PLANUNGSSTAND: 07.05.2026

INGENIEURBÜRO EBERT GMBH
Kellenstraße 18
67126 Hochdorf-Assenheim
Telefon 06231 83 79 40 Telefax 06231 83 79 420
mail@ingenieurbuero-ebert.de

Projekt-Nr: 38/22	Bauvorhaben: ENERGETISCHE SANIERUNG GEMEINSCHAFTSHAUS DORFSTRASSE 56 67471 IGGELBACH
Status: AUSFÜHRUNG	

LP:	Gebäude:	Fachbereich:	Planart:	Ebene:	lfd. Plan-Nr.:	Index:
5	XX	EL	GR	EG	0001	01

Anlage:
AUSFÜHRUNGSPLANUNG ELEKTROTECHNIK KG440/450
GRUNDRISS ERDGESCHOSS

Zeichner: Str.	Geprüft:	Datum: 04.12.2024	Maßstab: 1:50	Blattgröße: 841X594
-------------------	----------	----------------------	------------------	------------------------