




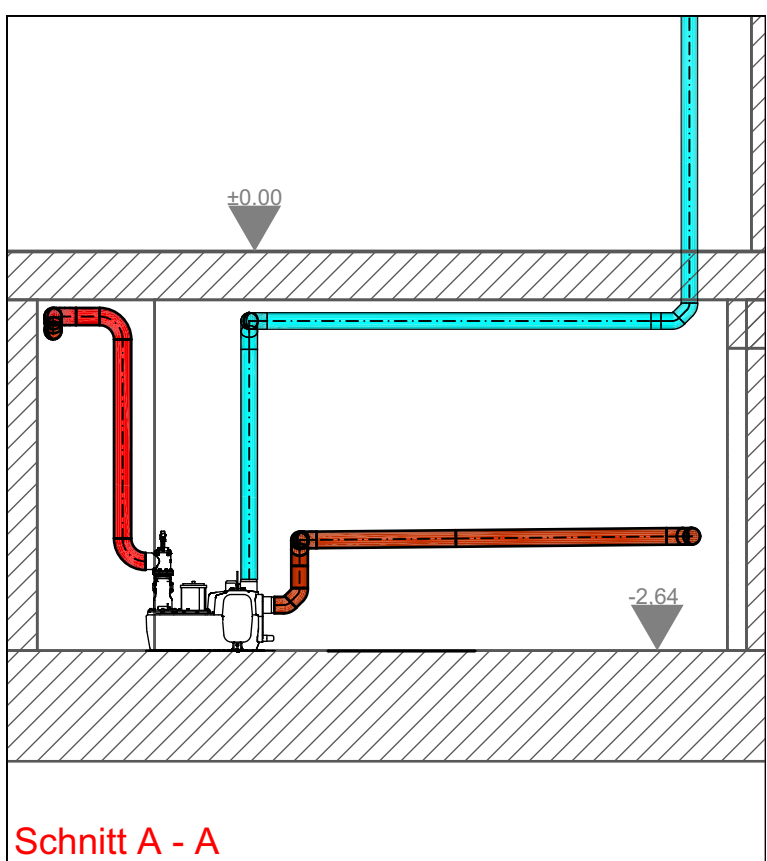

Schnitt A - A
Maßstab: 1:50


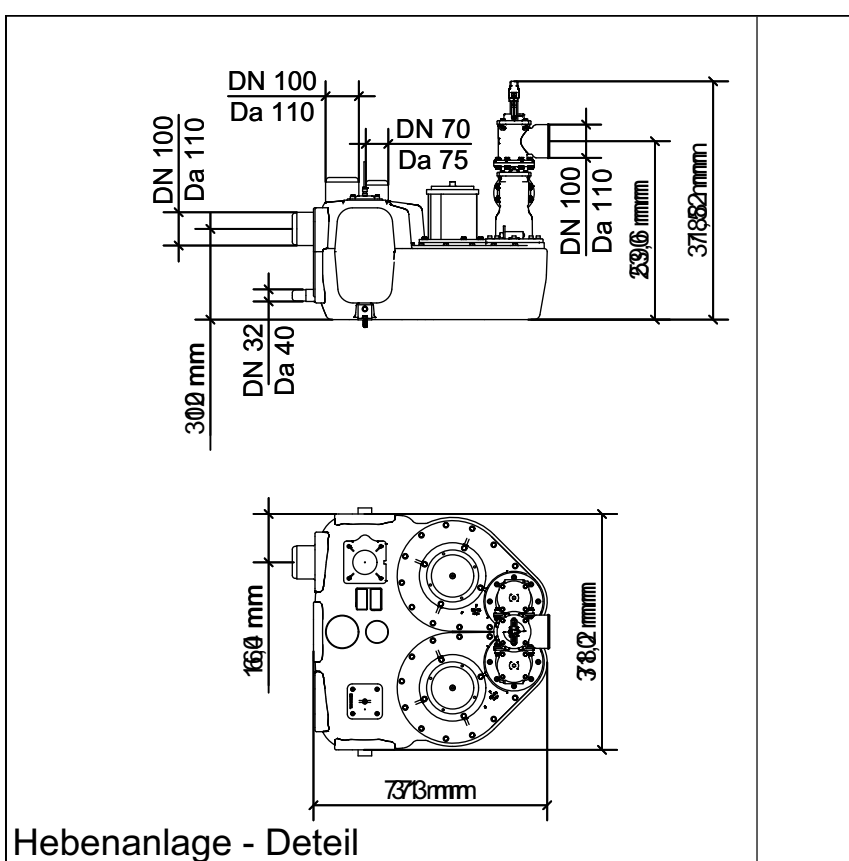


Hebeananlage - Detail
Maßstab: 1:25

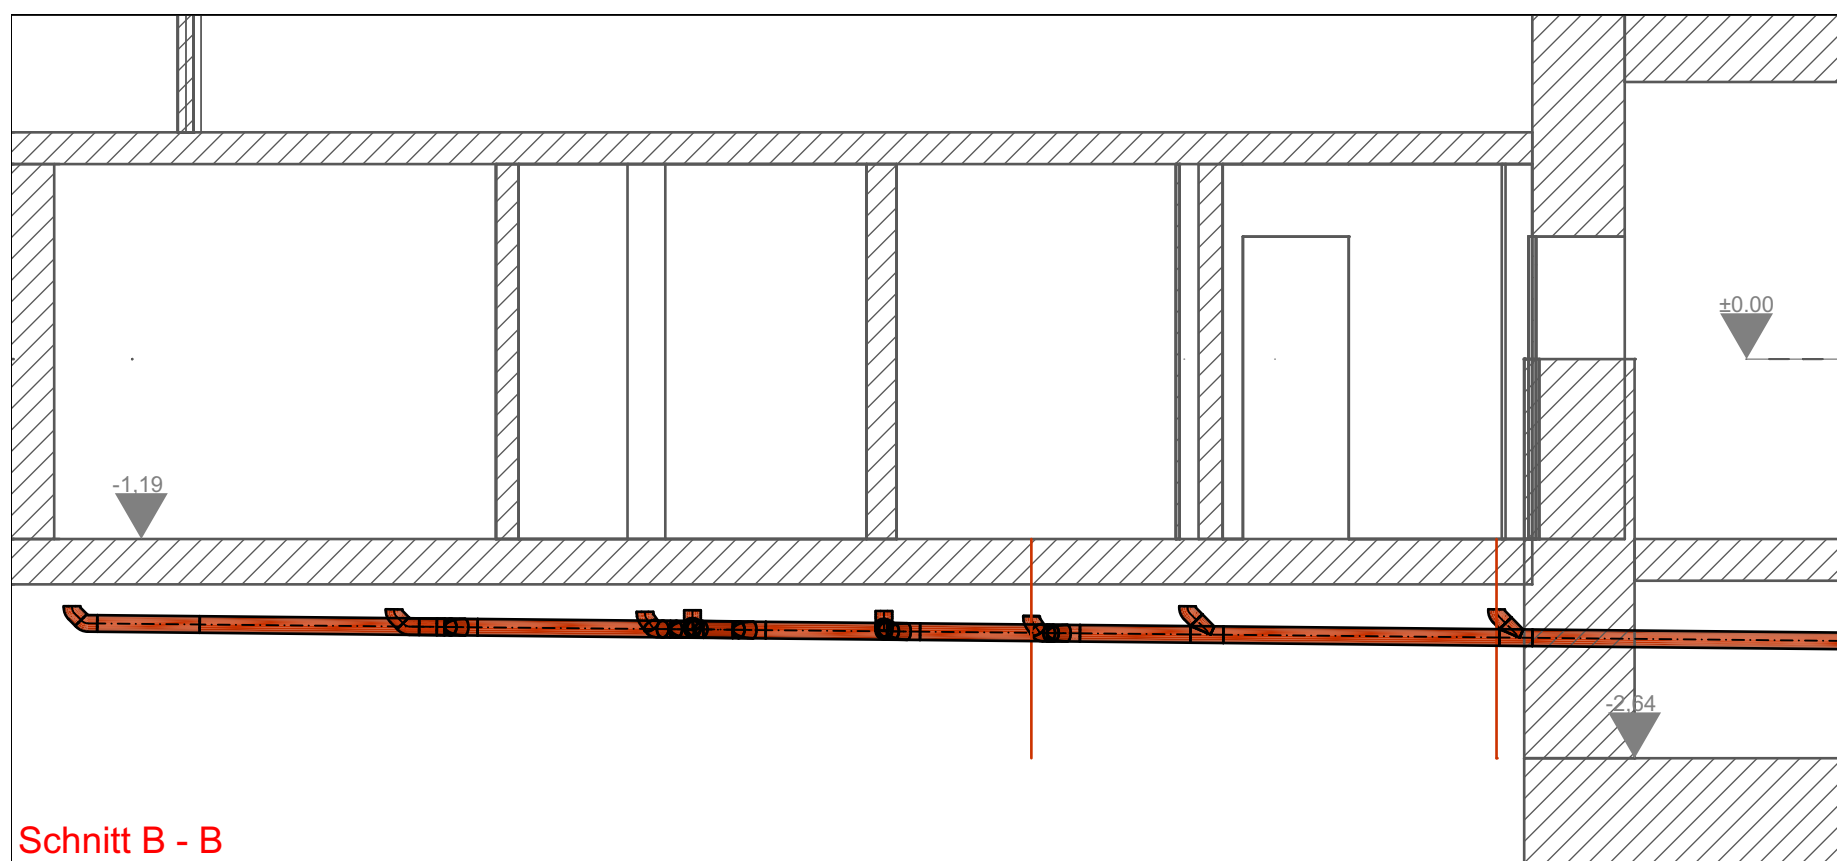


Schnitt B - B
Maßstab: 1:50

- LEGENDE:
- SCHMUTZWASSER
 - ENTLÜFTUNG
 - ↘ FALLLEITUNG ANKOMMEND
 - ↗ STEIGLEITUNG ABGEHEND - ENTLÜFTUNG

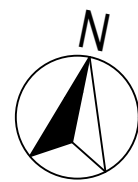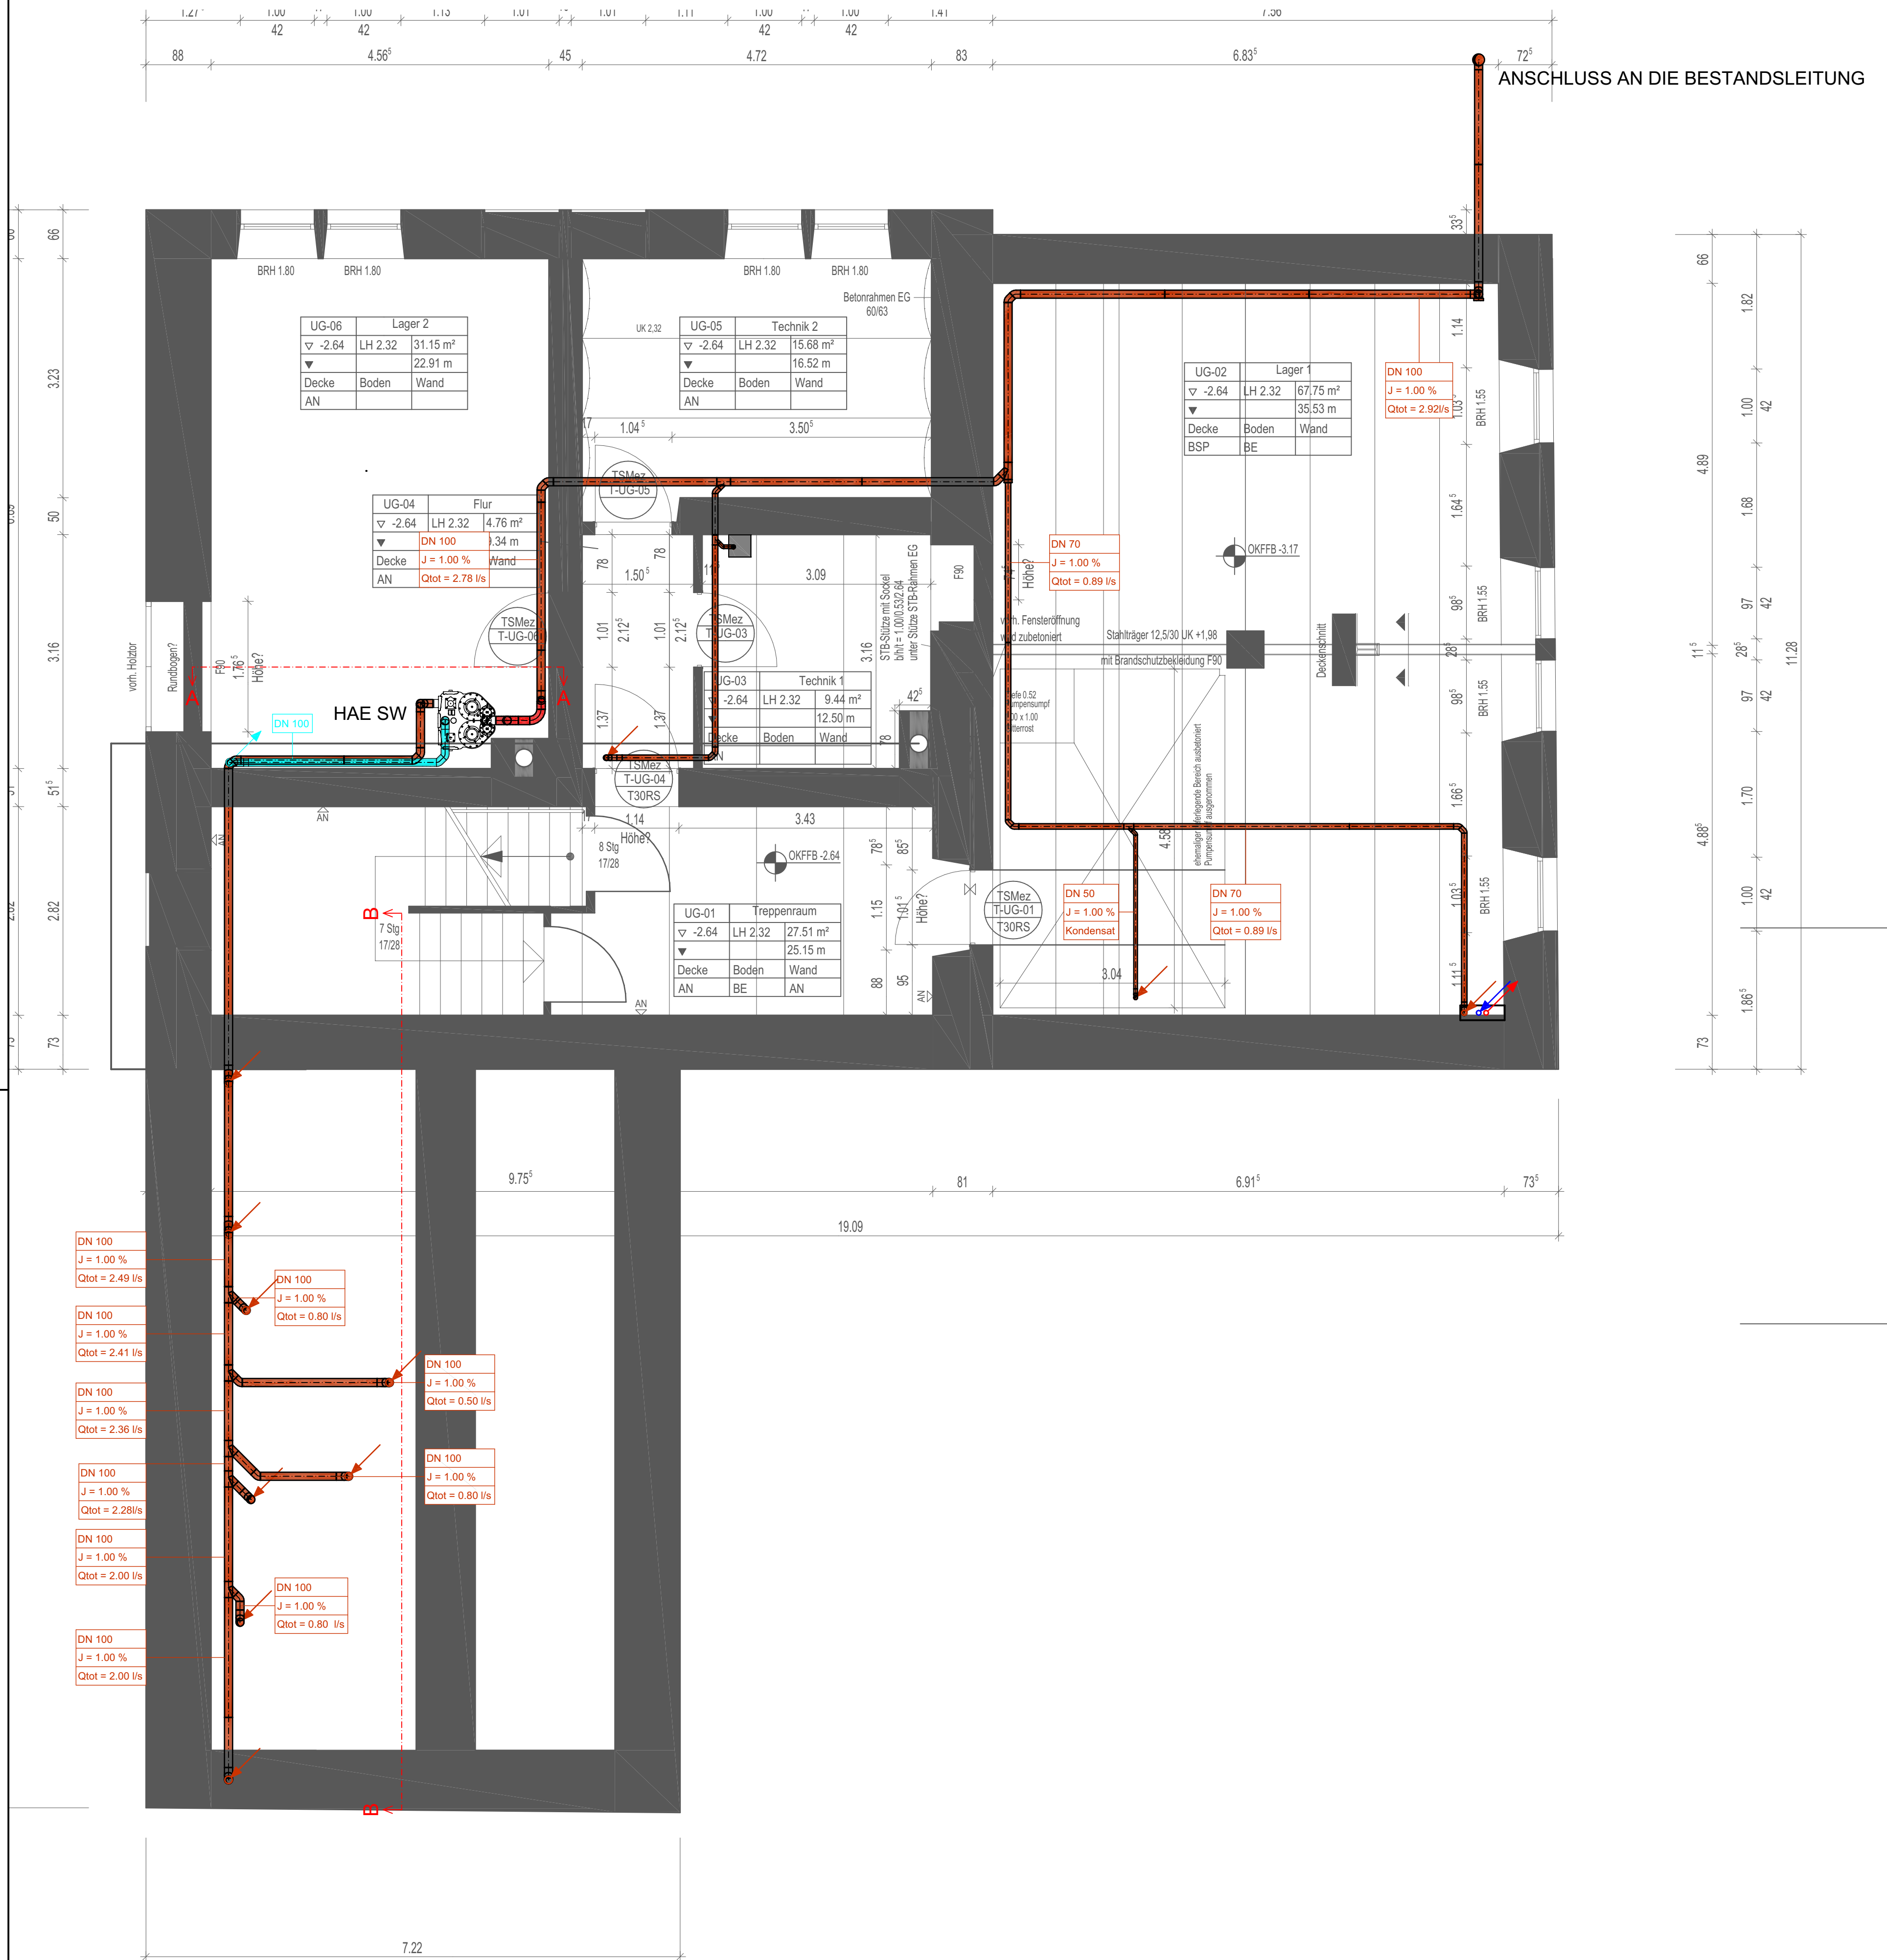

02	14.04.2026	Planstand aktualisiert.	Sam.
01	20.02.2026	Planstand aktualisiert.	Sam.
Index:	Datum:	Änderung:	Zeichner:

PLANUNGSSTAND: 14.04.2026

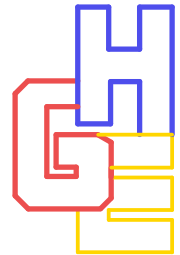

INGENIEURBÜRO EBERT GMBH
Keltenstraße 18
67126 Hochdorf-Assenheim
Telefon 06231 83 79 40 Telefax 06231 83 79 420
mail@ingenieurbuero-ebert.de

Projekt-Nr: 38/22	Bauvorhaben: ENERGETISCHE SANIERUNG DORFGEMEINSCHAFTSHAUS 67471 IGGELBACH
Status: AUSFÜHRUNG	

LP:	Gebäude:	Fachbereich:	Plantyp:	Ebene:	lfd. Plan-Nr.:	Index:
5	XX	SA	GR	UG	0002	02

Anlage:
**AUSFÜHRUNGSPLANUNG SANITÄRTECHNIK -ABWASSER-
GRUNDRISS UNTERGESCHOSS**

Zeichner: Lös./Sam.	Geprüft:	Datum: 04.12.2024	Maßstab: 1:50	Blattgröße: 750x744
------------------------	----------	----------------------	------------------	------------------------