


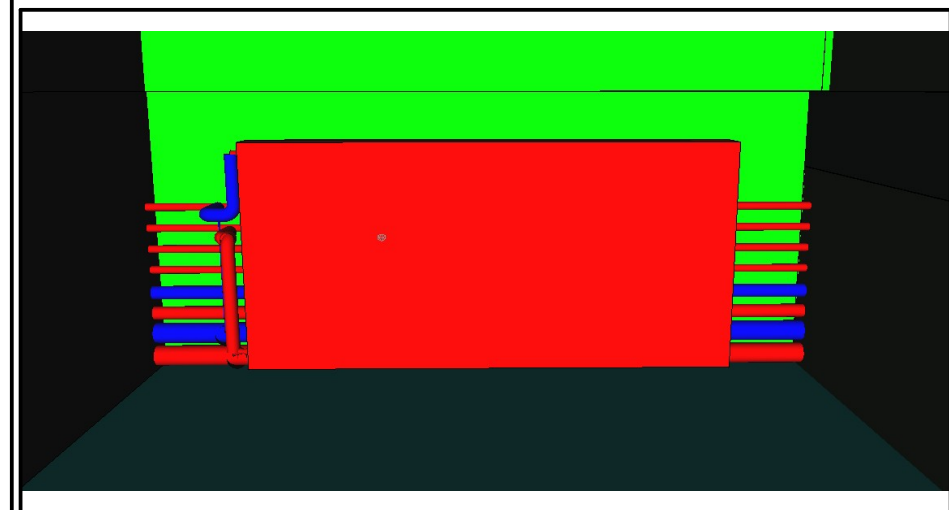


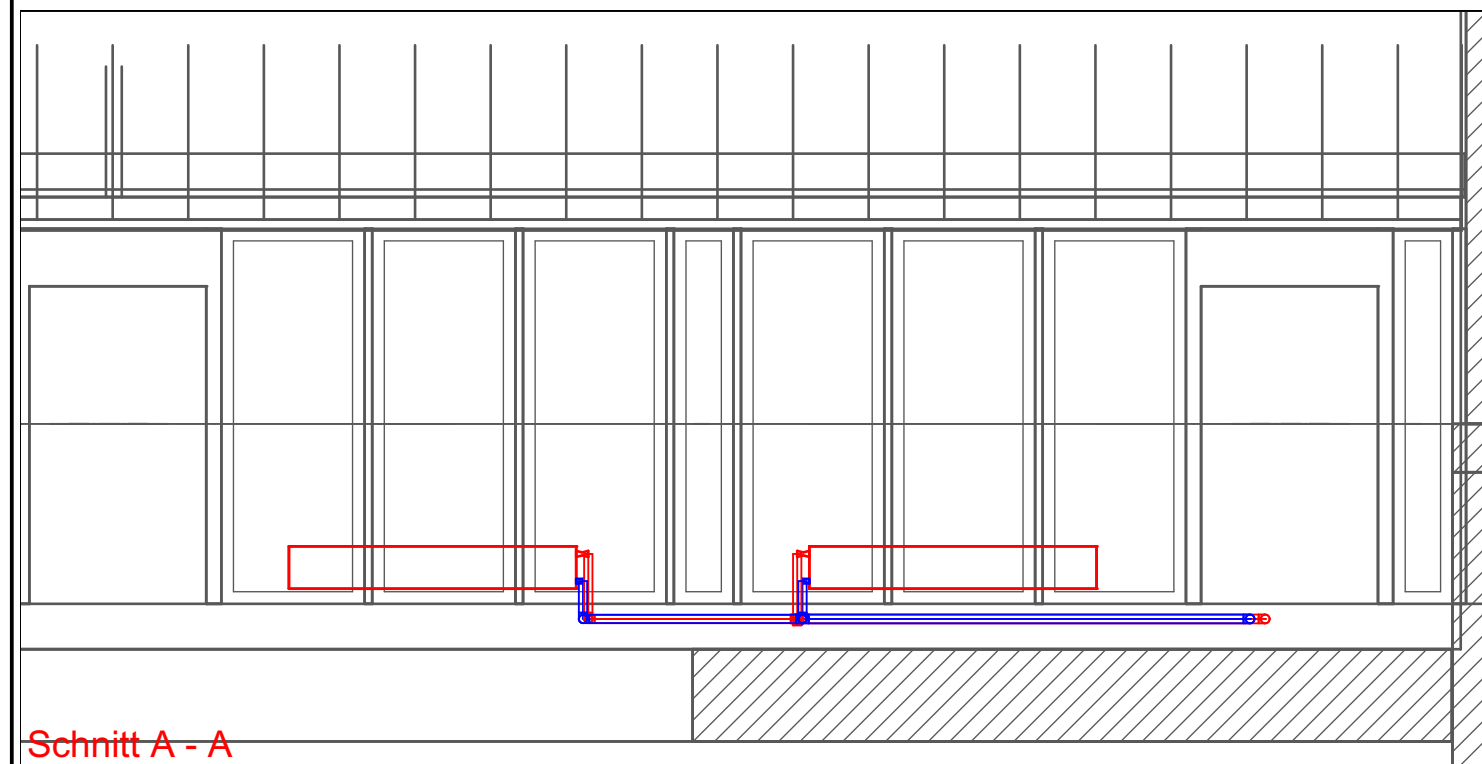


Isometrie 1

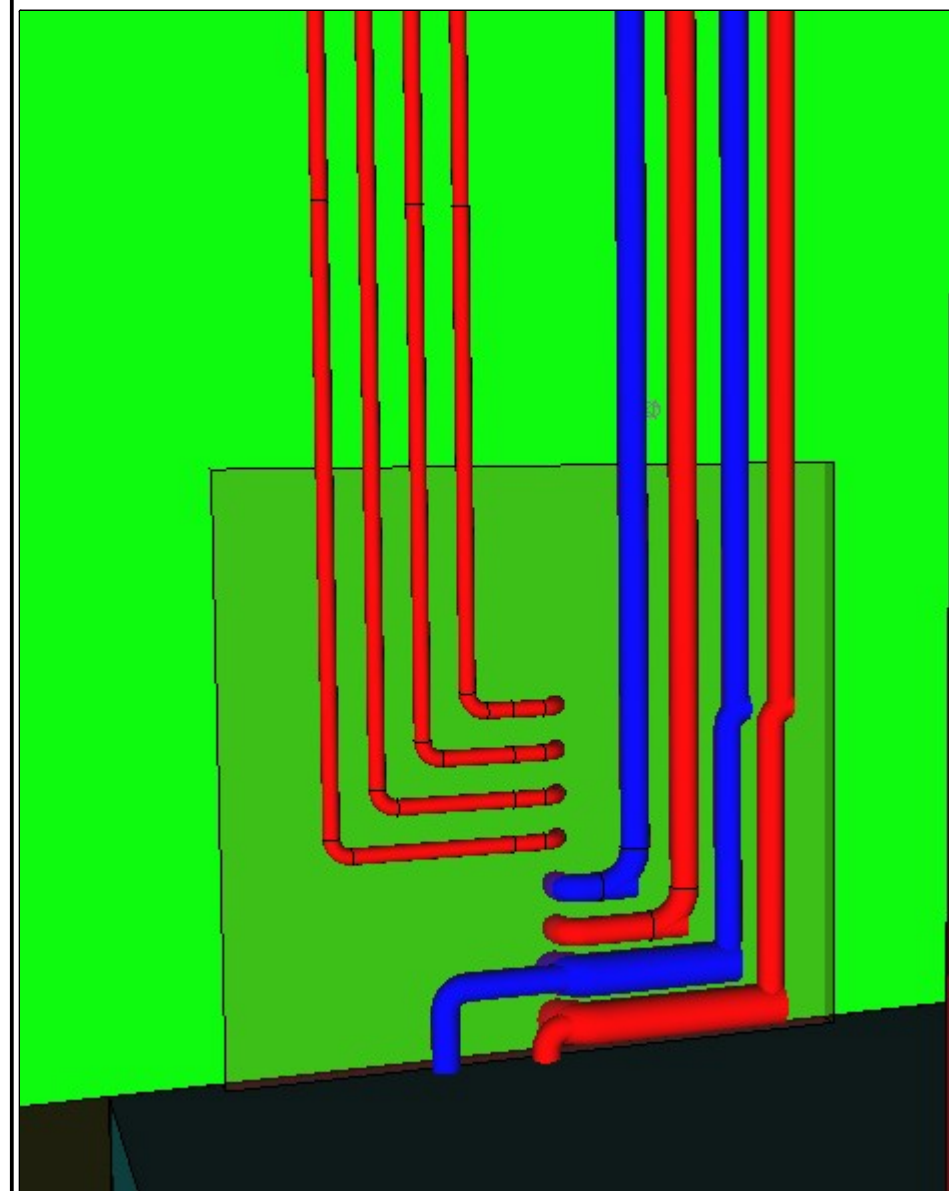

Isometrie 2

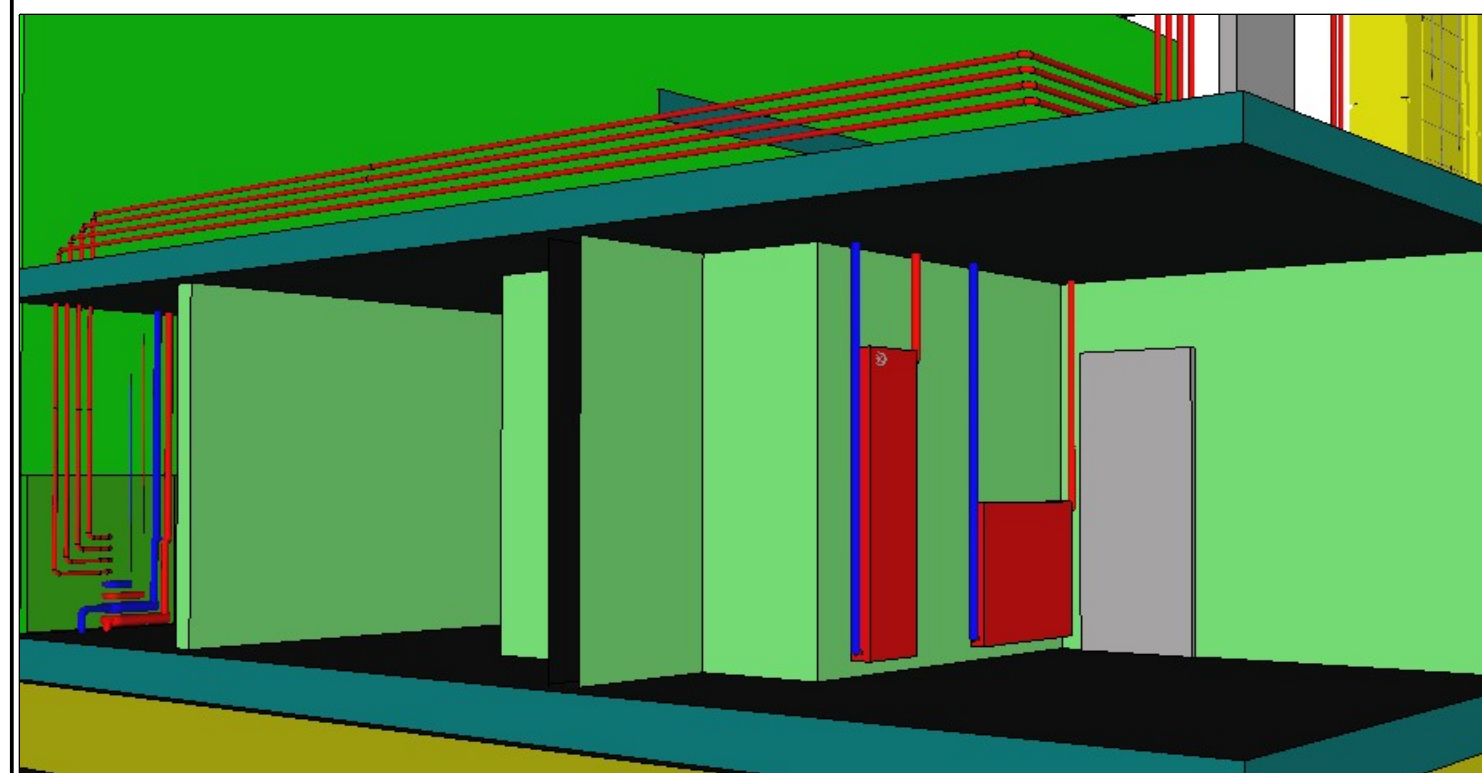

Isometrie 3

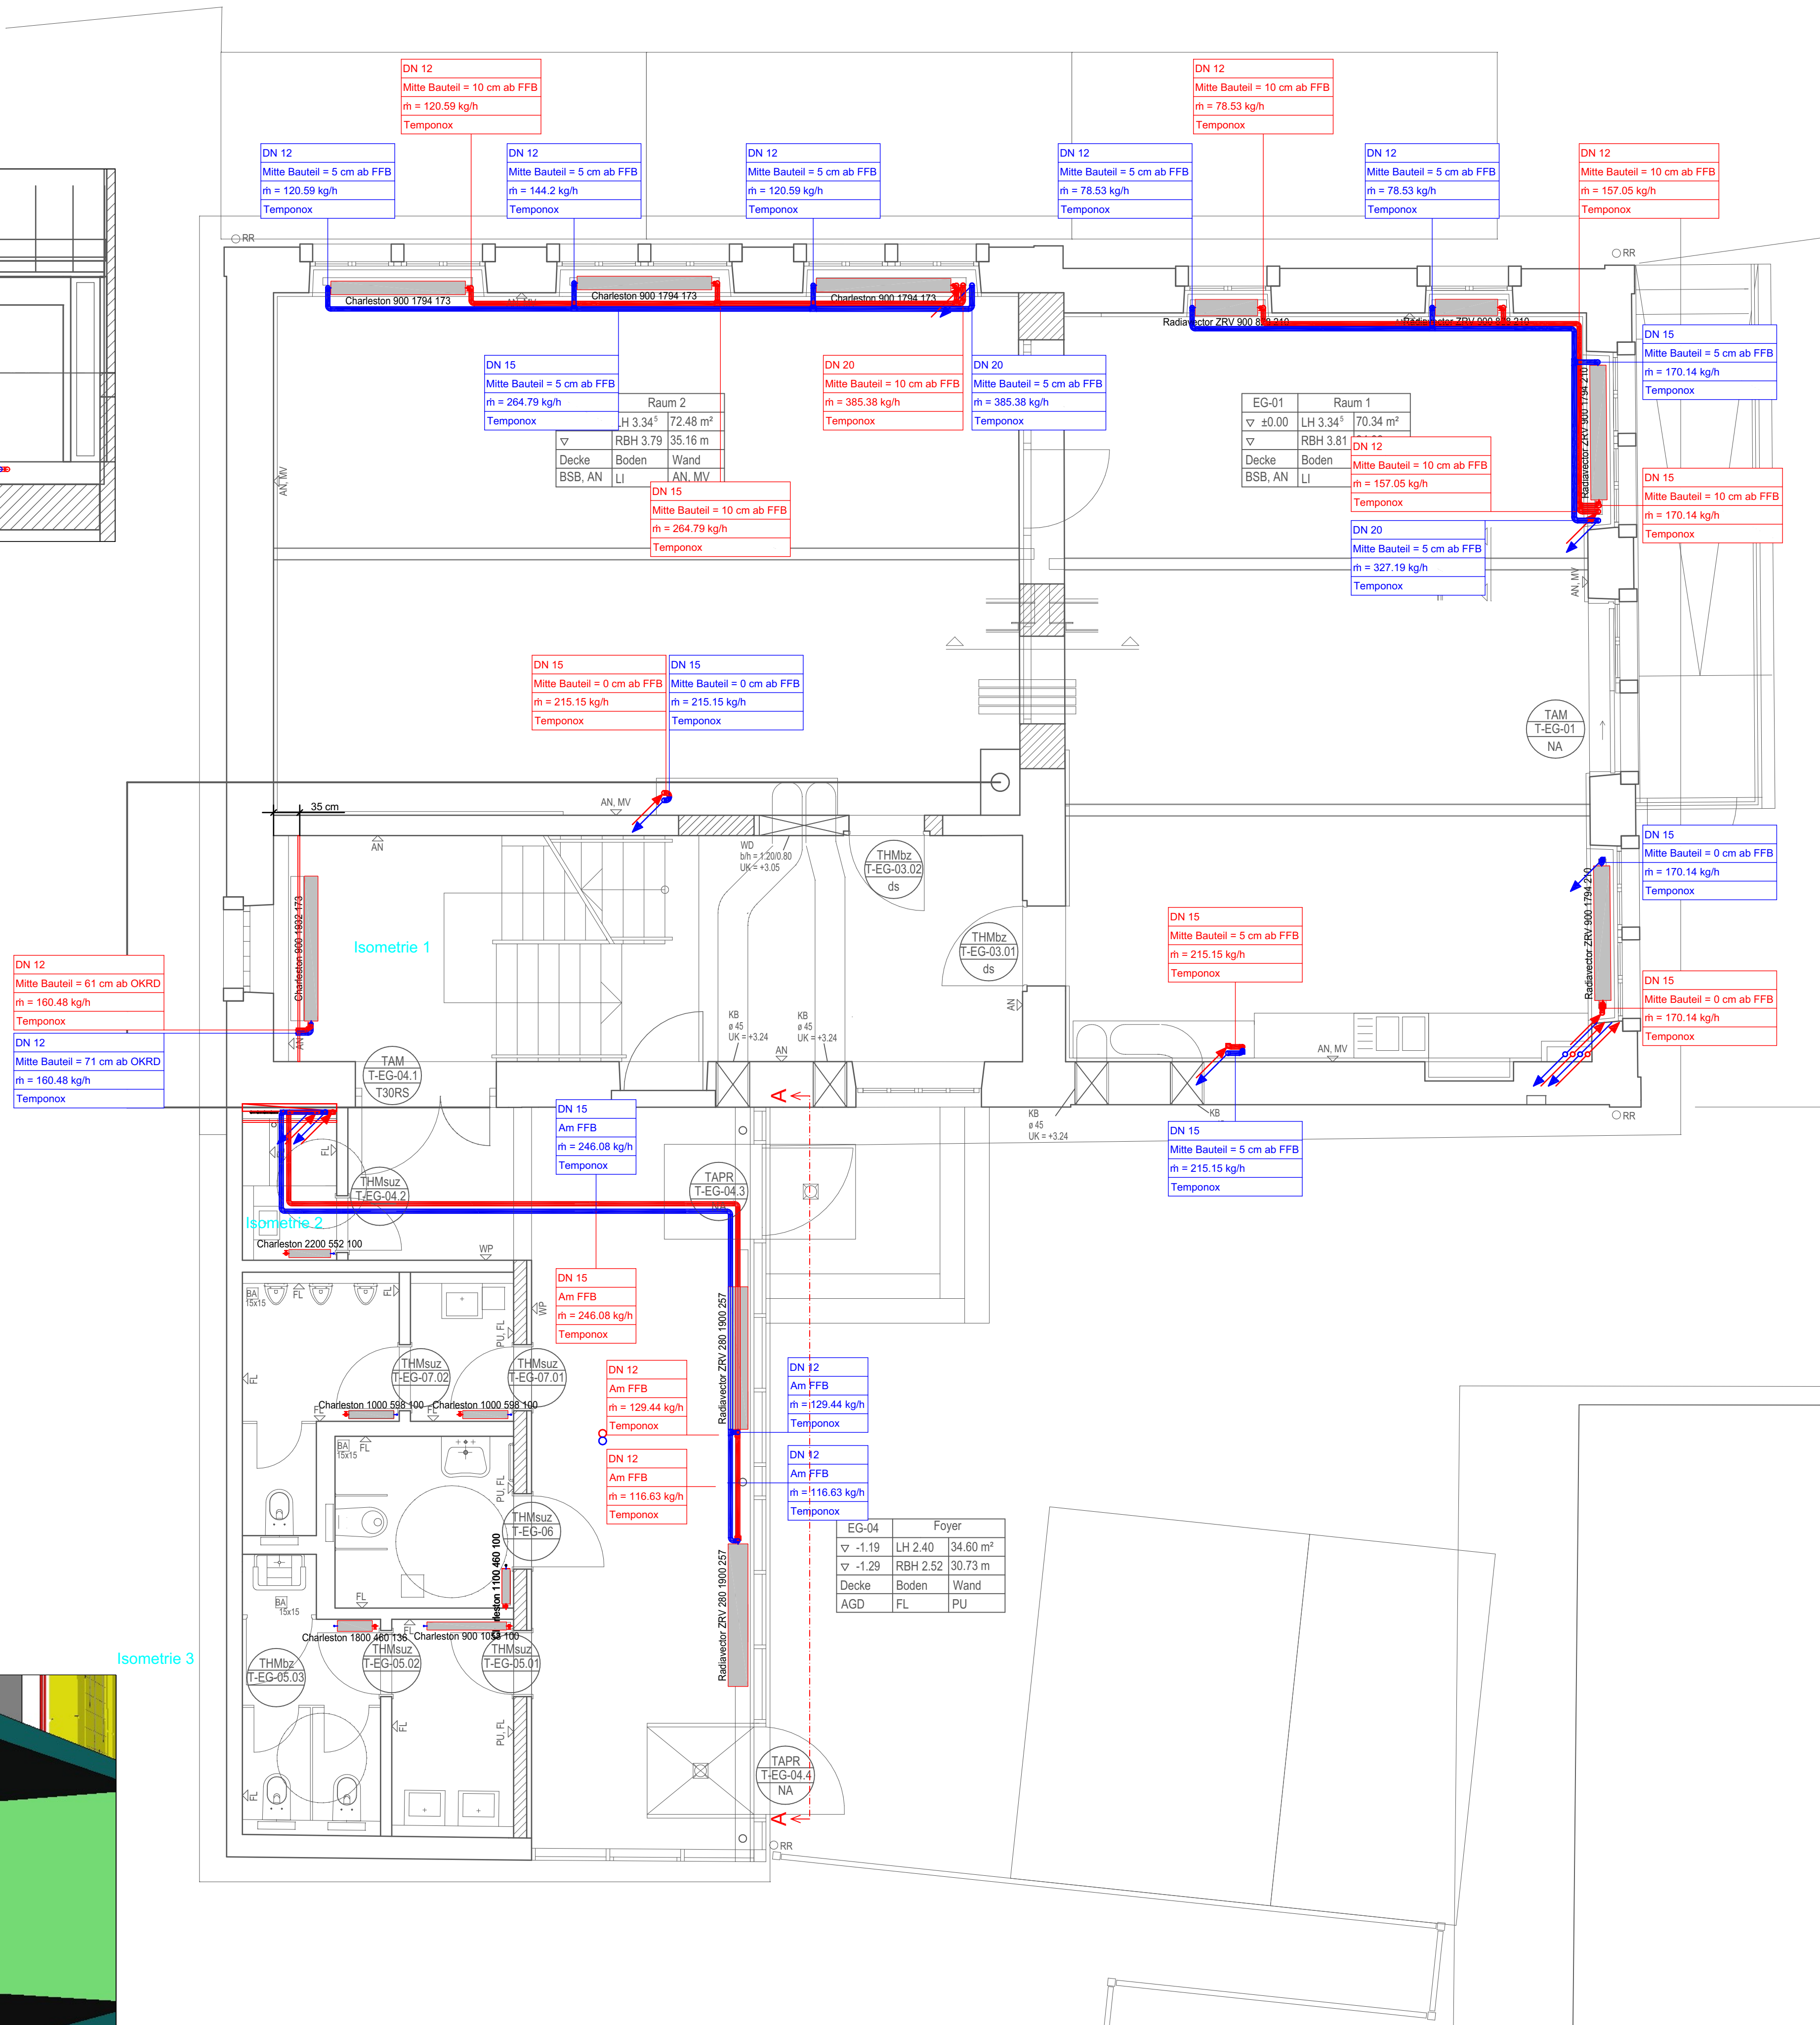


LEGENDE:

- VORLAUF
- RÜCKLAUF
- STEIGLEITUNG ANKOMMEND - VORLAUF
- FALLEITUNG ANKOMMEND - RÜCKLAUF
- STEIGLEITUNG DURCHGANG - VORLAUF
- FALLEITUNG DURCHGANG - RÜCKLAUF
- VORWAND

Alle Heizkörper bleiben im Bestand erhalten!

02	14.04.2026	Planstand aktualisiert.	Sam.
01	20.02.2026	Planstand aktualisiert.	Sam.
Index:	Datum:	Änderung:	Zeichner:

PLANUNGSSTAND: 14.04.2026

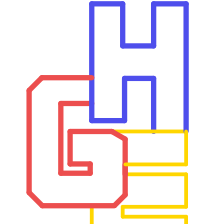

INGENIEURBÜRO EBERT GMBH
Keltensstraße 18
67126 Hochdorf-Assenheim
Telefon 06231 83 79 40 Telefax 06231 83 79 420
mail@ingenieurbuero-ebert.de

Projekt-Nr.: 38/22	Bauvorhaben: ENERGETISCHE SANIERUNG DORFGEMEINSCHAFTSHAUS 67471 IGGELBACH
Status: AUSFÜHRUNG	

LP:	Gebäude:	Fachbereich:	Plantyp:	Ebene:	lfd. Plan-Nr.:	Index:
5	XX	HZ	GR	EG	0001	02

Anlage:
**AUSFÜHRUNGSPLANUNG HEIZUNGSTECHNIK
GRUNDRISS ERDGESCHOSS**

Zeichner: Lös./Sam.	Geprüft:	Datum: 04.12.2024	Maßstab: 1:50	Blattgröße: 870x594
------------------------	----------	----------------------	------------------	------------------------