




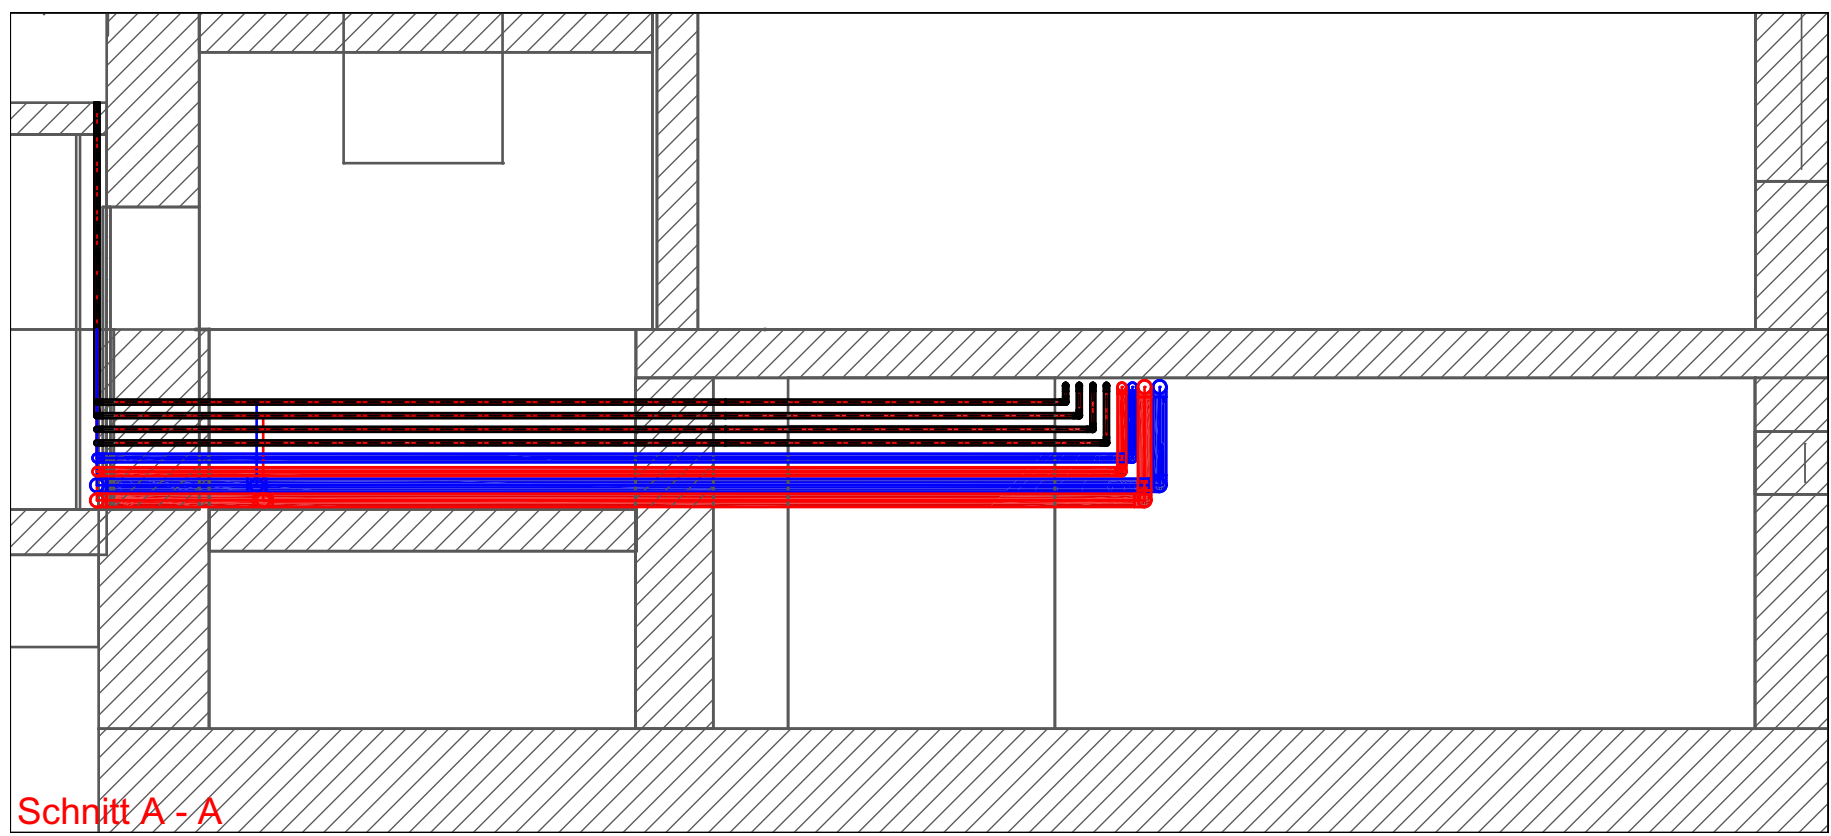


Schnitt A-A

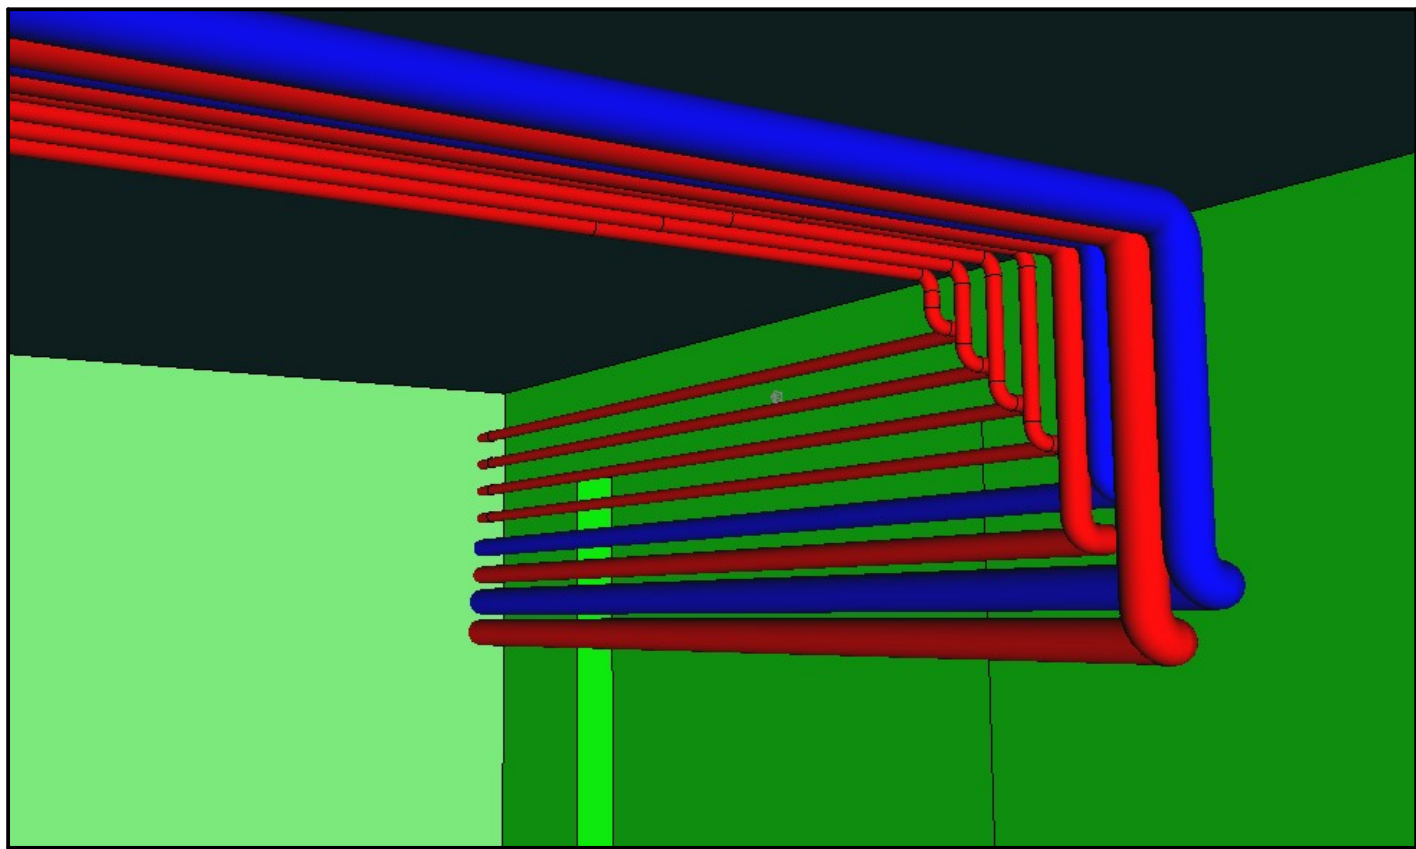


Isometrie 1

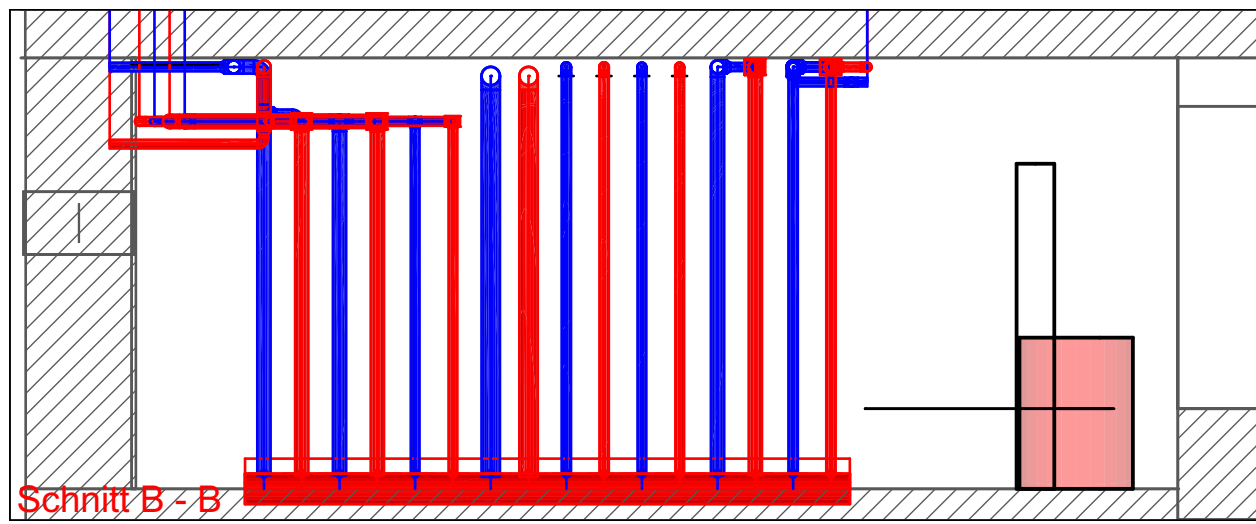


Schnitt B-B

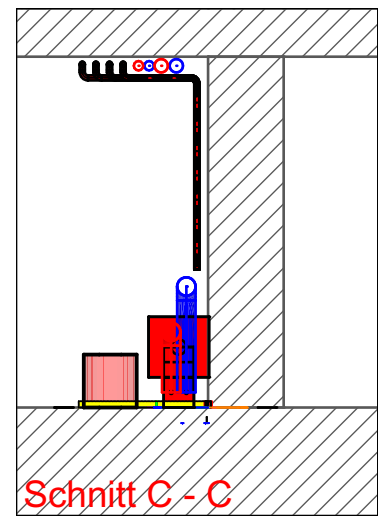


Schnitt C-C

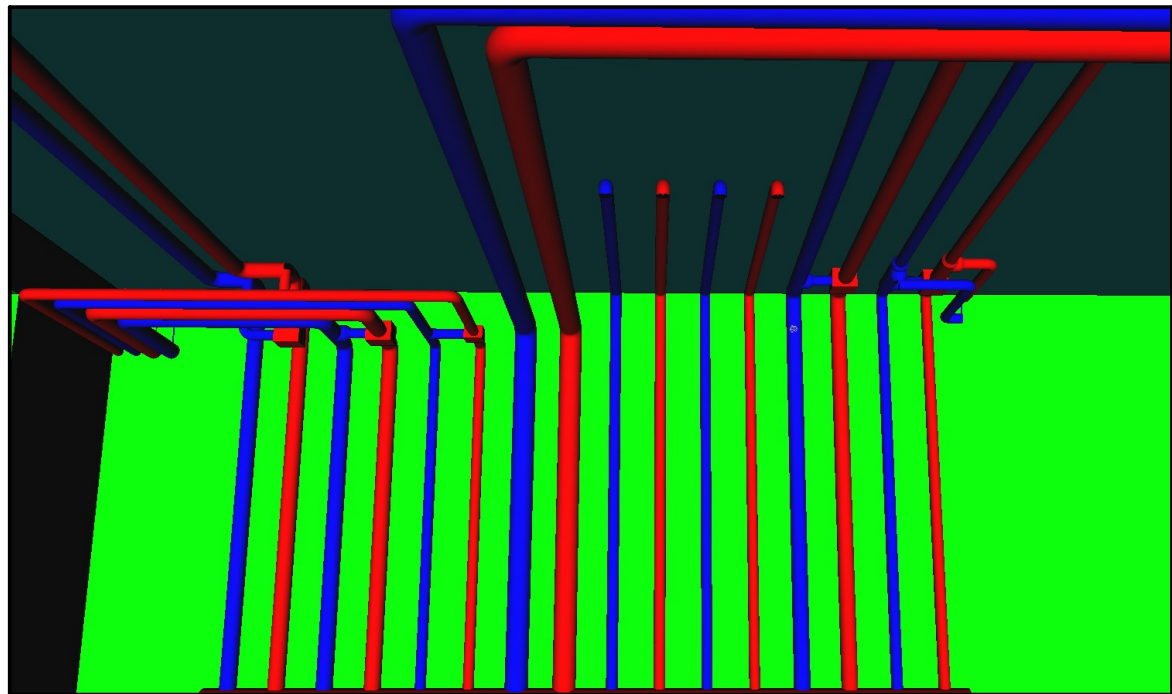


Isometrie 2

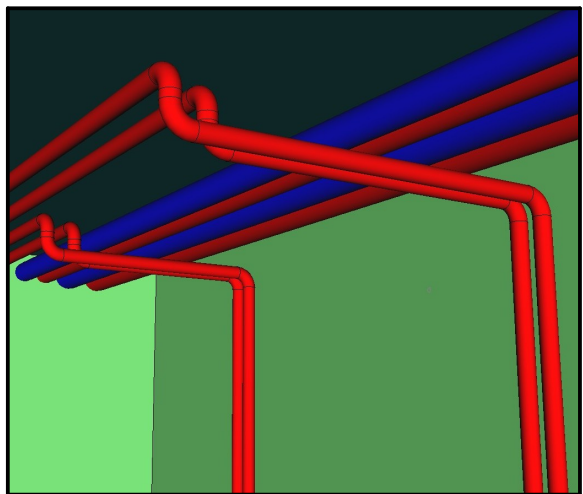


Isometrie 3

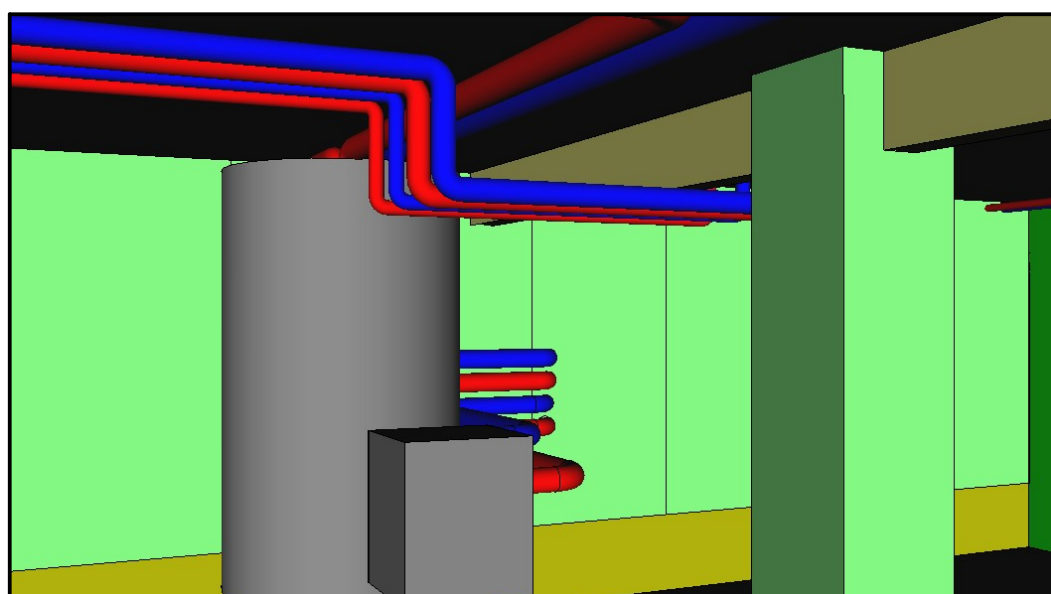

Isometrie 4

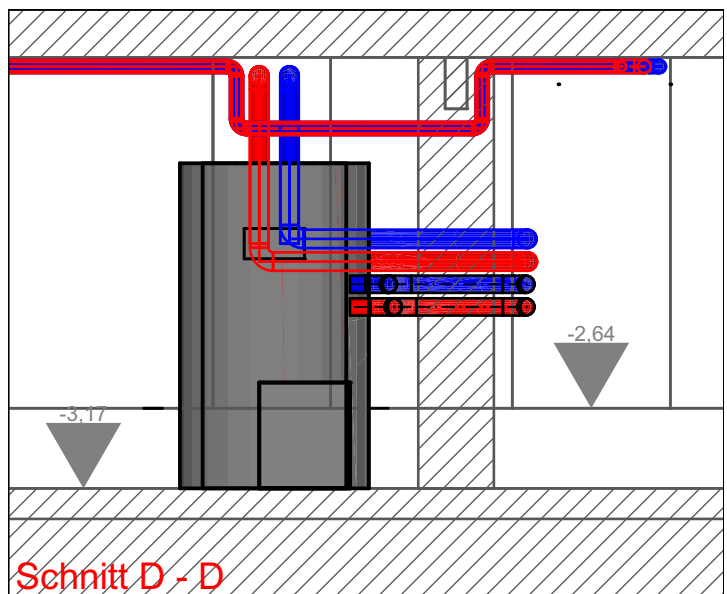

Schnitt D-D

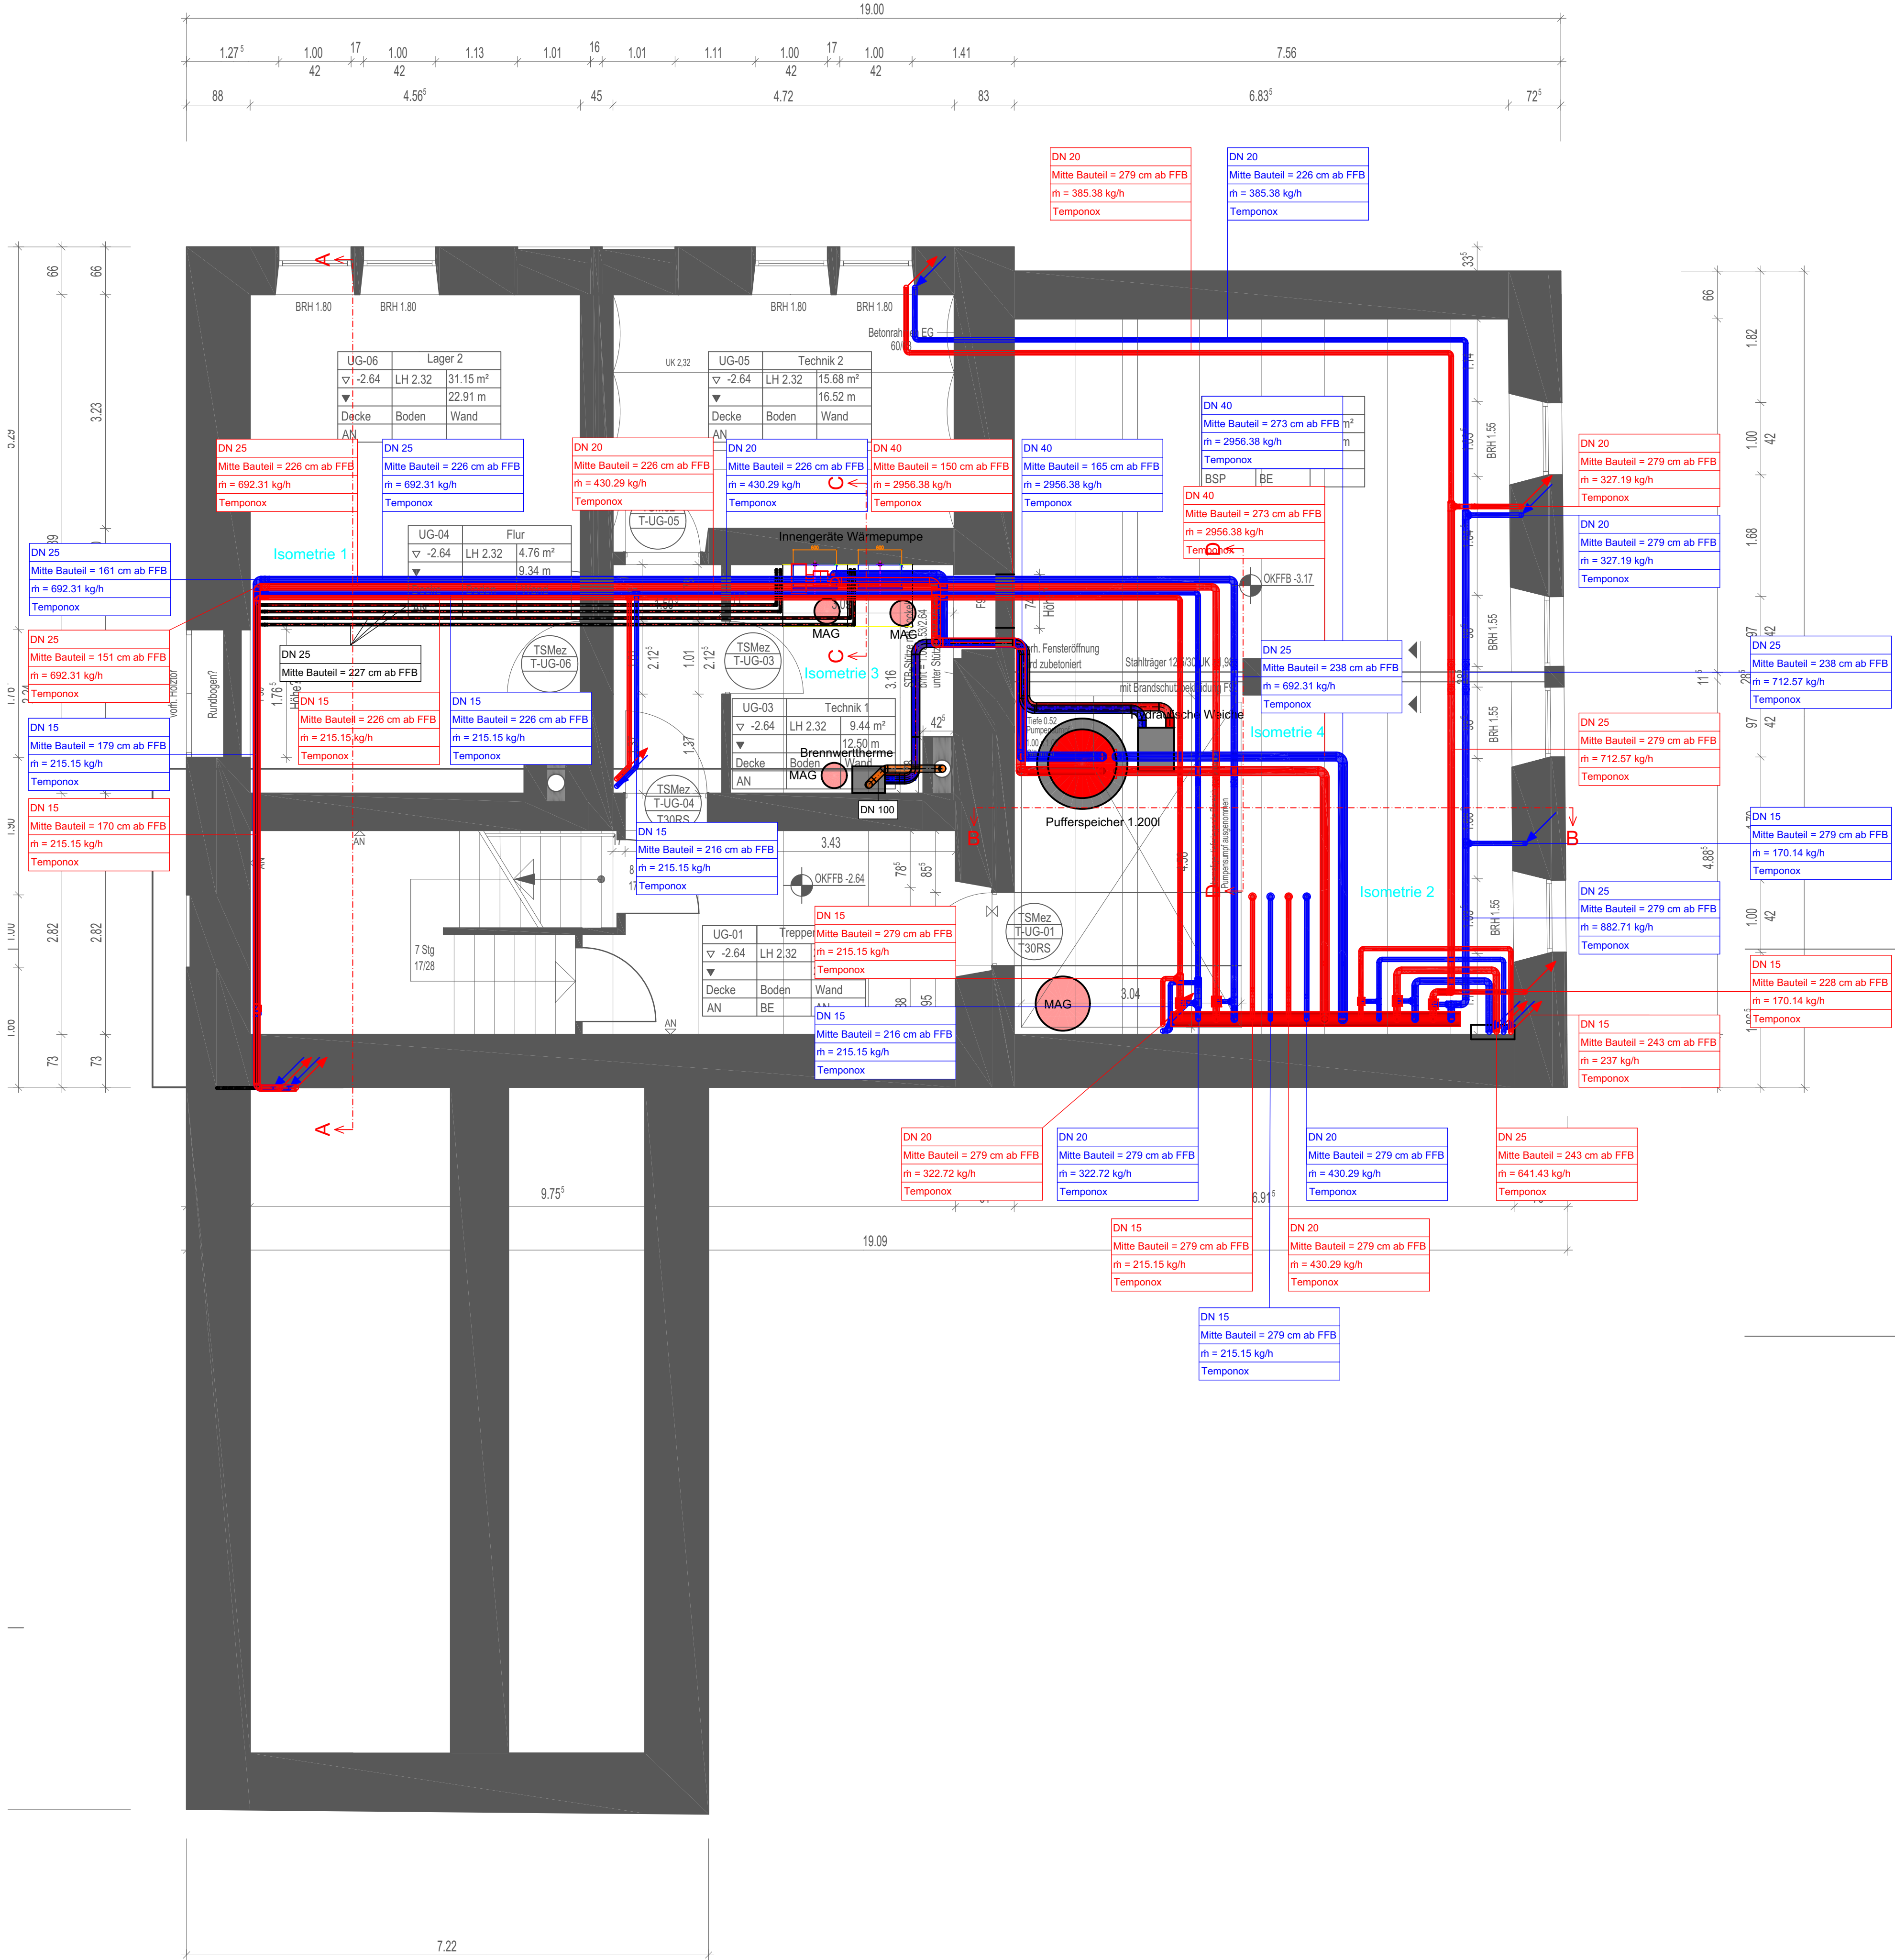

LEGENDE:

- VORLAUF
- RÜCKLAUF
- STEIGLEITUNG ABGEHEND - VORLAUF
- STEIGLEITUNG ANKOMMEND - RÜCKLAUF
- HEIZKREISVERTEILER
- ABSPERRARMATUR

02	14.04.2026	Planstand aktualisiert.	Sam.
01	20.02.2026	Planstand aktualisiert.	Sam.
Index:	Datum:	Änderung:	Zeichner:

PLANUNGSSTAND: 14.04.2026

INGENIEURBÜRO EBERT GMBH

Kellenstraße 18
67126 Hochdorf-Assenheim
Telefon 06231 83 79 40 Telefax 06231 83 79 420
mail@ingenieurbuero-ebert.de

Projekt-Nr:
38/22

Status:
AUSFÜHRUNG

Bauvorhaben:
ENERGETISCHE SANIERUNG
DORFGEMEINSCHAFTSHAUS
67471 IGGELBACH

LP:	Gebäude:	Fachbereich:	Plantyp:	Ebene:	lfd. Plan-Nr.:	Index:
5	XX	HZ	GR	UG	0001	02

Anlage:
AUSFÜHRUNGSPLANUNG HEIZUNGSTECHNIK
GRUNDRISS UNTERGESCHOSS

Zeichner: Lös./Sam.	Geprüft:	Datum: 04.12.2024	Maßstab: 1:50	Blattgröße: 1000x594
------------------------	----------	----------------------	------------------	-------------------------