




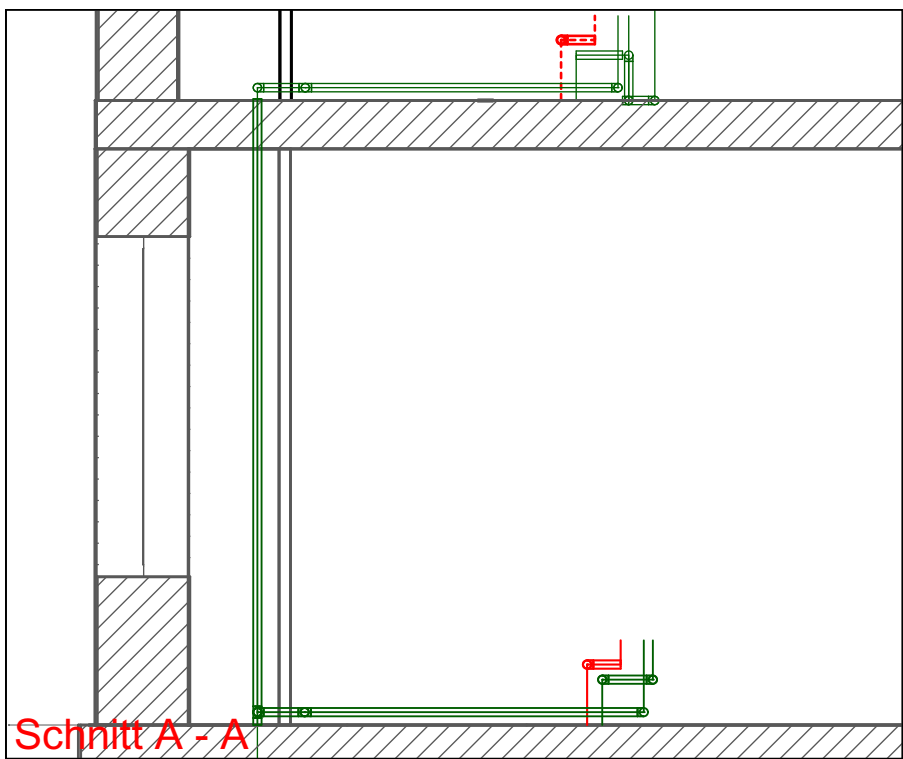

Schnitt A - A

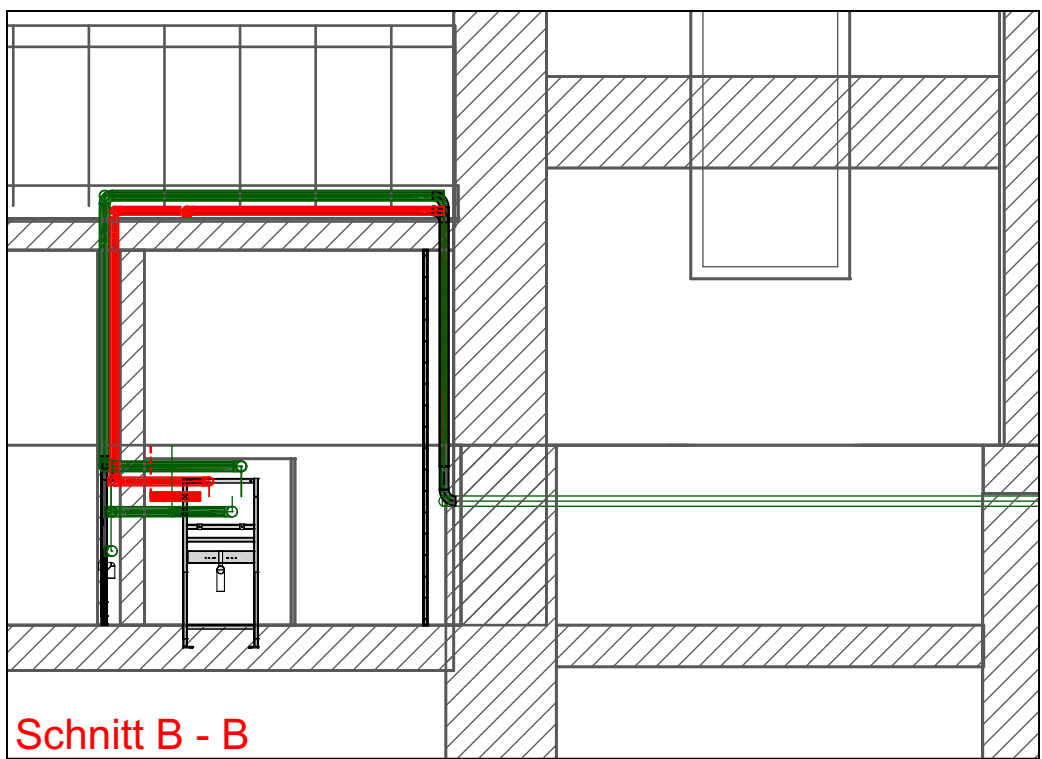

Schnitt B - B

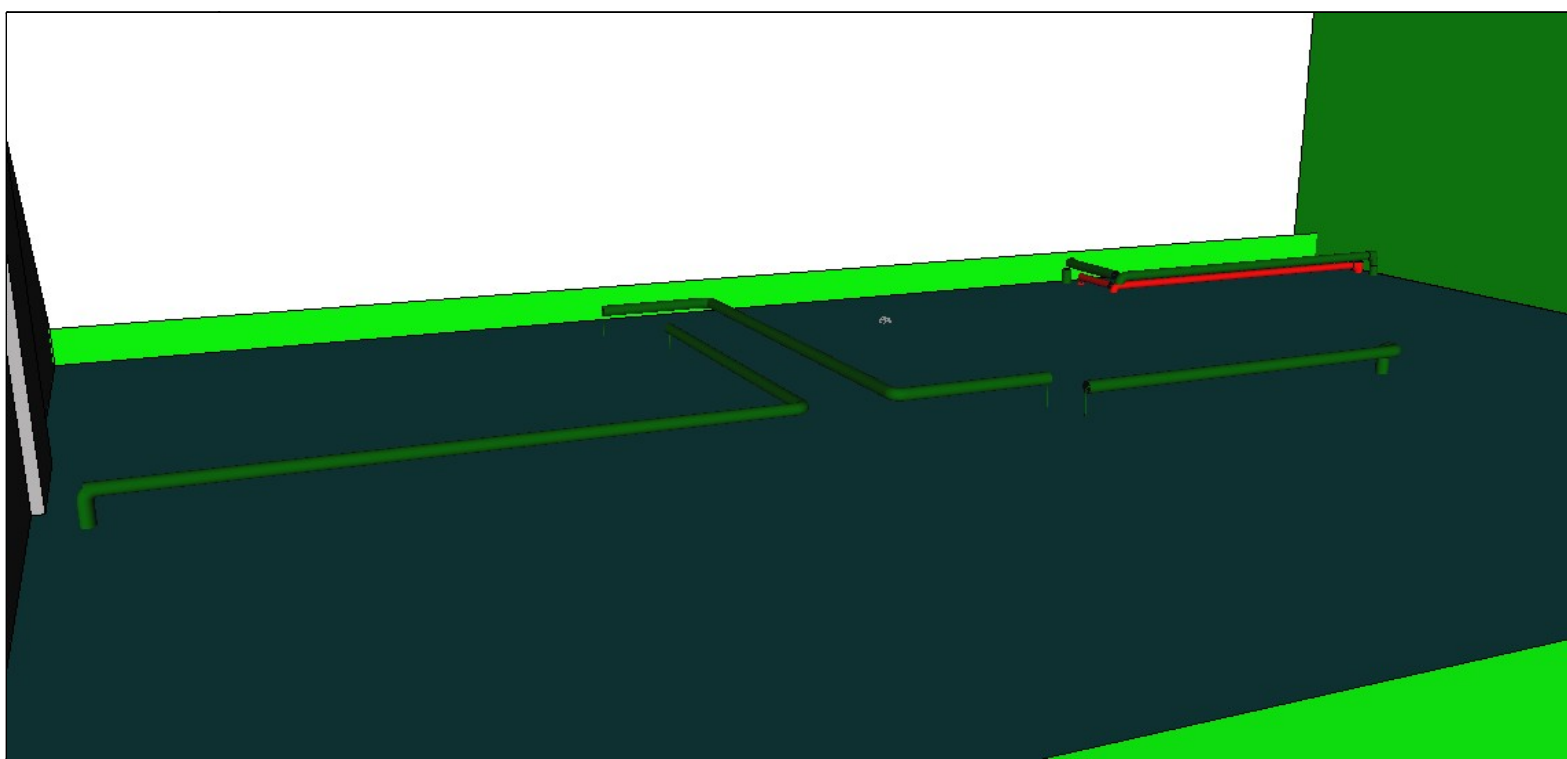

Isometrie 1

LEGENDE:

- KALTWASSER
- WARMWASSER
- STEIGLEITUNG ANKOMMEND
- STEIGLEITUNG ABGEHEND
- HYGIENESPÜLUNG
- ELEKTRO-DURCHLAUFERHITZER
- WC MODUL
- WASCHTISCHMODUL


EG-03	Treppenraum
▽ ±0.00	LH 3.34 ⁵ 30.36 m ²
▽	RBH 2.52 26.11 m
Decke	Boden Wand
BSB, AN, AGD	FL AN

EG-08	Dusche
▽ -1.19	LH 2.40 1.92 m ²
▽ -1.29	RBH 2.52 6.02 m
Decke	Boden Wand
AGD	FL FL

EG-07	WC Herren
▽ -1.19	LH 2.40 7.94 m ²
▽ -1.29	RBH 2.52 17.41 m
Decke	Boden Wand
AGD	FL PU, FL

EG-06	WC barrierefrei
▽ -1.19	LH 2.40 5.50 m ²
▽ -1.29	RBH 2.52 9.38 m
Decke	Boden Wand
AGD	FL PU, FL

EG-05	WC Damen
▽ -1.19	LH 2.40 10.35 m ²
▽ -1.29	RBH 2.52 19.61 m
Decke	Boden Wand
AGD	FL PU, FL

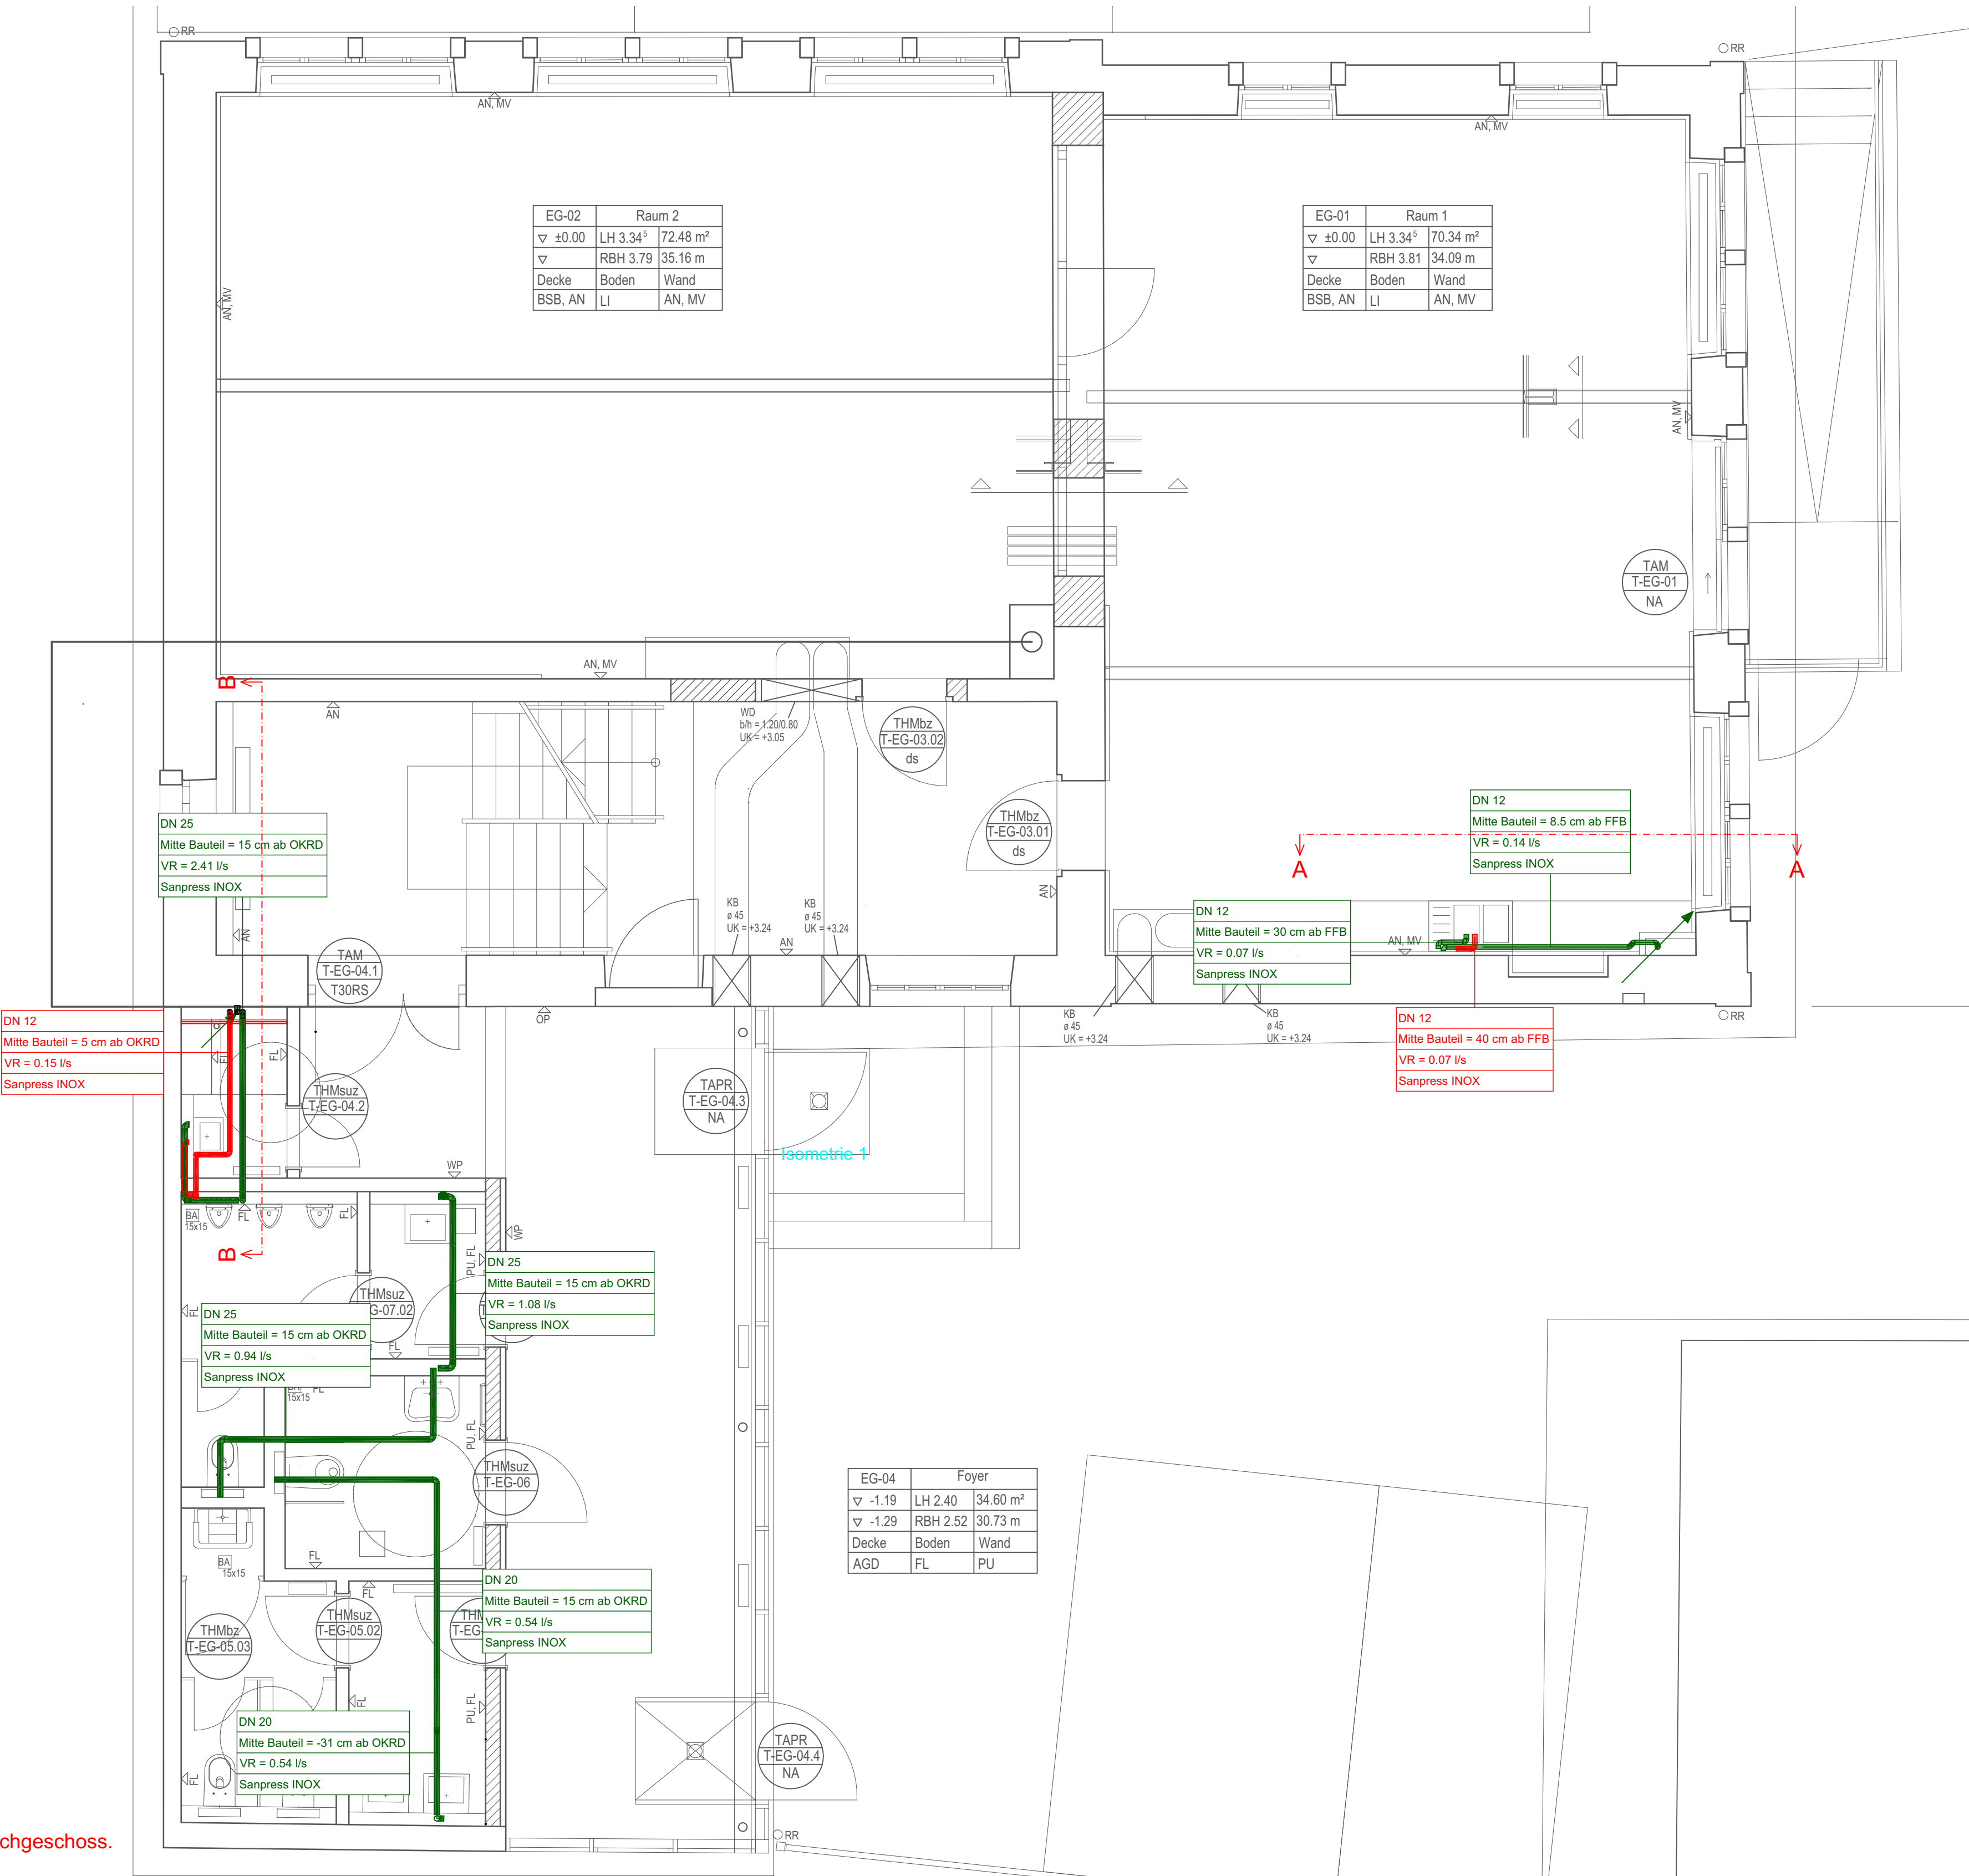

Die Leitungen stehen im Dachgeschoss.



01	14.04.2026	Planstand aktualisiert.	Sam.
Index:	Datum:	Änderung:	Zeichner:

PLANUNGSSTAND: 14.04.2026

INGENIEURBÜRO EBERT GMBH

Keltenstraße 18
67126 Hochdorf-Assenheim
Telefon 06231 83 79 40 Telefax 06231 83 79 420
mail@ingenieurbuero-ebert.de

Projekt-Nr: 38/22	Bauvorhaben: ENERGETISCHE SANIERUNG DORFGEMEINSCHAFTSHAUS 67471 IGGELBACH
Status: AUSFÜHRUNG	

LP:	Gebäude:	Fachbereich:	Plantyp:	Ebene:	lfd. Plan-Nr.:	Index:
5	XX	SA	GR	EG_OG	0001	01

Anlage:
AUSFÜHRUNGSPLANUNG SANITÄRTECHNIK -TRINKWASSER-
GRUNDRISS ERDGESCHOSS & OBERGESCHOSS

Zeichner: Lös./Sam.	Geprüft:	Datum: 04.12.2024	Maßstab: 1:50	Blattgröße: 800x594
------------------------	----------	----------------------	------------------	------------------------