


LEGENDE:

- KALTWASSER
- WARMWASSER
- STEIGLEITUNG ANKOMMEND
- HYGIENESPÜLUNG
- ELEKTRO-DURCHLAUFERHITZER

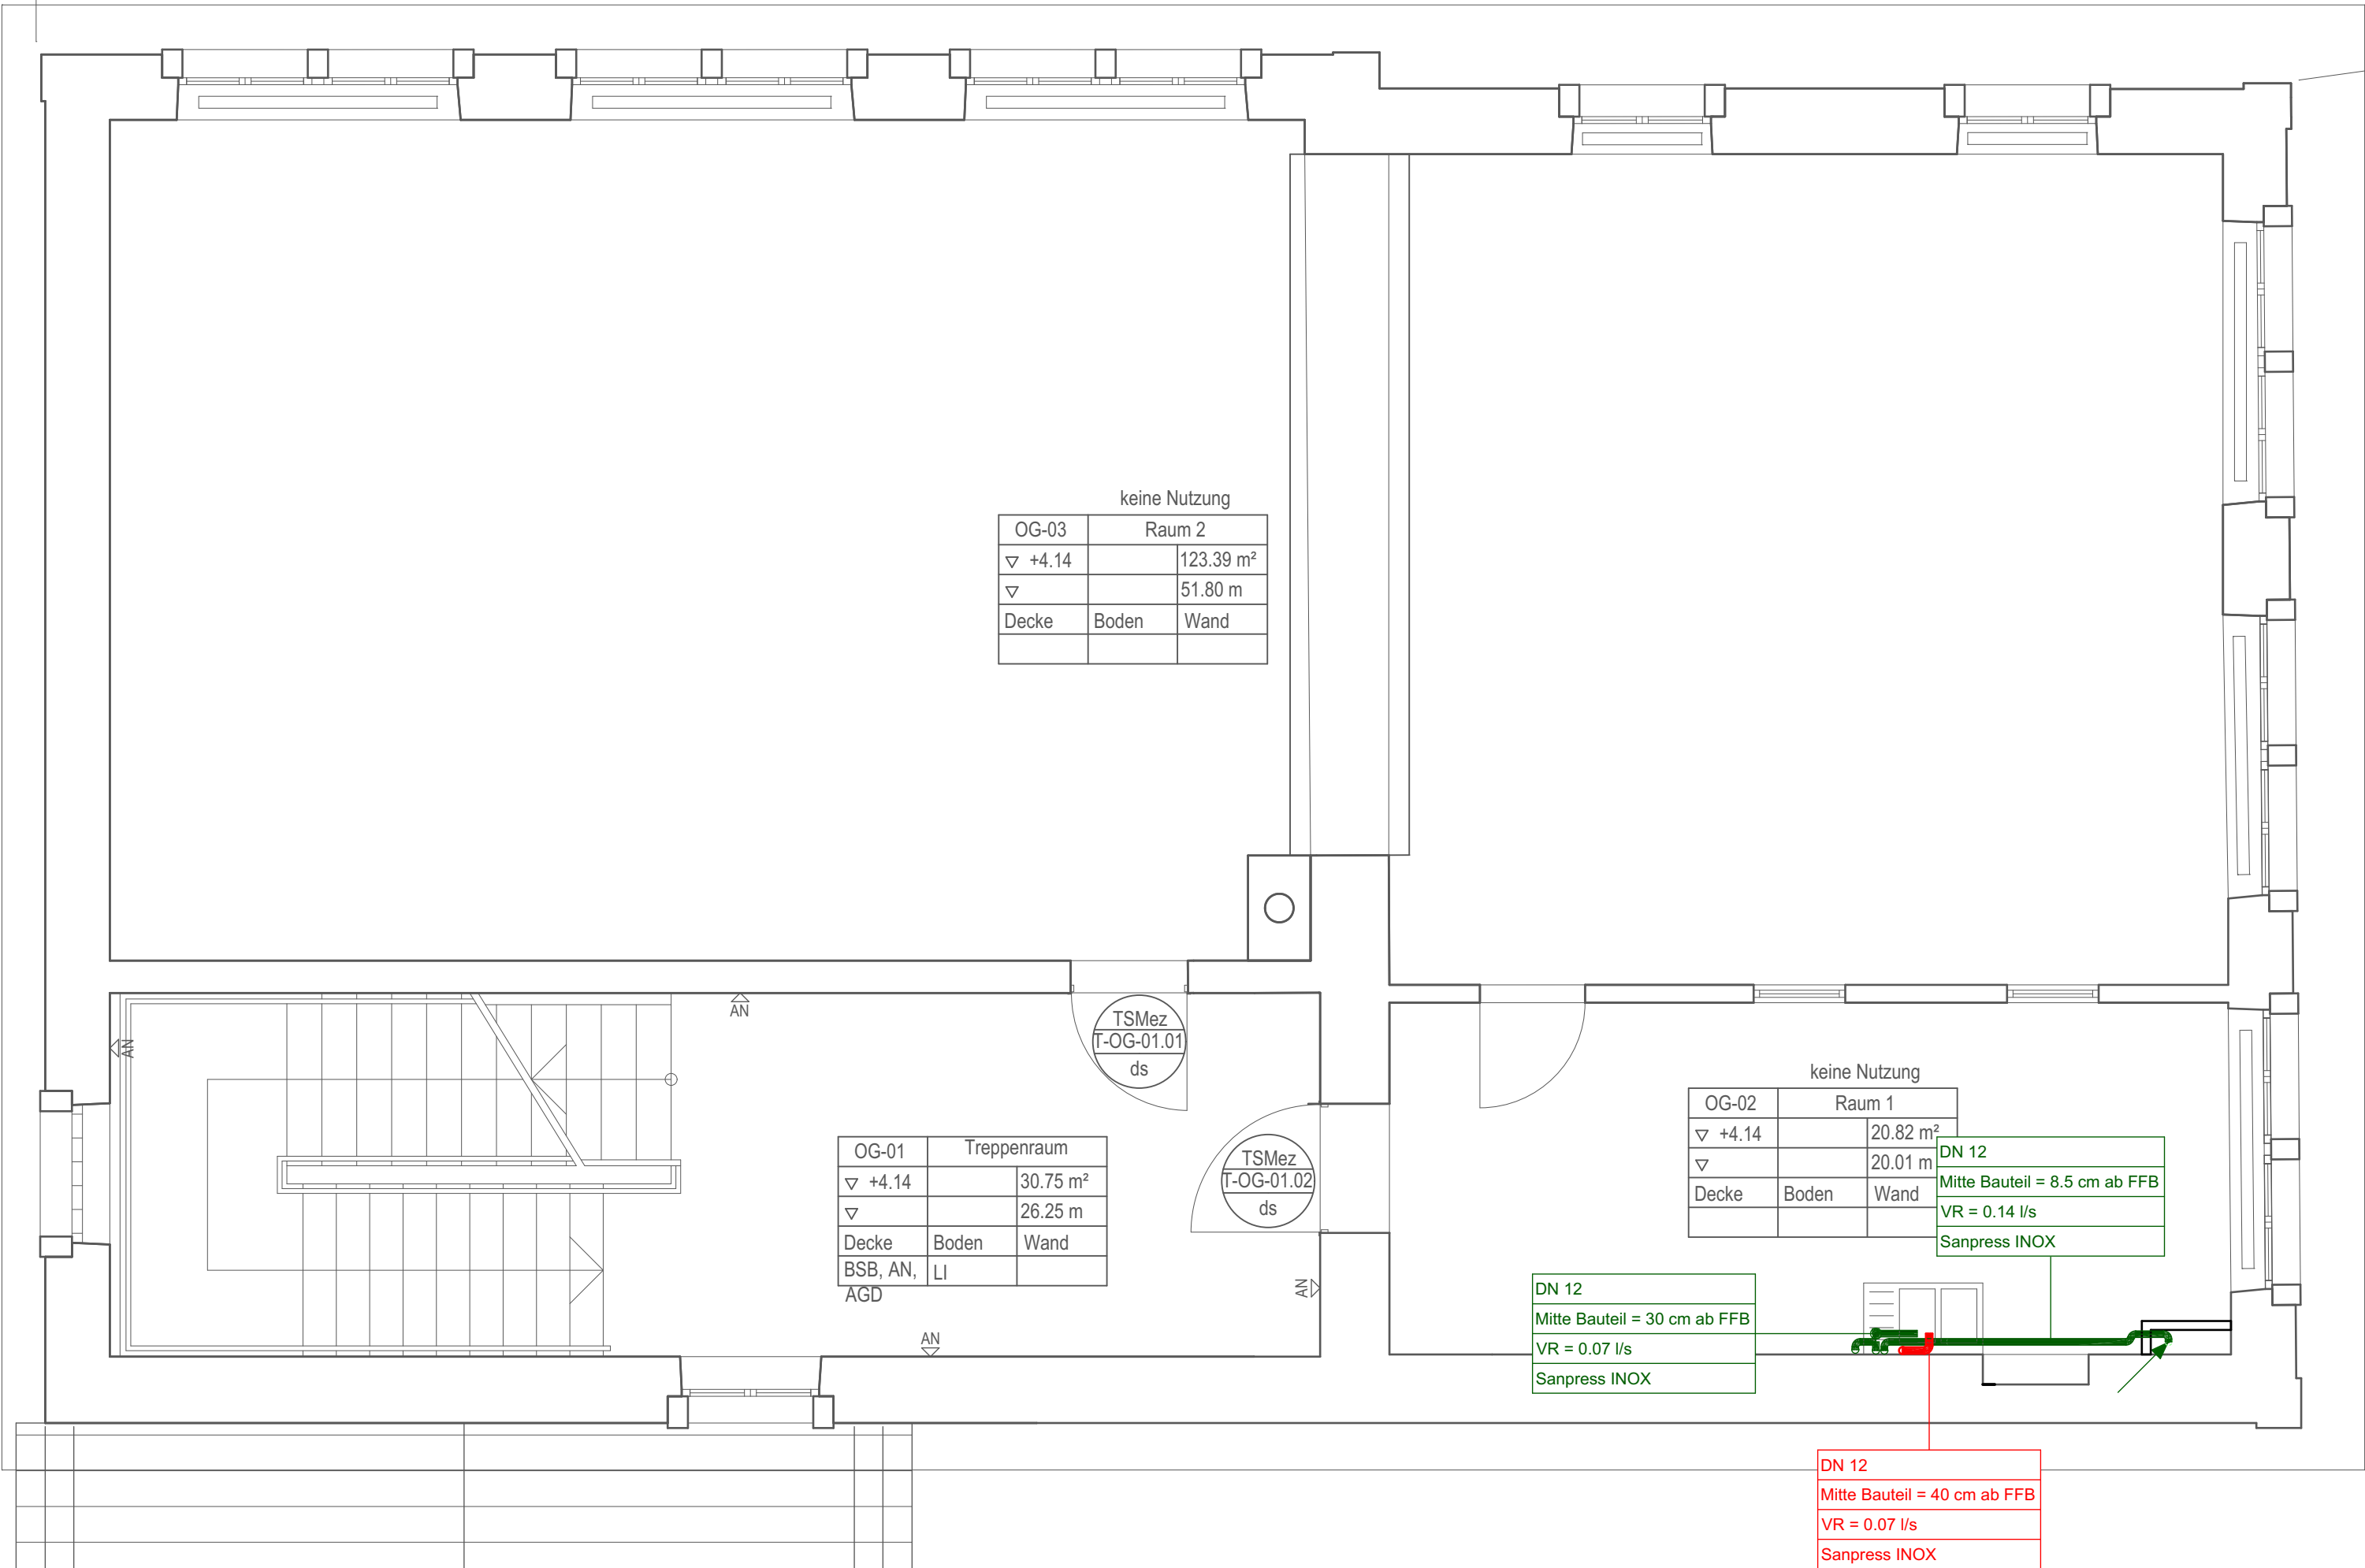

01	20.02.2026	Planstand aktualisiert.	Sam.
Index:	Datum:	Änderung:	Zeichner:

PLANUNGSSTAND: 20.02.2026



INGENIEURBÜRO EBERT GMBH
Keltenstraße 18
67126 Hochdorf-Assenheim
Telefon 06231 83 79 40 Telefax 06231 83 79 420
mail@ingenieurbuero-ebert.de

Projekt-Nr: 38/22	Bauvorhaben: ENERGETISCHE SANIERUNG DORFGEMEINSCHAFTSHAUS 67471 IGGELBACH
Status: AUSFÜHRUNG	

LP:	Gebäude:	Fachbereich:	Plantyp:	Ebene:	lfd. Plan-Nr.:	Index:
5	XX	SA	GR	OG	0001	01

Anlage:
**AUSFÜHRUNGSPLANUNG SANITÄRTECHNIK -TRINKWASSER-
GRUNDRISS OBERGESCHOSS**

Zeichner: Lös./Sam.	Geprüft:	Datum: 04.12.2024	Maßstab: 1:50	Blattgröße: 670x594
------------------------	----------	----------------------	------------------	------------------------