

Auszug aus den Geobasisinformationen

Liegenschaftskarte



Rheinland-Pfalz


VERMESSUNGS- UND
KATASTERAMT
OSTEIFEL-HUNSRÜCK

Hergestellt am 02.09.2021


Flurstück: 10/126
Flur: 9
Gemarkung: Neuendorf

Gemeinde: Koblenz
Landkreis: Stadt Koblenz

Am Wasserturm 5a
56727 Mayen

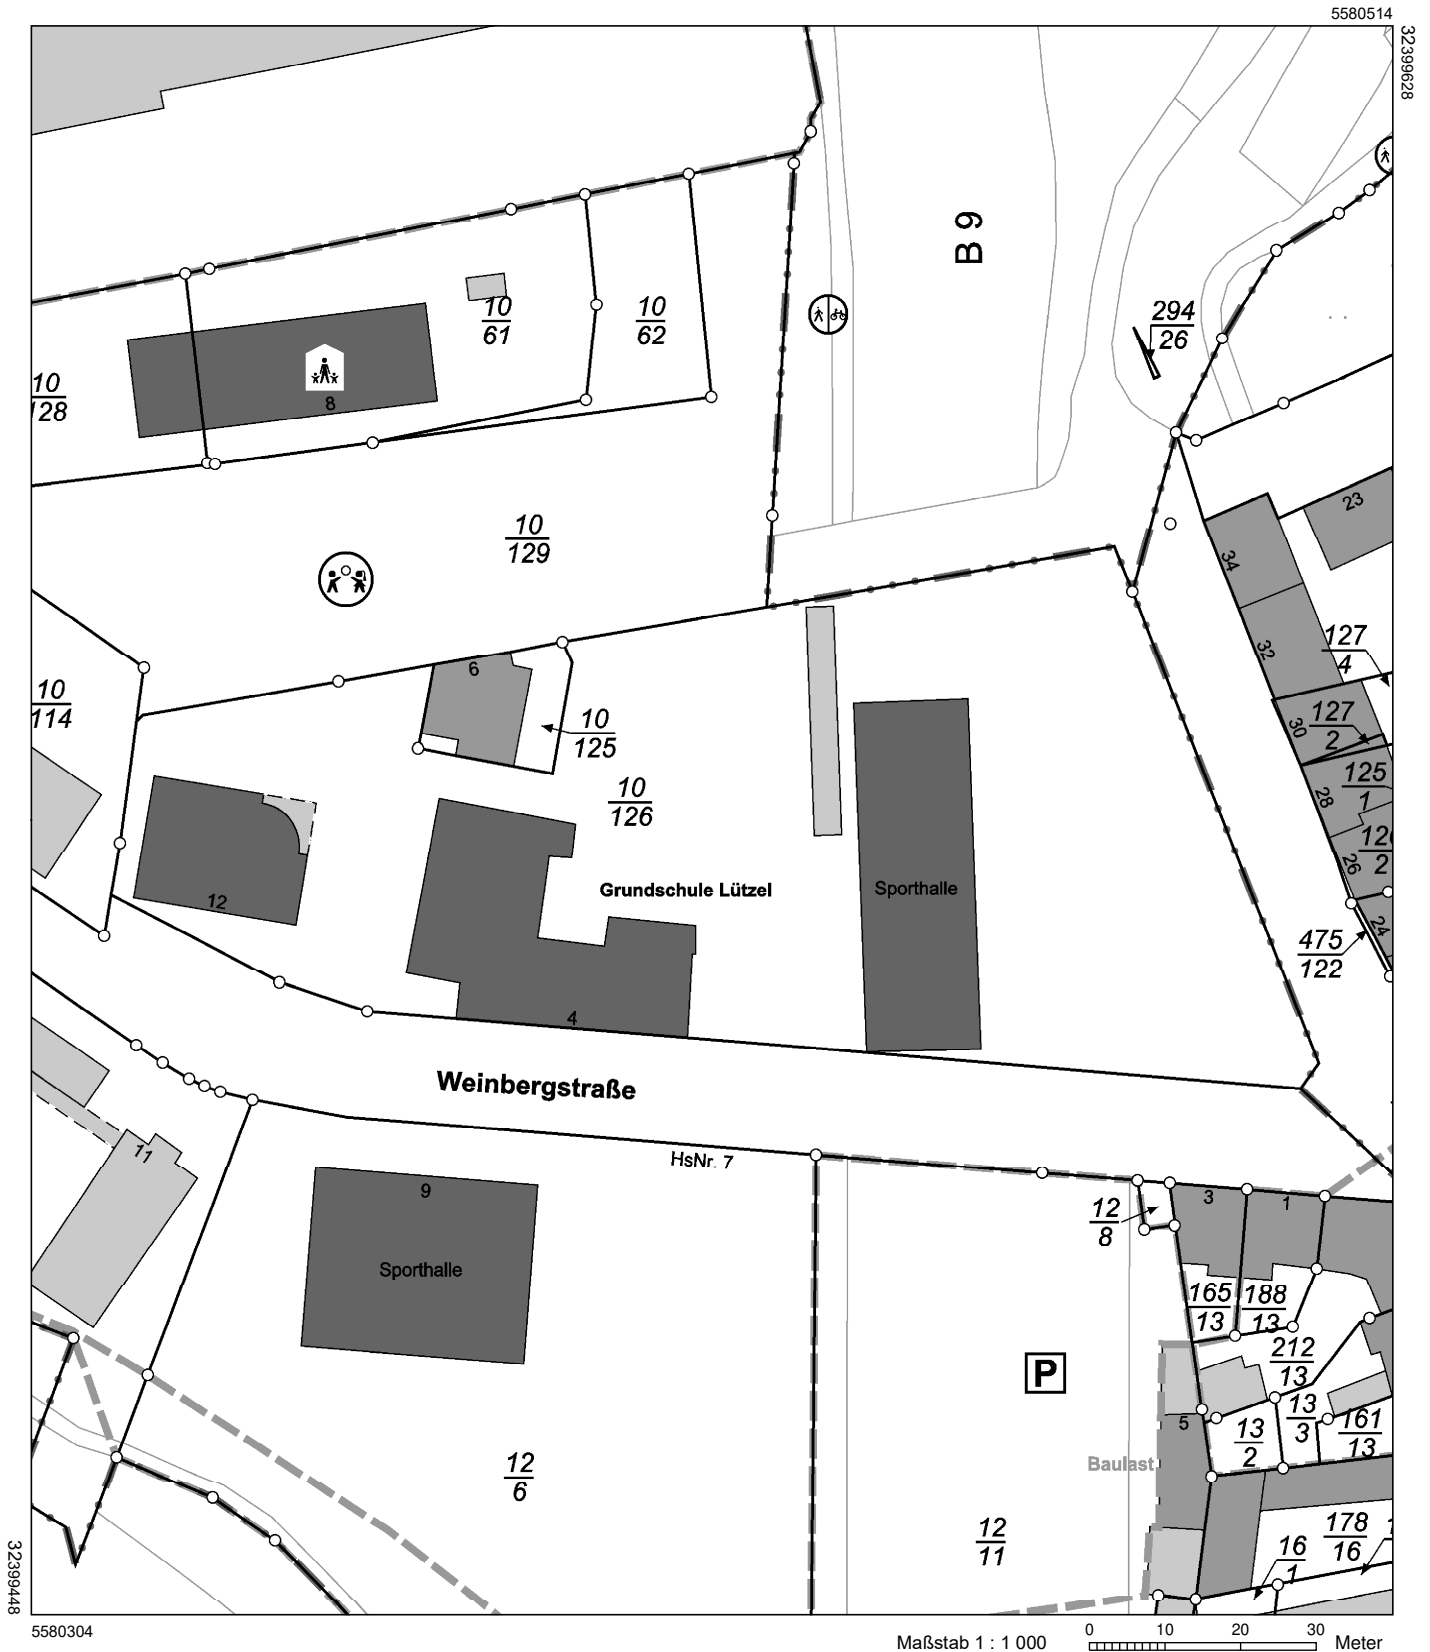

Vervielfältigungen für eigene Zwecke sind zugelassen. Eine unmittelbare oder mittelbare Vermarktung, Umwandlung oder Veröffentlichung der Geobasisinformationen bedarf der Zustimmung der zuständigen Vermessungs- und Katasterbehörde (§12 Landesgesetz über das amtliche Vermessungswesen).
Hergestellt durch das Vermessungs- und Katasteramt Osteifel-Hunsrück.

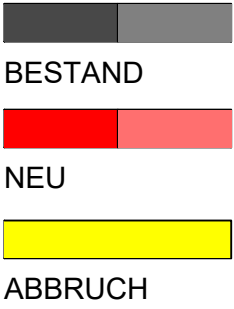

BESTAND

NEU

ABBRUCH



Förderantrag Brandschutz, Akustik, Barrierefreiheit, Trinkwasser


Grundschule Lützel
Weinbergstrasse 4
56070 Koblenz

Stadtverwaltung Koblenz
Zentrales Gebäudemanagement
Bahnhofstr. 47
56068 Koblenz

Architekturbüro Follmann
Am Rheineck 23
56182 Urbar
Tel.: 0261 -3949949
Fax.: 0261 – 3949948

Grundriss Kellergeschoss Übersicht Maßnahmen

Maßstab	1 : 100
Projektleiter	C. Follmann
Gezeichnet	C. Garske
Datum	20.09.2021
Plannummer	01

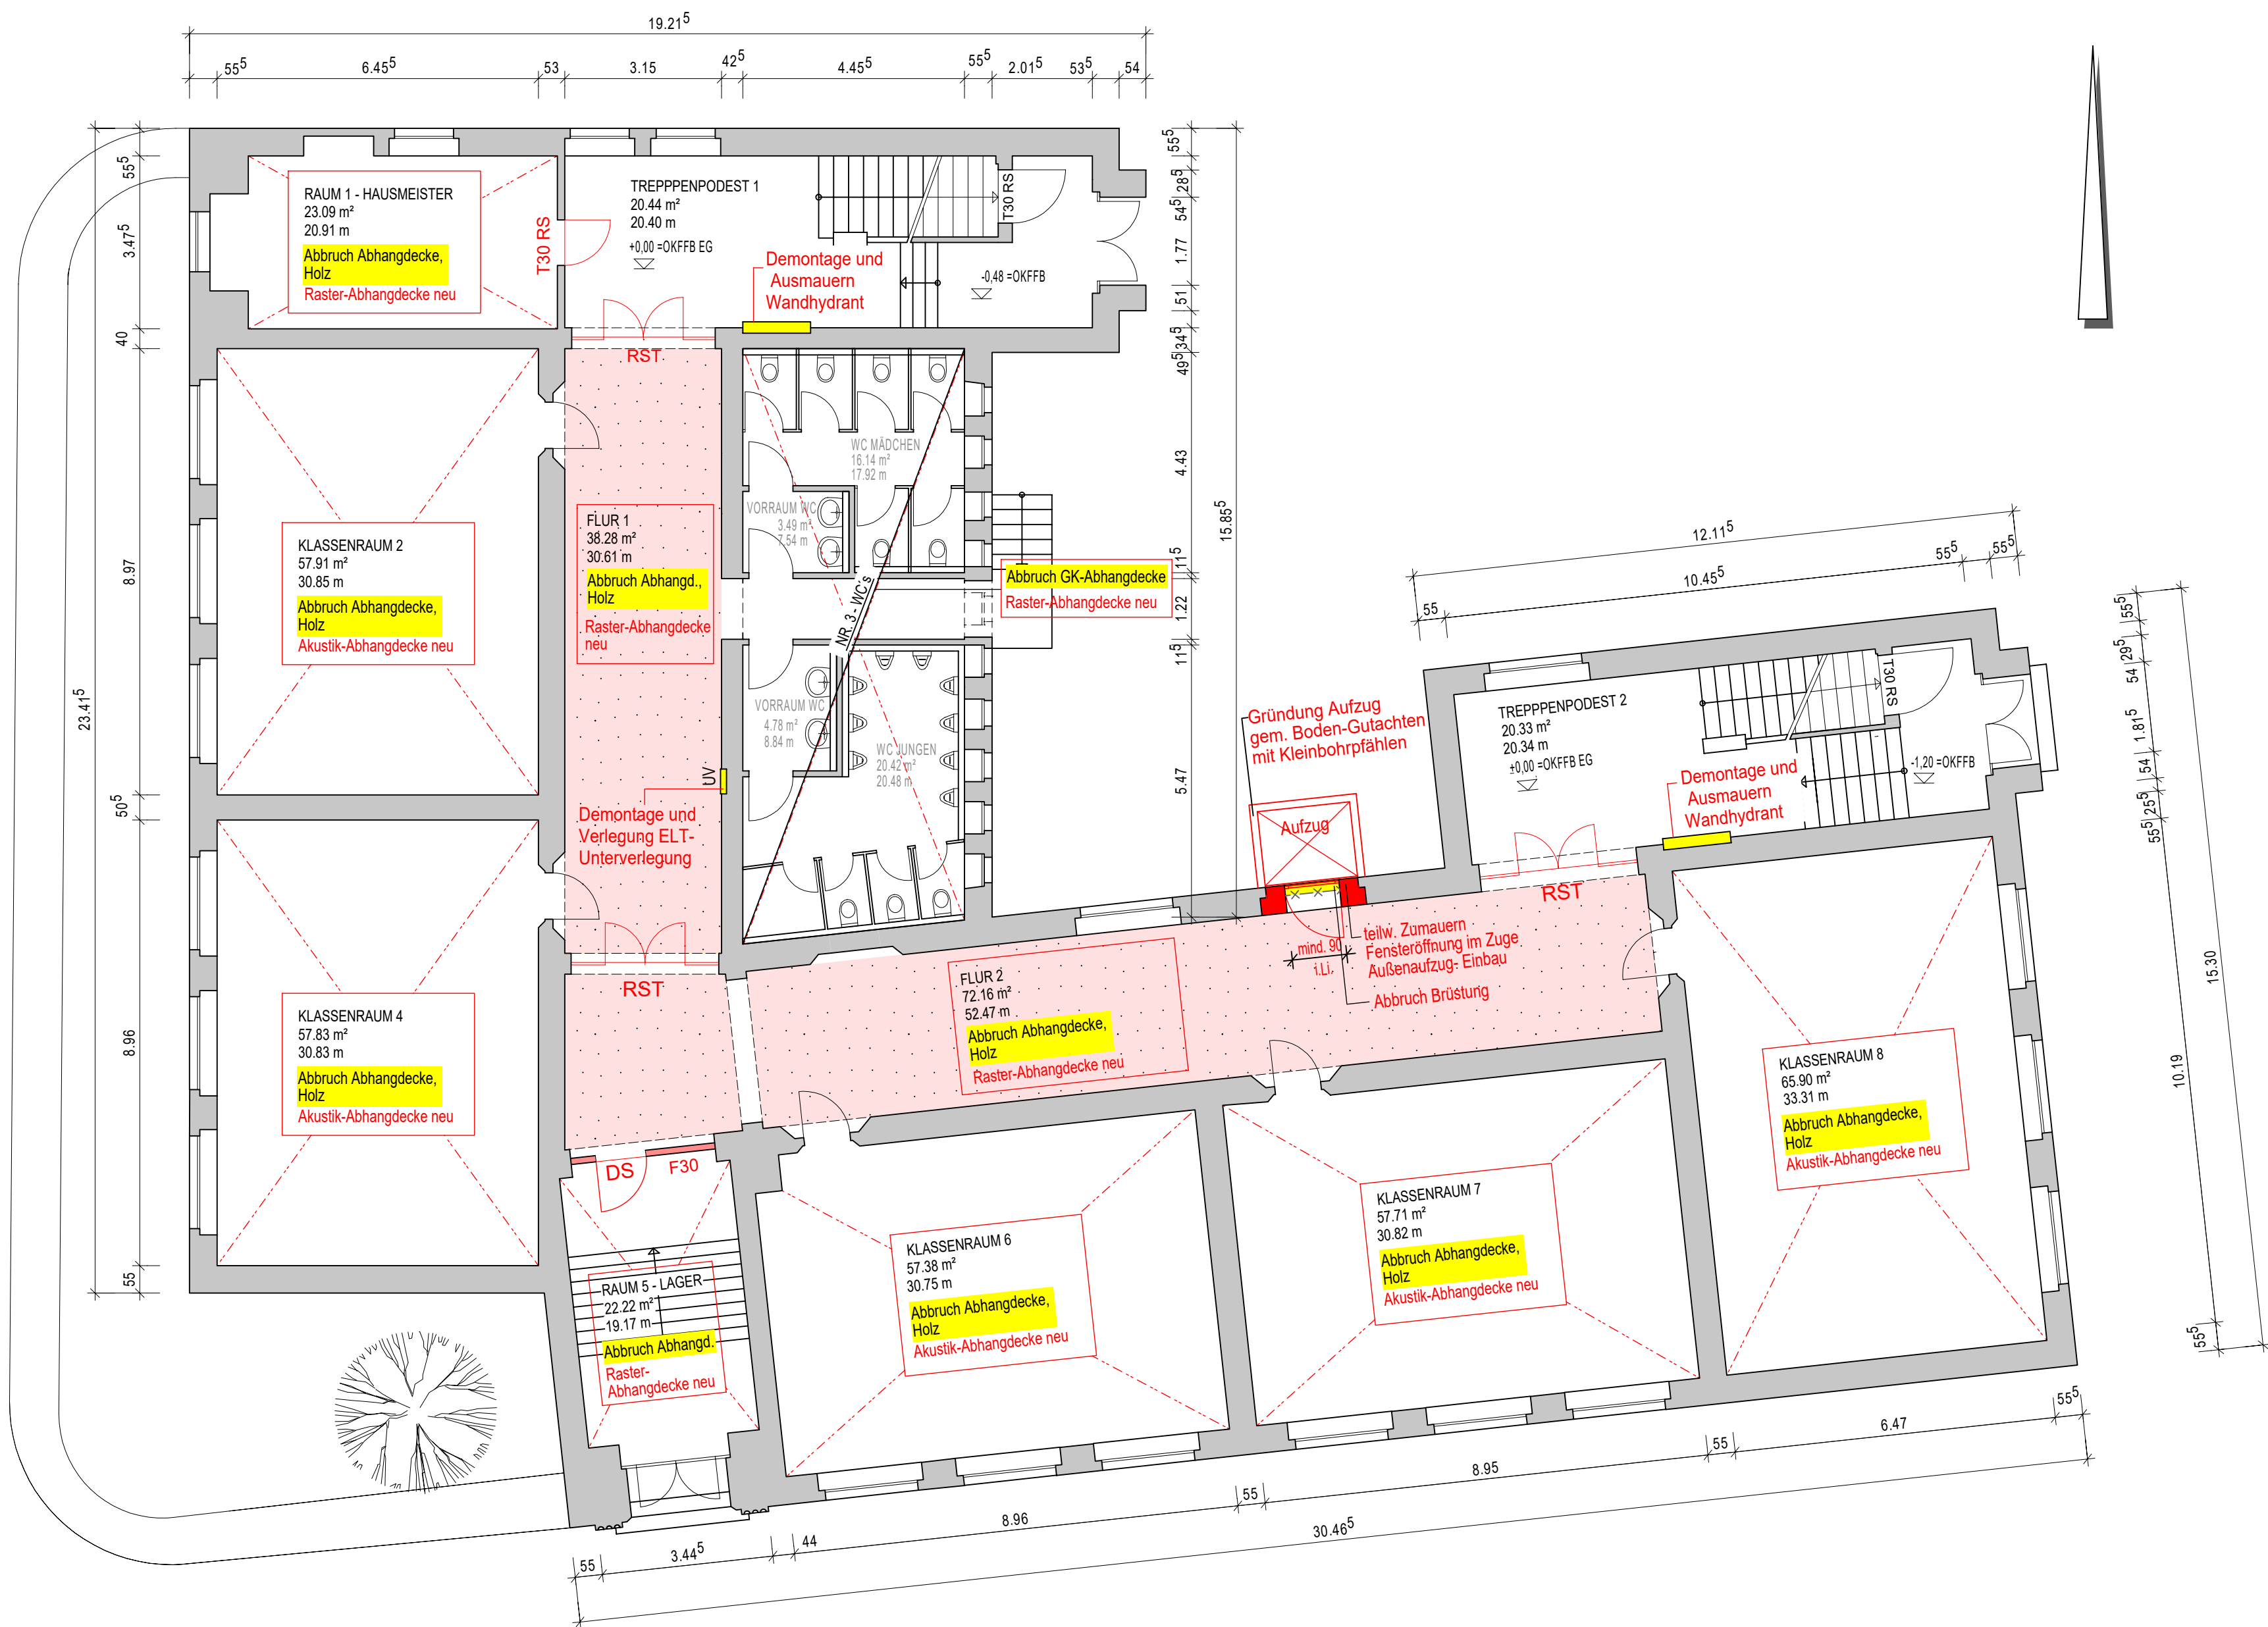

BESTAND- FLURTÜRE MIT RUNDBOGEN

CHRISTIAN FOLLMANN
Architektur- & Sachverständigenbüro


Bauvorhaben	Förderantrag Brandschutz, Akustik, Barrierefreiheit, Trinkwasser Grundschule Lützel Weinbergstrasse 4 56070 Koblenz
Bauherr	Stadtverwaltung Koblenz Zentrales Gebäudemanagement Bahnhofstr. 47 56068 Koblenz
Architekt	Architekturbüro Follmann Am Rheineck 23 56182 Urbar Tel.: 0261 -3949949 Fax.: 0261 – 3949948
Zeichnung	Grundriss Erdgeschoss Übersicht Maßnahmen
Maßstab	1 : 100
Projektleiter	C. Follmann
Gezeichnet	C. Garske
Datum	20.09.2021
Plannummer	02



- BESTAND**
- NEU**
- ABHANGDECKE, NICHT BRENNBAR
- AKUSTIK-ABHANGDECKE
- ABBRUCH

CHRISTIAN FOLLMANN
Architektur- & Sachverständigenbüro

Bauvorhaben	Förderantrag Brandschutz, Akustik, Barrierefreiheit, Trinkwasser Grundschule Lützel Weinbergstrasse 4 56070 Koblenz
Bauherr	Stadtverwaltung Koblenz Zentrales Gebäudemanagement Bahnhofstr. 47 56068 Koblenz
Architekt	Architekturbüro Follmann Am Rheineck 23 56182 Urbar Tel.: 0261 -3949949 Fax.: 0261 – 3949948
Zeichnung	Grundriss 1.Obergeschoss Übersicht Maßnahmen
Maßstab	1 : 100
Projektleiter	C. Follmann
Gezeichnet	C. Garske
Datum	20.09.2021
Plannummer	03

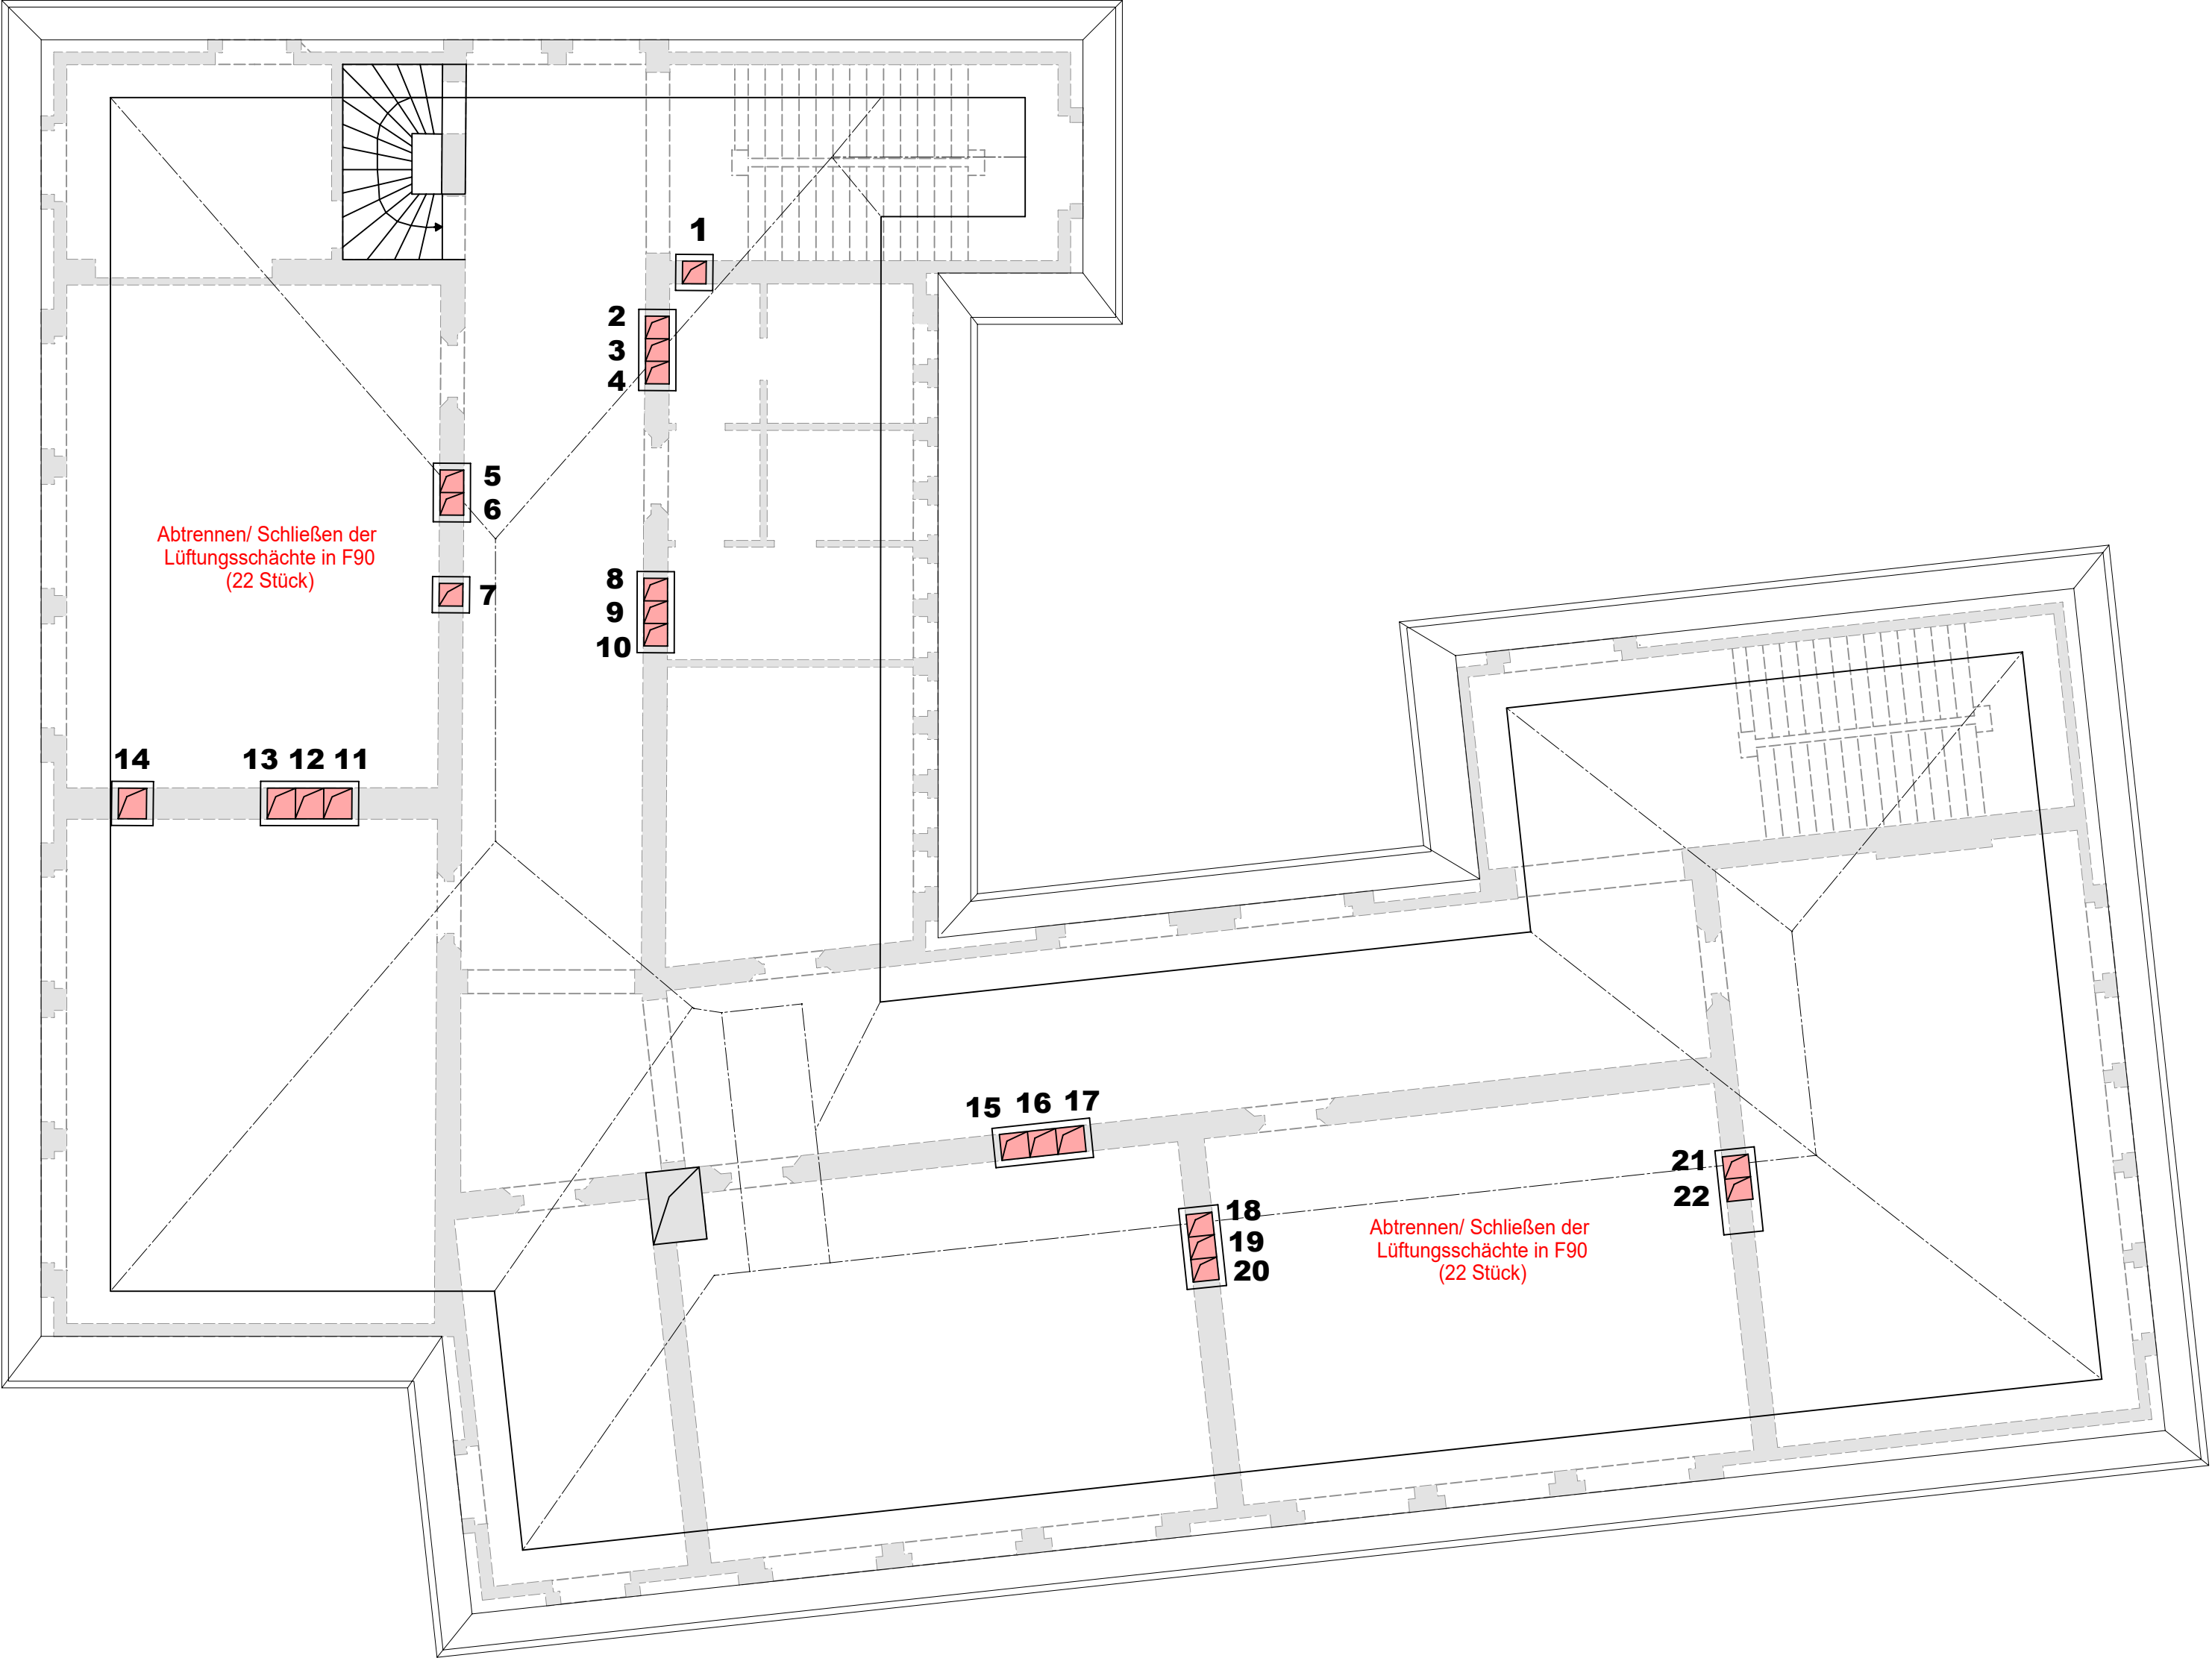

BESTAND

NEU

ABBRUCH

CHRISTIAN FOLLMANN

Architektur- & Sachverständigenbüro

Bauvorhaben	Förderantrag Brandschutz, Akustik, Barrierefreiheit, Trinkwasser Grundschule Lützel Weinbergstrasse 4 56070 Koblenz
Bauherr	Stadtverwaltung Koblenz Zentrales Gebäudemanagement Bahnhofstr. 47 56068 Koblenz
Architekt	Architekturbüro Follmann Am Rheineck 23 56182 Urbar Tel.: 0261 -3949949 Fax.: 0261 – 3949948
Zeichnung	Grundriss Dachgeschoss Übersicht Maßnahmen
Maßstab	1 : 100
Projektleiter	C. Follmann
Gezeichnet	C. Garske
Datum	01.09.2021
Plannummer	05



Ansicht Nord - Fenstersanierung



Ansicht Nord - Außenaufzug

BESTAND

NEU

ABBRUCH

CHRISTIAN FOLLMANN

Architektur- & Sachverständigenbüro

Bauvorhaben	Förderantrag Brandschutz, Akustik, Barrierefreiheit, Trinkwasser Grundschule Lützel Weinbergstrasse 4 56070 Koblenz
Bauherr	Stadtverwaltung Koblenz Zentrales Gebäudemanagement Bahnhofstr. 47 56068 Koblenz
Architekt	Architekturbüro Follmann Am Rheineck 23 56182 Urbar Tel.: 0261 -3949949 Fax.: 0261 – 3949948
Zeichnung	Ansicht Nord Fenster Ansicht Nord Außenaufzug
Maßstab	1 : 100
Projektleiter	C. Follmann
Gezeichnet	C. Garske
Datum	01.09.2021
Plannummer	06




TYP	BESCHREIBUNG	WATTAGE
1 	RZB Planox Eco	LED 37W
2 	RZB Planox Eco	LED
3 	RZB Sidelite Eco - Einbauleuchte	LED
4 	Tafelleuchte	LED
5 	RZB Sidelite Eco - Aufbauleuchte	LED
6 	Wandleuchte	LED
7 	RZB Planox Eco Pendelleuchte	LED
8 	Außenleuchte	LED

LEGENDE ELEKTRO:

SYMBOL	BESCHREIBUNG
	Steckdose, 1-fach
	Steckdose, 2-fach
	Ausschalter
	Wechselschalter
	Jalousieschalter
	Taster, allgemein
	Unterverteilung
	Potentialausgleichsschiene
	Motor, Jalousie
	Elektroanschluss, Aufzug
	Retungszeichenleuchte
	Sicherheitsleuchte
	Datenverteilerschrank
	EDV Steckdose, 2-fach
	Video-Türsprechanlage
	Brandschutzkanal
	Präsenzmelder
	Handauslösetaster
	Einbaualtsprecher
	Wandlautsprecher


Bauvorhaben	Föderantrag		
	Grundschule Lützel Weinbergstrasse 4 56070 Koblenz		
Bauherr	Stadtverwaltung Koblenz Zentrales Gebäudemanagement Bahnhofstr. 47 56068 Koblenz		
Architekt	Architekturbüro Follmann Am Rheineck 23 56182 Urbar Tel.: 0261 - 3949949 Fax.: 0261 – 3949948		
Zeichnung	Grundriss Kellergeschoss Übersicht brandschutz- technische Maßnahmen		
	Maßstab	1: 100	
	Projektleiter	C. Follmann	
	Gezeichnet	C. Garake	
	Datum	10.06.2020	
	Plannummer	01	

02			
01			
Index	Änderung	Zeichner	Datum
BERNARDI  INGENIEURE BERATUNG + PLANUNG + BAULEITUNG TECHNISCHE GEBÄUDEAUSRÜSTUNG		56076 KOBLENZ BECKENKAMPSTRASSE 19 02827 GÖRLITZ CLARA-ZETKIN-STR. 6 www.bernardi.de	TELEFON: 0261-72235 TELEFON: 03581-874880 ingenieure@bernardi.de
BAUVORHABEN:	Übersicht schutztechnische Maßnahmen Grundschule Lützel Weinbergstrasse 4, 56070 Koblenz		PROJEKTLEITER: T. Bernardi
BAUHERR:	Stadtverwaltung Koblenz Zentrales Gebäudemanagement Bahnhofstr. 47, 56068 Koblenz		SACHBEAUFTRAGER: S. Hehl
PLANINHALT:	Grundriss Kellergeschoss Elektroinstallationen Entwurfszeichnung		GEZEICHNET: A. Beraz LEISTUNGSPHASE: LPH 3 (Entwurf)
BAUTEIL:	GESCHOSS: Kellergeschoss	EBENE:	GEWERK(E): Elektro
MASSSTAB: 1:100	DATUM: 24.03.2020	PLANNUMMER: 15619-01-00	STATUS: Gültig
PFAD: g:\b\bernardi\kbl\Bau\CA142-CA143-Dateien\SQL_Planproj\Pages\081519\Zeichnungen\Elektro\Entwurf\lph_00e.dwg		PDF-NAME: Kellergeschoss Elektro CAD-NAME: kg1000e	

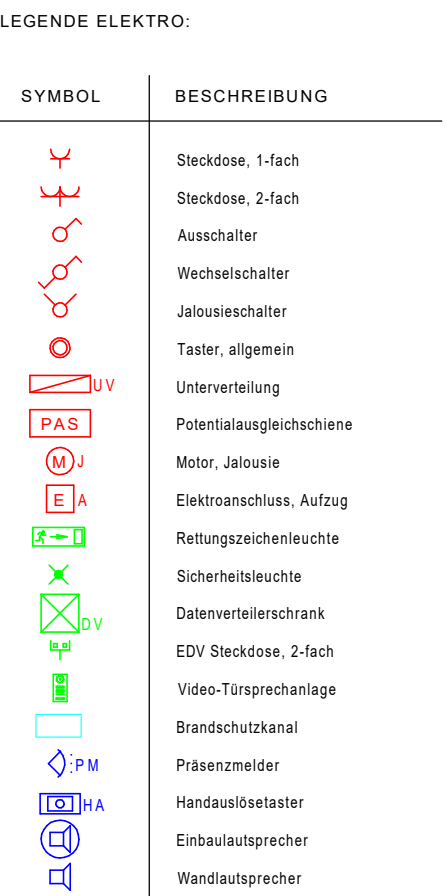

Bauherr	Förderantrag		
Bauherr	Grundschule Lützel Weinbergstrasse 4 56070 Koblenz		
Bauherr	Stadtverwaltung Koblenz Zentrales Gebäudemanagement Bahnhofstr. 47 56068 Koblenz		
Architekt	Architekturbüro Follmann Am Rheineck 23 56182 Urbar Tel.: 0261 - 3949949 Fax.: 0261 - 3949948		
Zeichnung	Grundriss Erdgeschoss Übersicht brandschutz- technische Maßnahmen mit Behinderten-WC		
Maßstab	1 : 100		
Projektleiter	C. Follmann		
Gezeichnet	C. Garske		
Datum	10.06.2020		
Platanummer	02		

02			
01			
Index	Änderung	Zeichner	Datum
BERNARDI  INGENIEURE BERATUNG + PLANUNG + BAULEITUNG TECHNISCHE GEBÄUDEAUSRÜSTUNG		56076 KOBLENZ BECKENKAMPSTRASSE 19 02827 GÖRLITZ CLARA-ZETKIN-STR. 6 www.bernardi.de	TELEFON: 0261-72235 TELEFON: 03581-874880 ingenieure@bernardi.de
BAUVORHABEN:	Übersicht brandschutztechnische Maßnahmen Grundschule Lützel Weinbergstrasse 4, 56070 Koblenz		PROJEKTLEITER: T. Bernarbei
BAUHERR:	Stadtverwaltung Koblenz Zentrales Gebäudemanagement Bahnhofstr. 47, 56068 Koblenz		SACHBEARBEITER: S.Hehl
PLANINHALT:	Grundriss Erdgeschoss Elektroinstallationen Entwurfszeichnung		GEZEICHNET: A. Beraz LEISTUNGSPHASE: LPH 3 (Entwurf)
BAUTEIL:	GESCHOSS: Erdgeschoss	EBENE:	GEWERKE(E): Elektro
MASSSTAB: 1:100	DATUM: 24.03.2020	PLANNUMMER: 15619-02-00	STATUS: Gültig
PFAD: g:\03\bernaudi_koblenz\030400 Daten\02_Design\projekte\02_15619\Zeichnungen\Elektro\Entwurf\eg220a.dwg		PDF-NAME: Erdgeschoss Elektro	CAD-NAME: eg2020e

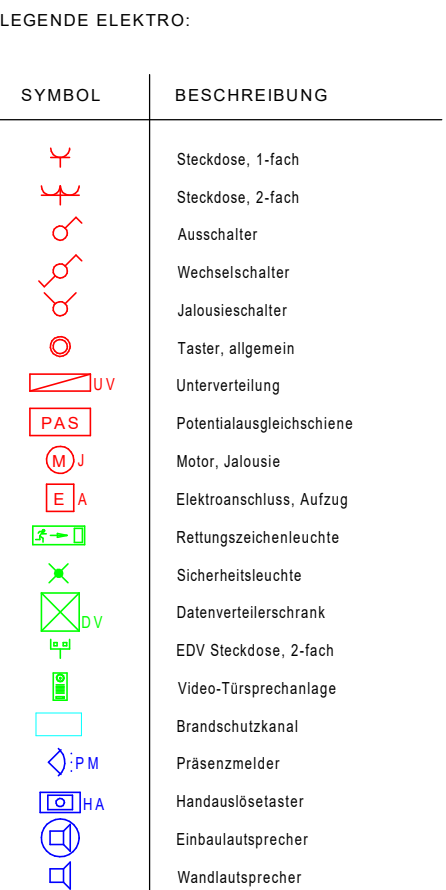

Bauherr	Förderantrag Grundschule Lützel Weinbergstrasse 4 56070 Koblenz		
Bauherr	Stadtverwaltung Koblenz Zentrales Gebäudemanagement Bahnhofstr. 47 56068 Koblenz		
Architekt	Architekturbüro Follmann Am Rheineck 23 56182 Urbar Tel.: 0261 - 3949949 Fax.: 0261 - 3949948		
Zeichnung	Grundriss 1.Obergeschoss Übersicht brandschutz- technische Maßnahmen mit Behinderten-WC im EG		
	Maßstab	1: 100	
	Projektleiter	C. Follmann	
	Gezeichnet	C. Garske	
	Datum	10.06.2020	
	Plannummer	03	

02			
01			
Index	Änderung	Zeichner	Datum
BERNARDI ■ INGENIEURE BERATUNG + PLANUNG + BAULEITUNG		56076 KOBLENZ BECKENKAMPSTRASSE 19 02827 GÖRLITZ CLARA-ZETKIN-STR. 6 www.bernardi.de	TELEFON: 0261-72235 TELEFON: 03581-874880 ingenieure@bernardi.de
BAUVORHABEN:	Übersicht brandschutztechnische Maßnahmen Grundschule Lützel Weinbergstrasse 4, 56070 Koblenz		PROJEKTLEITER: T. Bernardi
BAUHERR:	Stadtverwaltung Koblenz Zentrales Gebäudemanagement Bahnhofstr. 47, 56068 Koblenz		SACHBEARBEITER: S. Hehl
PLANINHALT:	Grundriss 1.Obergeschoss Elektroinstallationen Entwurfszeichnung		GEZEICHNET: A. Beraz LEISTUNGSPHASE: LPH 3 (Entwurf)
BAUTEIL:	GESCHOSS: 1.Obergeschoss	EBENE:	GEWERKE(E): Elektro
MASSSTAB: 1:100	DATUM: 24.03.2020	PLANNUMMER: 15619-03-00	STATUS: Gültig
PFAD: log300a\bernardi\user\DWG\GAD\CD\carnoux 52_Planprojekte\Projekt\Projekt 561158119-Zentrum der Elektroenergie\Entwurf\2020\404		PDF-NAME: 1.Obergeschoss_Elektro CAD-NAME: log300a	



LEGENDE LEUCHTEN:		
TYP	BESCHREIBUNG	WATTAGE
1	RZB Planox Eco	LED 37W
2	RZB Planox Eco	LED
3	RZB Sidelle Eco - Einbauleuchte	LED
4	Tafelleuchte	LED
5	RZB Sidelle Eco - Aufbauleuchte	LED
6	Wandleuchte	LED
7	RZB Planox Eco Pendelleuchte	LED
8	Außenleuchte	LED

LEGENDE ELEKTRO:	
SYMBOL	BESCHREIBUNG
	Steckdose, 1-fach
	Steckdose, 2-fach
	Ausschalter
	Wechselschalter
	Jalousieschalter
	Taster, allgemein
	Unterverteilung
	Potentialausgleichschiene
	Motor, Jalousie
	Elektroanschluss, Aufzug
	Rettungszeichenleuchte
	Sicherheitsleuchte
	Datenverteilerschrank
	EDV Steckdose, 2-fach
	Video-Türsprechanlage
	Brandschutzkanal
	Präsenzmelder
	Handauslösetaster
	Einbaulautsprecher
	Wandlautsprecher

Förderantrag

Grundschule Lützel
Weinbergstrasse 4
56070 Koblenz

Bauherr
Stadtverwaltung Koblenz
Zentrales Gebäudemanagement
Bahnhofstr. 47
56068 Koblenz


Architekt
Architekturbüro Follmann
Am Rheineck 23
56182 Urbar
Tel.: 0261 - 3949949
Fax.: 0261 - 3949948

Zeichnung
Grundriss 2.Obergeschoss
Übersicht brandschutz-
technische Maßnahmen

Maßstab 1 : 100
Projektleiter C. Follmann
Gezeichnet Garske
Datum 12.03.2020
Plannummer 04

VORABZUG

02			
01			
Index	Änderung	Zeichner	Datum
BERNARDI INGENIEURE BERATUNG + PLANUNG + BAULEITUNG 56076 KOBLENZ BECKENKAMPSTRASSE 19 02827 GÖRLITZ CLARA-ZETKIN-STR. 6 www.bernardi.de		TELEFON: 0261-72235 TELEFON: 03581-874880 ingenieure@bernardi.de	
BAUVORHABEN:	Übersicht brandschutztechnische Maßnahmen Grundschule Lützel Weinbergstrasse 4, 56070 Koblenz		PROJEKTLITER: T. Bernardi
BAUHERR:	Stadtverwaltung Koblenz Zentrales Gebäudemanagement Bahnhofstr. 47, 56068 Koblenz		SACHBEARBEITER: S.Hehl
PLANINHALT:	Grundriss 2.Obergeschoss Elektroinstallationen Entwurfszeichnung		GEZEICHNET: A. Beraz
BAUTEIL:	GESCHOSS: 2.Obergeschoss	EBENE:	LEISTUNGSPHASE: LPH 3 (Entwurf)
MASSTAB: 1:100	DATUM: 24.03.2020	PLANNUMMER: 15619-04-00	STATUS: Gültig
PFAD: zug4\berndi\ba\berndi\GCB-Strenewe\G2-Projekt\Projekt\01\18132\entwurf\entwurf\zug4\berndi		PDF-NAME: 2.Obergeschoss Elektro CAD-NAME: zug4040e	

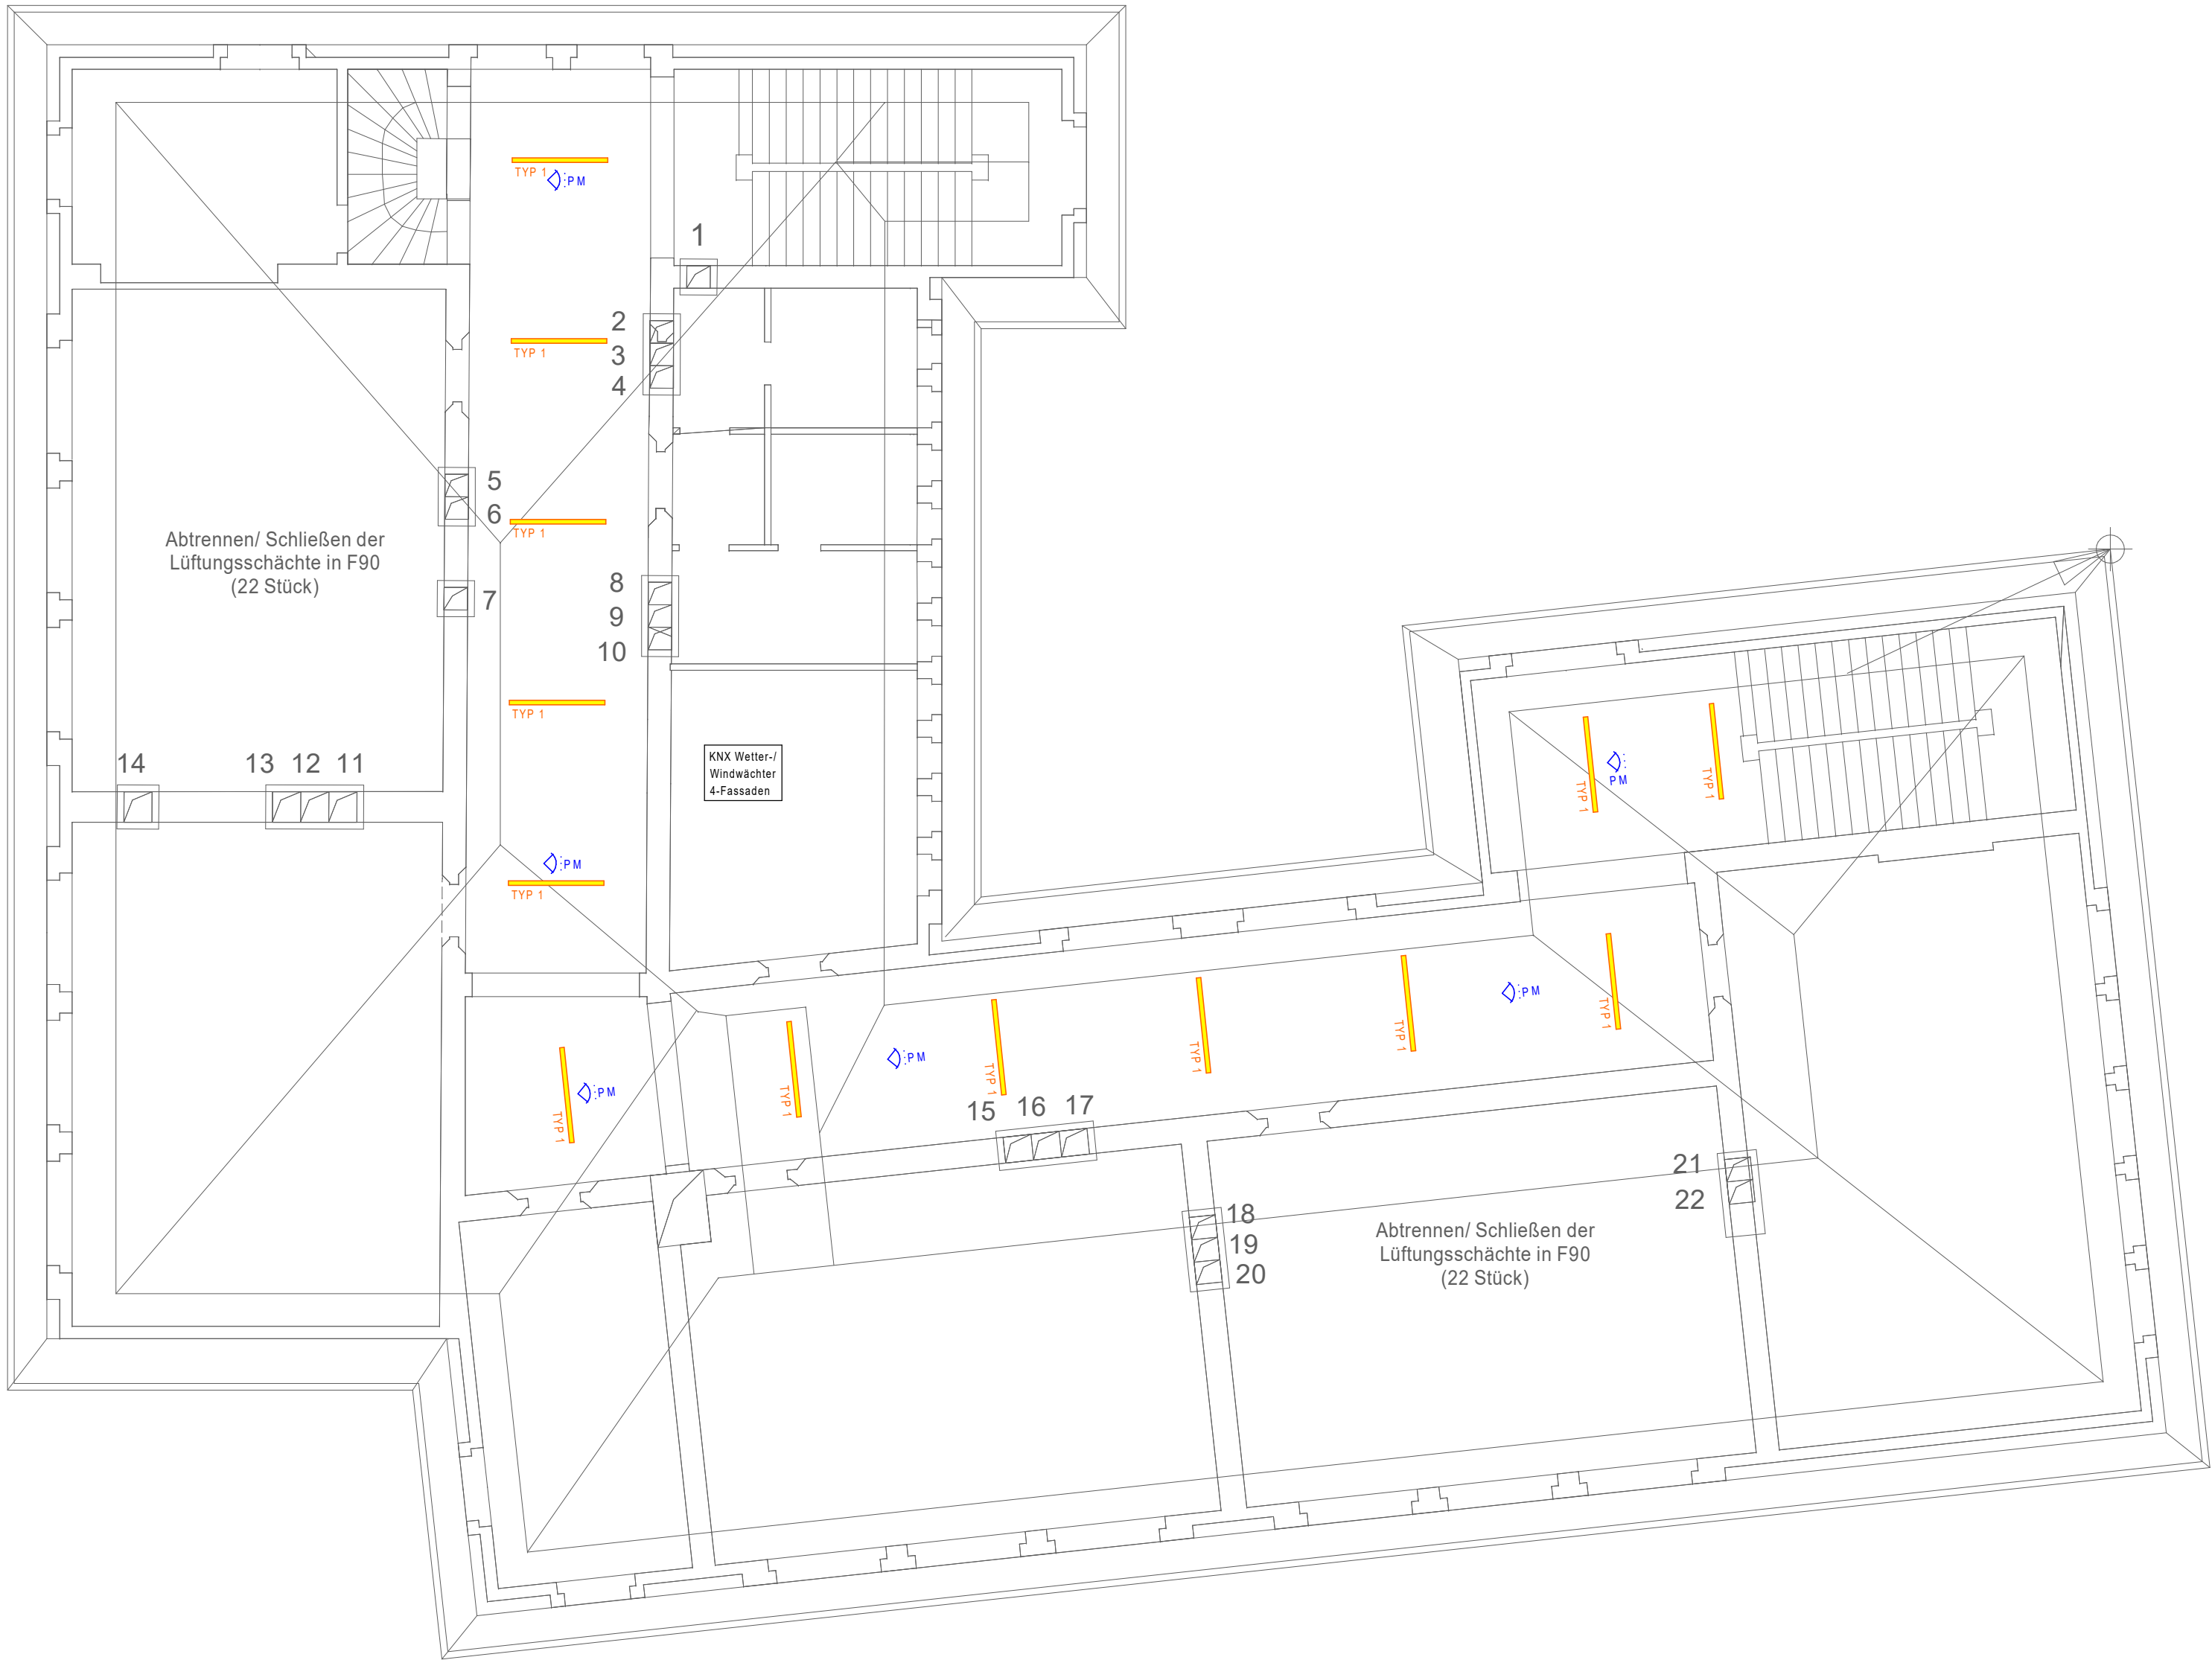

LEGENDE LEUCHTEN:

TYP	BESCHREIBUNG	WATTAGE
1	RZB Planox Eco	LED 37W
2	RZB Planox Eco	LED
3	RZB Sidelle Eco - Einbauleuchte	LED
4	Tafelleuchte	LED
5	RZB Sidelle Eco - Aufbauleuchte	LED
6	Wandleuchte	LED
7	RZB Planox Eco Pendelleuchte	LED
8	Außenleuchte	LED


LEGENDE ELEKTRO:

SYMBOL	BESCHREIBUNG
	Steckdose, 1-fach
	Steckdose, 2-fach
	Ausschalter
	Wechselschalter
	Jalousieschalter
	Taster, allgemein
	Unterverteilung
	Potentialausgleichschiene
	Motor, Jalousie
	Elektroanschluss, Aufzug
	Rettungszeichenleuchte
	Sicherheitsleuchte
	Datenverteilerschrank
	EDV Steckdose, 2-fach
	Video-Türsprechanlage
	Brandschutzkanal
	Präsenzmelder
	Handauslösetaster
	Einbaulautsprecher
	Wandlautsprecher

Bauprojekt	Förderantrag
Grundschule Lützel Weinbergstrasse 4 56070 Koblenz	
Bauherr	Stadtverwaltung Koblenz Zentrales Gebäudemanagement Bahnhofstr. 47 56068 Koblenz
Architekt	Architekturbüro Follmann Am Rheineck 23 56182 Urbar Tel.: 0261 -3949949 Fax.: 0261 - 3949948
Zeichnung	Grundriss Dachgeschoss Übersicht brandschutz- technische Maßnahmen
Maßstab 1 : 100 Projektleiter C. Follmann Gezeichnet Garske Datum 12.03.2020 Plannummer 05	

VORABZUG

02			
01			
Index	Änderung	Zeichner	Datum
BERNARDI INGENIEURE BERATUNG + PLANUNG + BAULEITUNG TECHNISCHE GEBÄUDEAUSRÜSTUNG		56076 KOBLENZ BECKENKAMPSTRASSE 19 02827 GÖRLITZ CLARA-ZETKIN-STR. 6 www.bernardi.de	TELEFON: 0261-72235 TELEFON: 03581-874880 ingenieure@bernardi.de
BAUVORHABEN:	Übersicht brandschutztechnische Maßnahmen Grundschule Lützel Weinbergstrasse 4, 56070 Koblenz		PROJEKTLITER: T. Bernardi
BAUHERR:	Stadtverwaltung Koblenz Zentrales Gebäudemanagement Bahnhofstr. 47, 56068 Koblenz		SACHBEARBEITER: S.Hehl
PLANINHALT:	Grundriss Dachgeschoss Elektroinstallationen Entwurfszeichnung		GEZEICHNET: A. Beraz
BAUTEIL:	GESCHOSS: Dachgeschoss	EBENE:	LEISTUNGSPHASE: LPH 3 (Entwurf)
MASSTAB: 1:100	DATUM: 06.05.2020	PLANNUMMER: 15619-09-00	GEWERK(E): Elektro
PFAD: g:\00\Bernardi\baubew\G02\0-Daten\02_G02-Projekt\Projekt\01\01\02\Zeichnungen\Elektro\Entwurf\001.dwg		PDF-NAME: Dachgeschoss Elektro	CAD-NAME: dg0000e

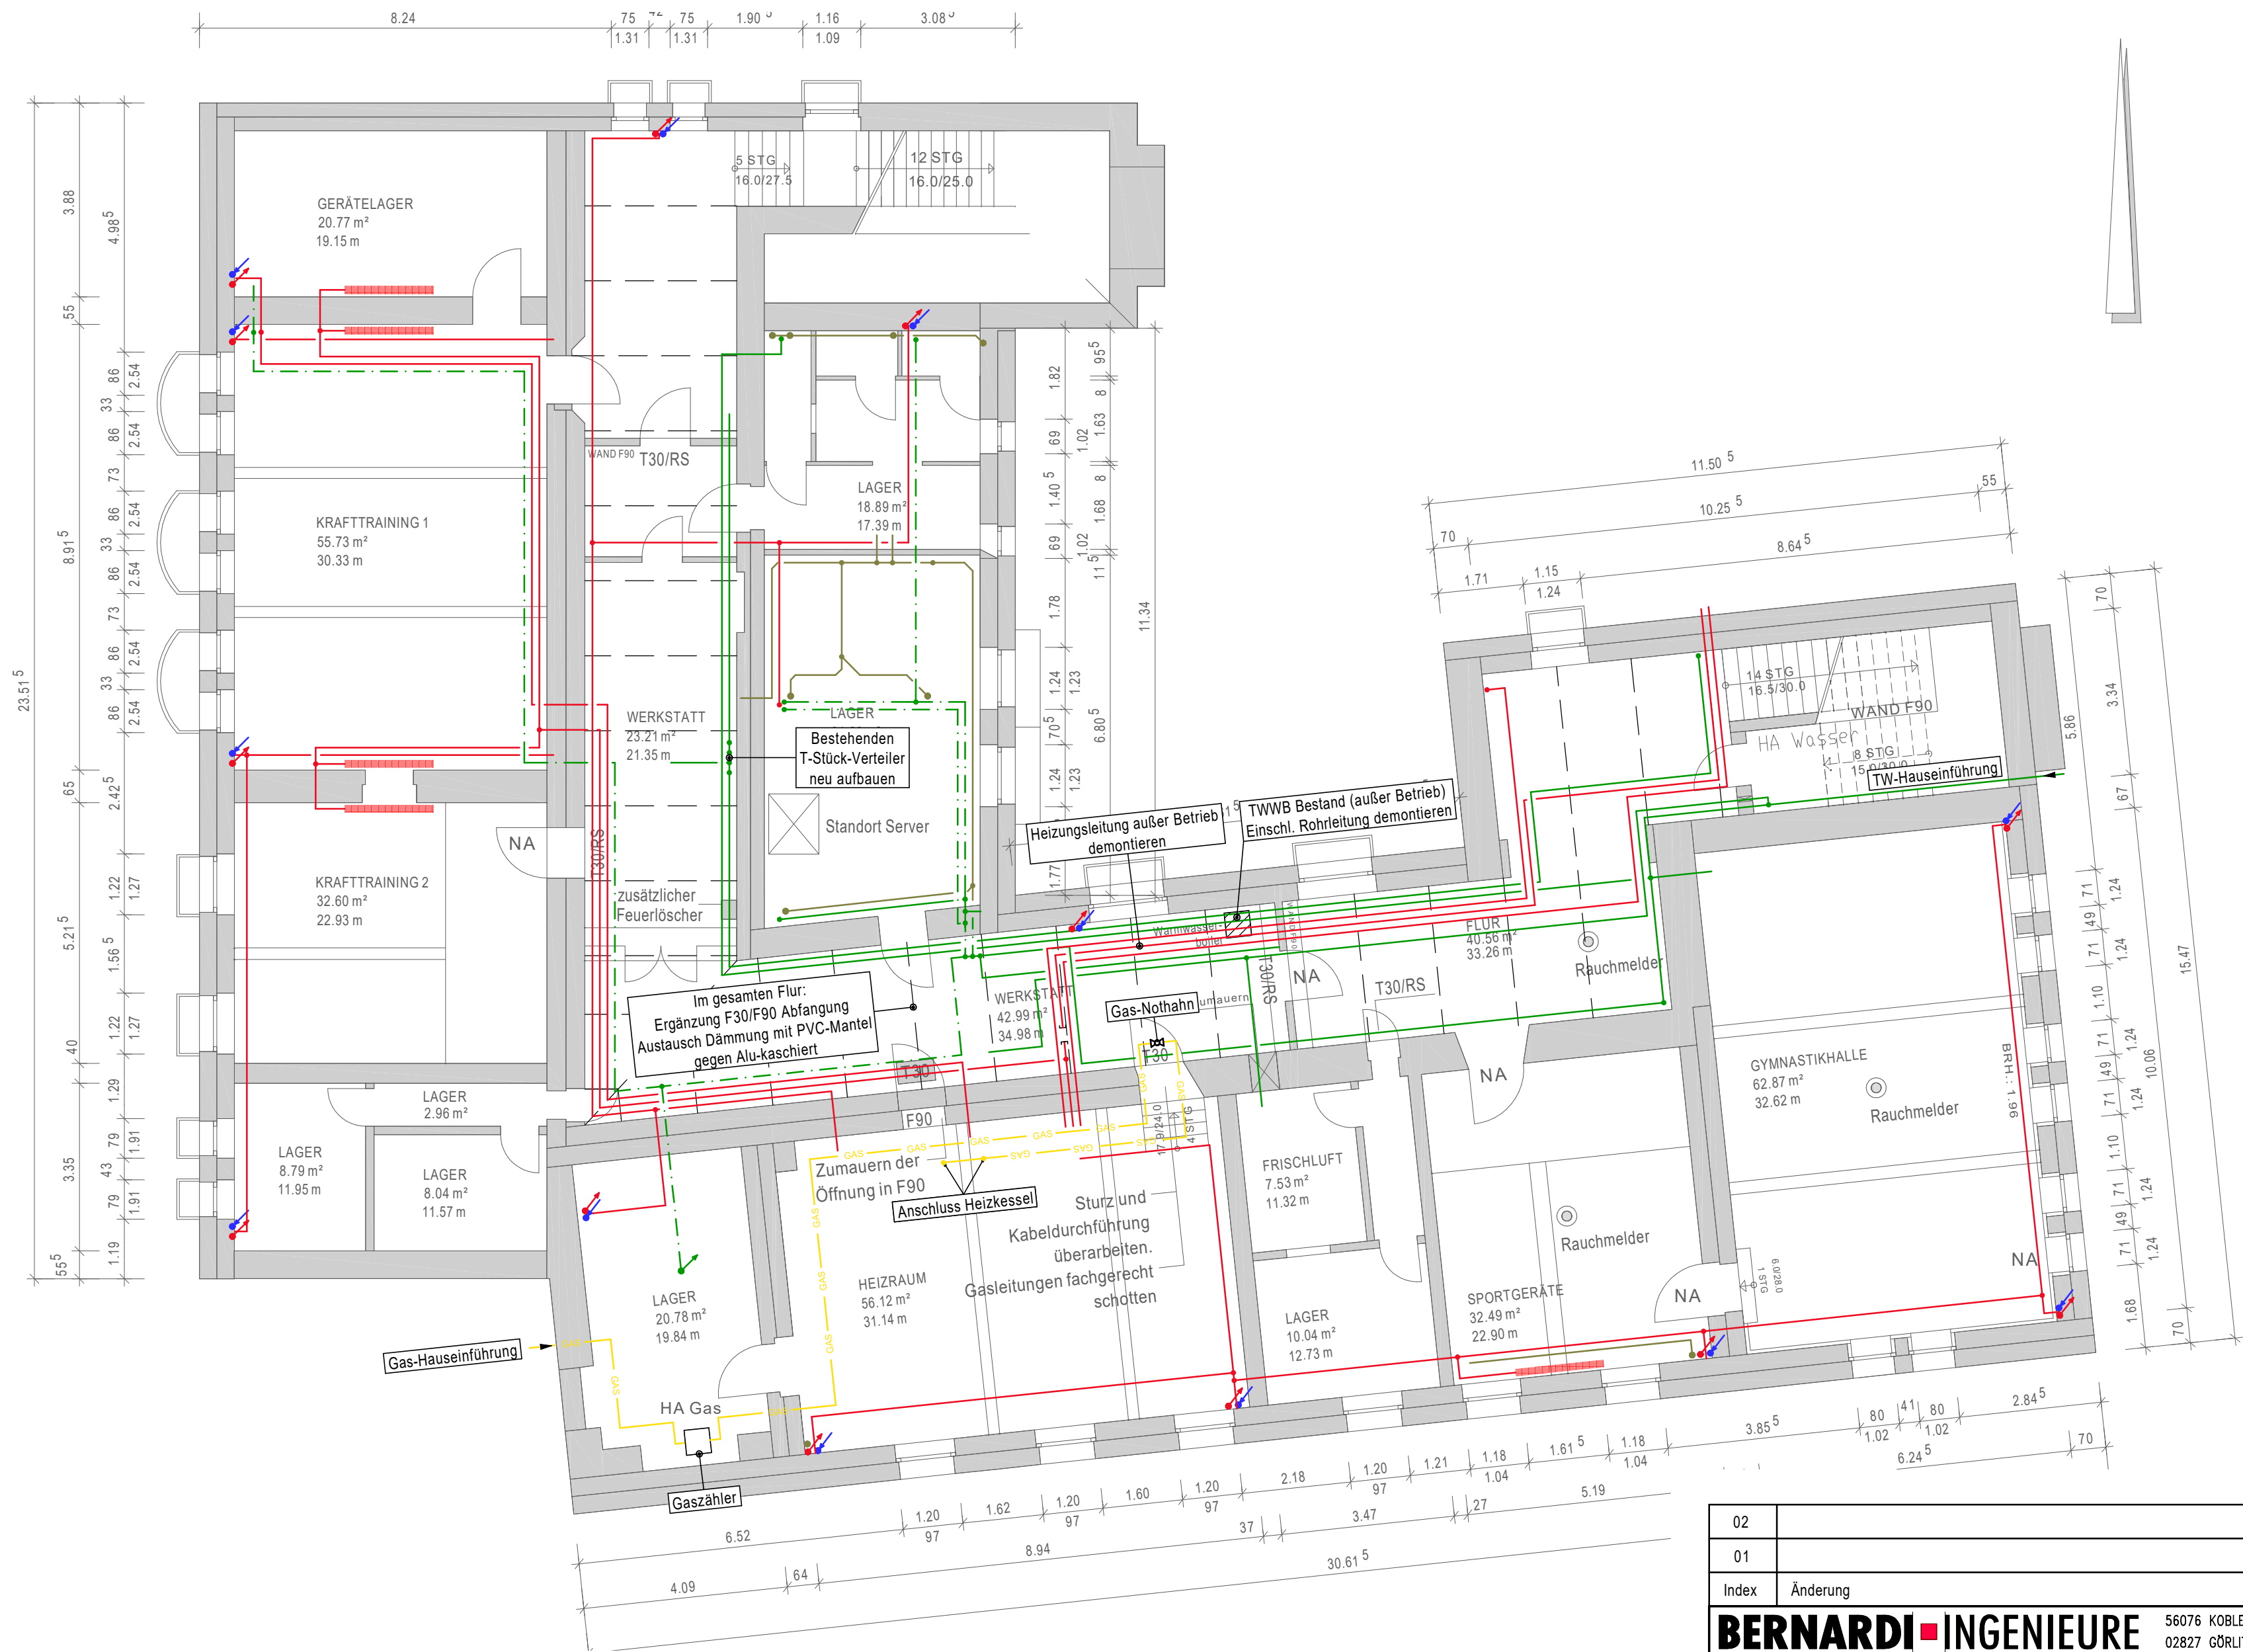

Legende

Kaltwasserleitung verzinkt

Bestand

Kaltwasserleitung Kupfer

Bestand

Gasleitung

Bestand

Heizungsleitung


Bestand

Heizkörper

Bestand

02			
01			
Index	Änderung	Zeichner	Datum
BERNARDI INGENIEURE BERATUNG + PLANUNG + BAULEITUNG TECHNISCHE GEBÄUDEAUSRÜSTUNG		56076 KOBLENZ BECKENKAMPSTRASSE 19 02827 GÖRLITZ CLARA-ZETKIN-STR. 6 www.bernardi.de	TELEFON: 0261-72235 TELEFON: 03581-874880 ingenieure@bernardi.de
BAUVORHABEN: Übersicht brandschutztechnische Maßnahmen Grundschule Lützel Weinbergstrasse 4, 56070 Koblenz		PROJEKTLEITER: T. Bernardi	
BAUHERR: Stadtverwaltung Koblenz Zentrales Gebäudemanagement Bahnhofstr. 47, 56068 Koblenz		SACHBEARBEITER: A. Hoß	
PLANINHALT: Grundriss Kellergeschoss Heizungs- und Sanitärinstallationen Anlage zum Förderantrag		GEZEICHNET: N. Udarcev	
BAUTEIL: --/--		LEISTUNGSPHASE: LPH 1-2 (Vorentwurf)	
GESCHOSS: Kellergeschoss		GEWERK(E): Heizung, Sanitär	
MASSSTAB: 1:100		STATUS: Gültig	
DATUM: 08.07.2020		PLANNUMMER: 15619-05-00	
PFAD: kg0500ve\bernardi\local\user\CAD\user\user-SQL-Projekte\Projekte-DB\15619\Berechnungen\K-L-StV\entwurf\Heizung + Sanitär\kg0500ve.dwg		PDF-NAME: Erdgeschoss Heizung, Sanitär	
		CAD-NAME: kg0500ve	

BRUCKENTWURF: 08.07.2020

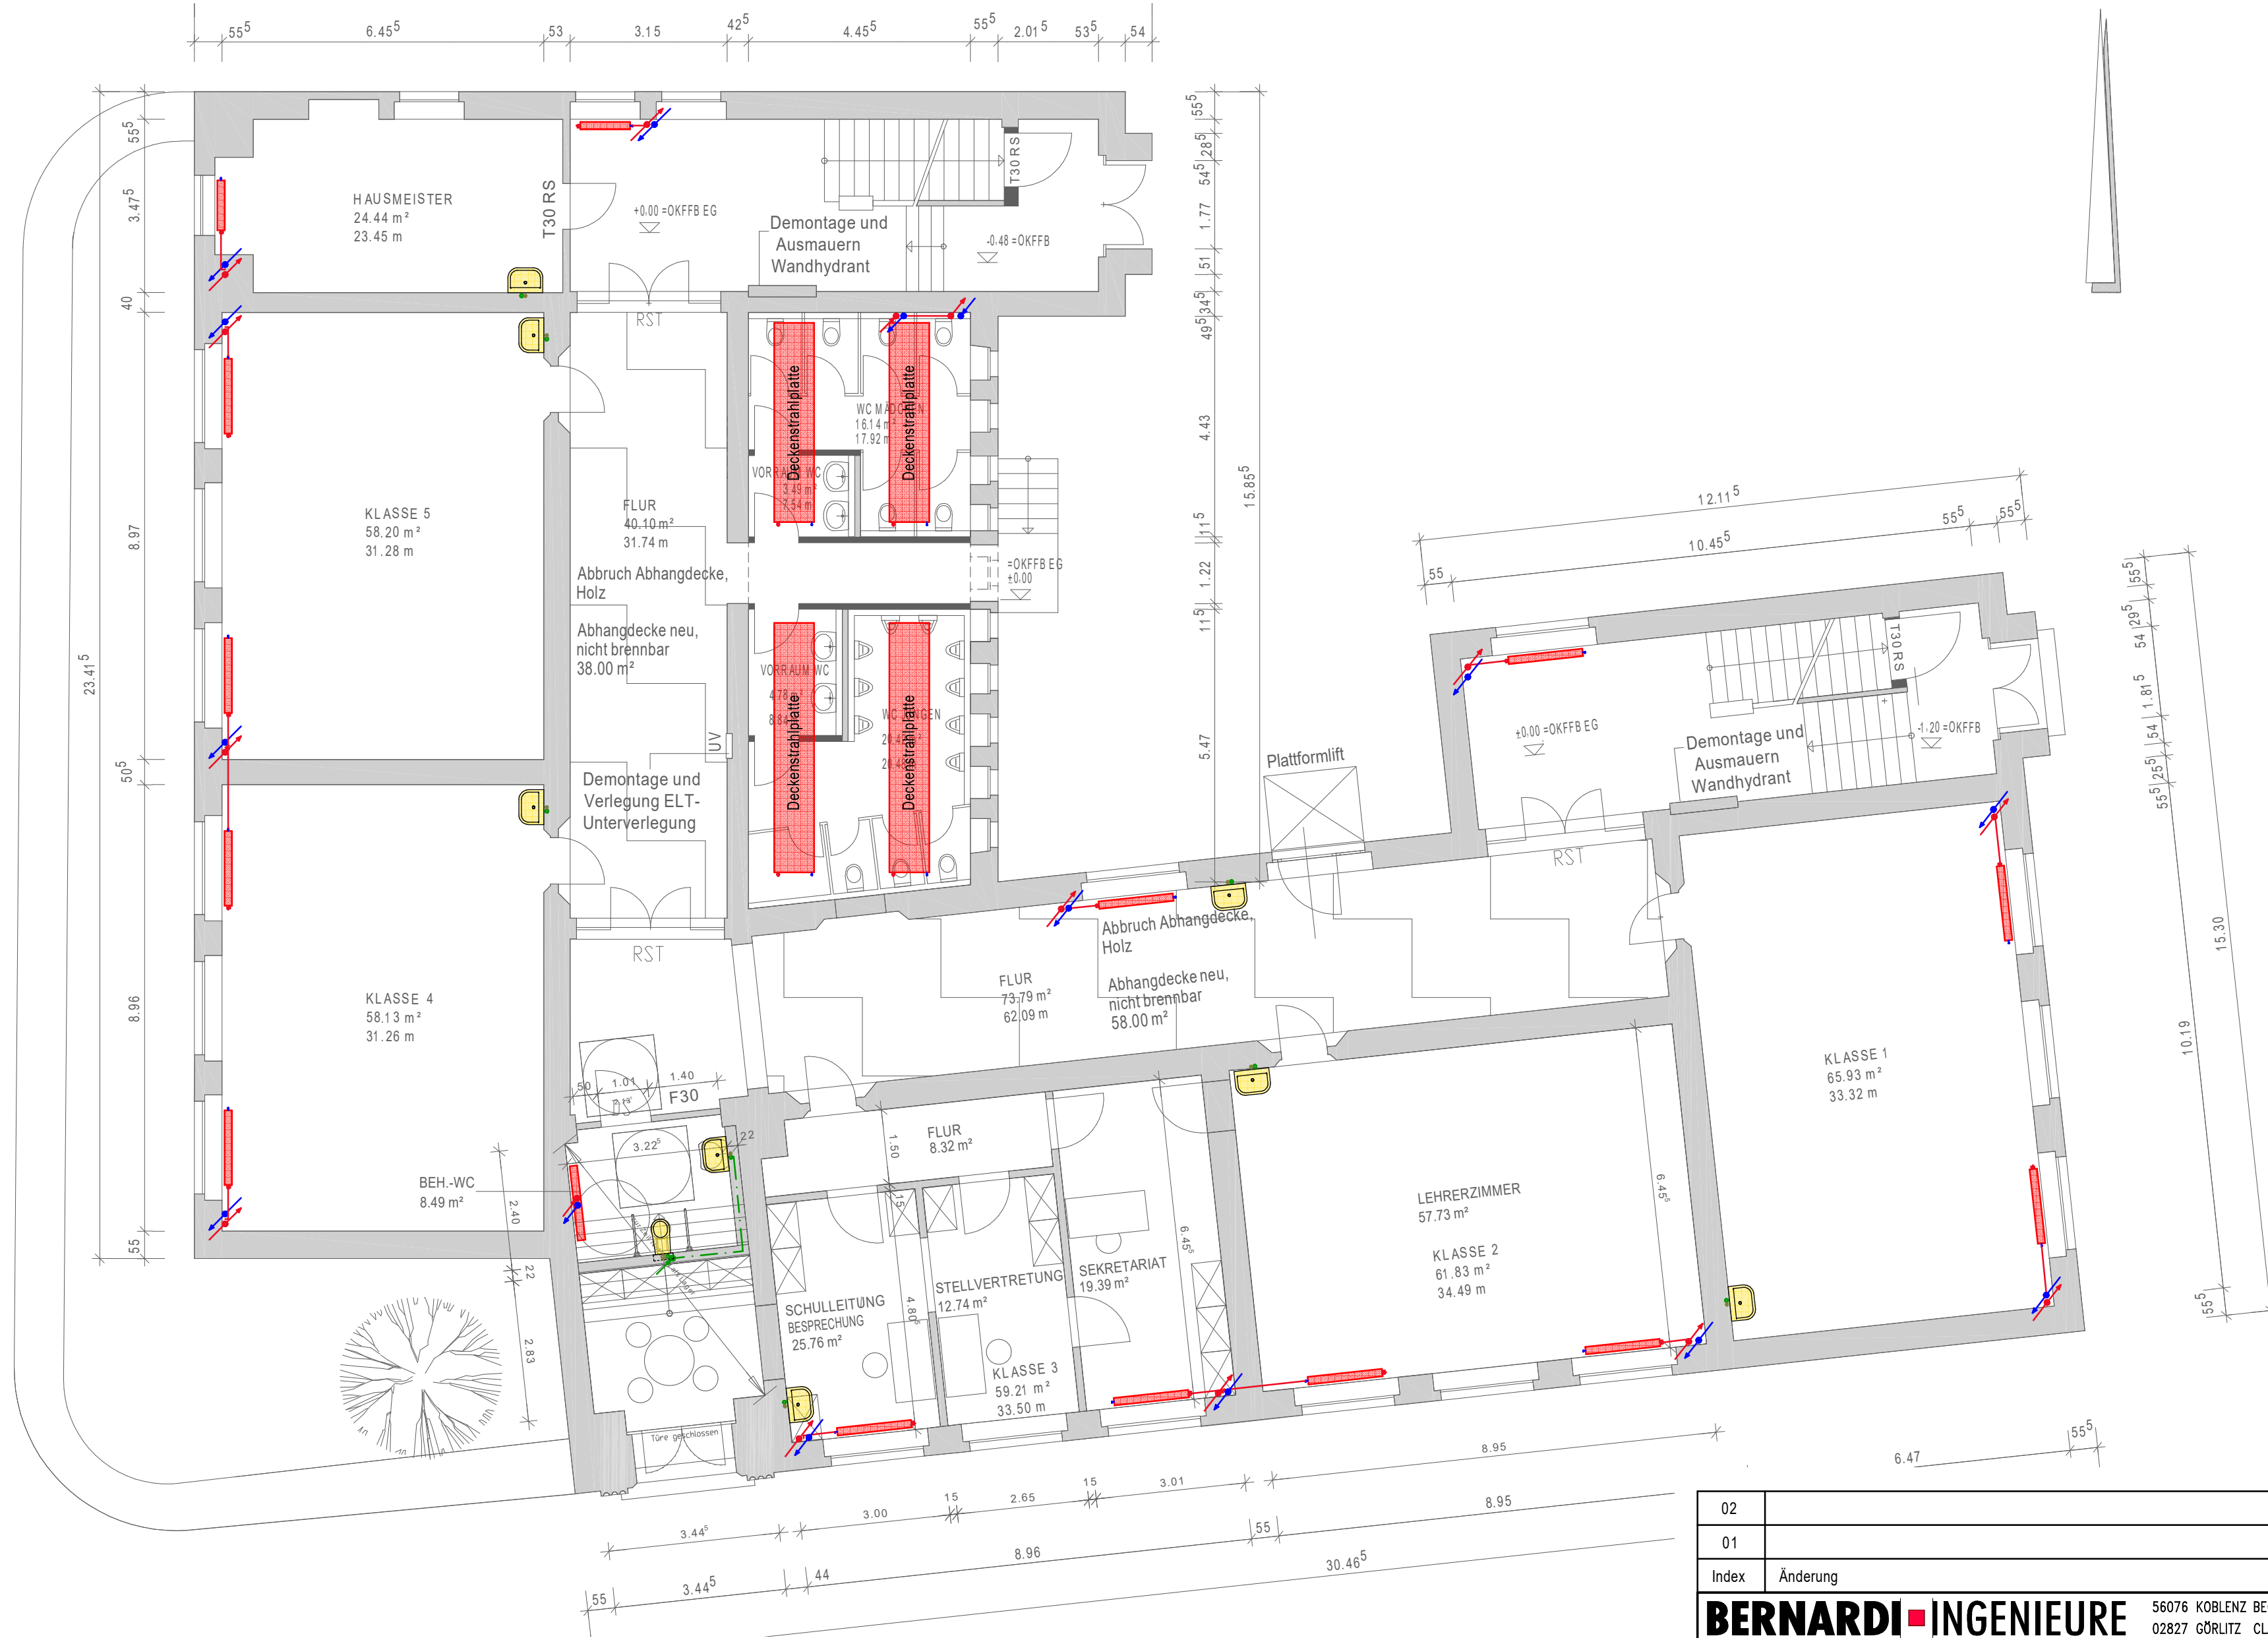

Legende


Heizungsleitung

Steigleitung Heizung

Steigleitung Sanitär

Heizkörper

02			
01			
Index	Änderung	Zeichner	Datum
BERNARDI INGENIEURE BERATUNG + PLANUNG + BAULEITUNG TECHNISCHE GEBÄUDEAUSRÜSTUNG		56076 KOBLENZ BECKENKAMPSTRASSE 19 02827 GÖRLITZ CLARA-ZETKIN-STR. 6 www.bernardi.de	
BAUVORHABEN: Übersicht brandschutztechnische Maßnahmen Grundschule Lützel Weinbergstrasse 4, 56070 Koblenz		PROJEKTLEITER: T. Bernardi	
BAUHERR: Stadtverwaltung Koblenz Zentrales Gebäudemanagement Bahnhofstr. 47, 56068 Koblenz		SACHBEARBEITER: A. Hoß	
PLANINHALT: Grundriss Erdgeschoss Heizungs- und Sanitärinstallationen Anlage zum Förderantrag		GEZEICHNET: N. Udarcev	
BAUTEIL: --/--		LEISTUNGSPHASE: LPH 1-2 (Vorentwurf)	
GESCHOSS: Erdgeschoss		GEWERK(E): Heizung, Sanitär	
EBENE: --/--		STATUS: Gültig	
MASSSTAB: 1:100		PLANNUMMER: 15619-06-00	
DATUM: 08.07.2020		CAD-NAME: eg0600ve	
PDF-NAME: Erdgeschoss Heizung, Sanitär			

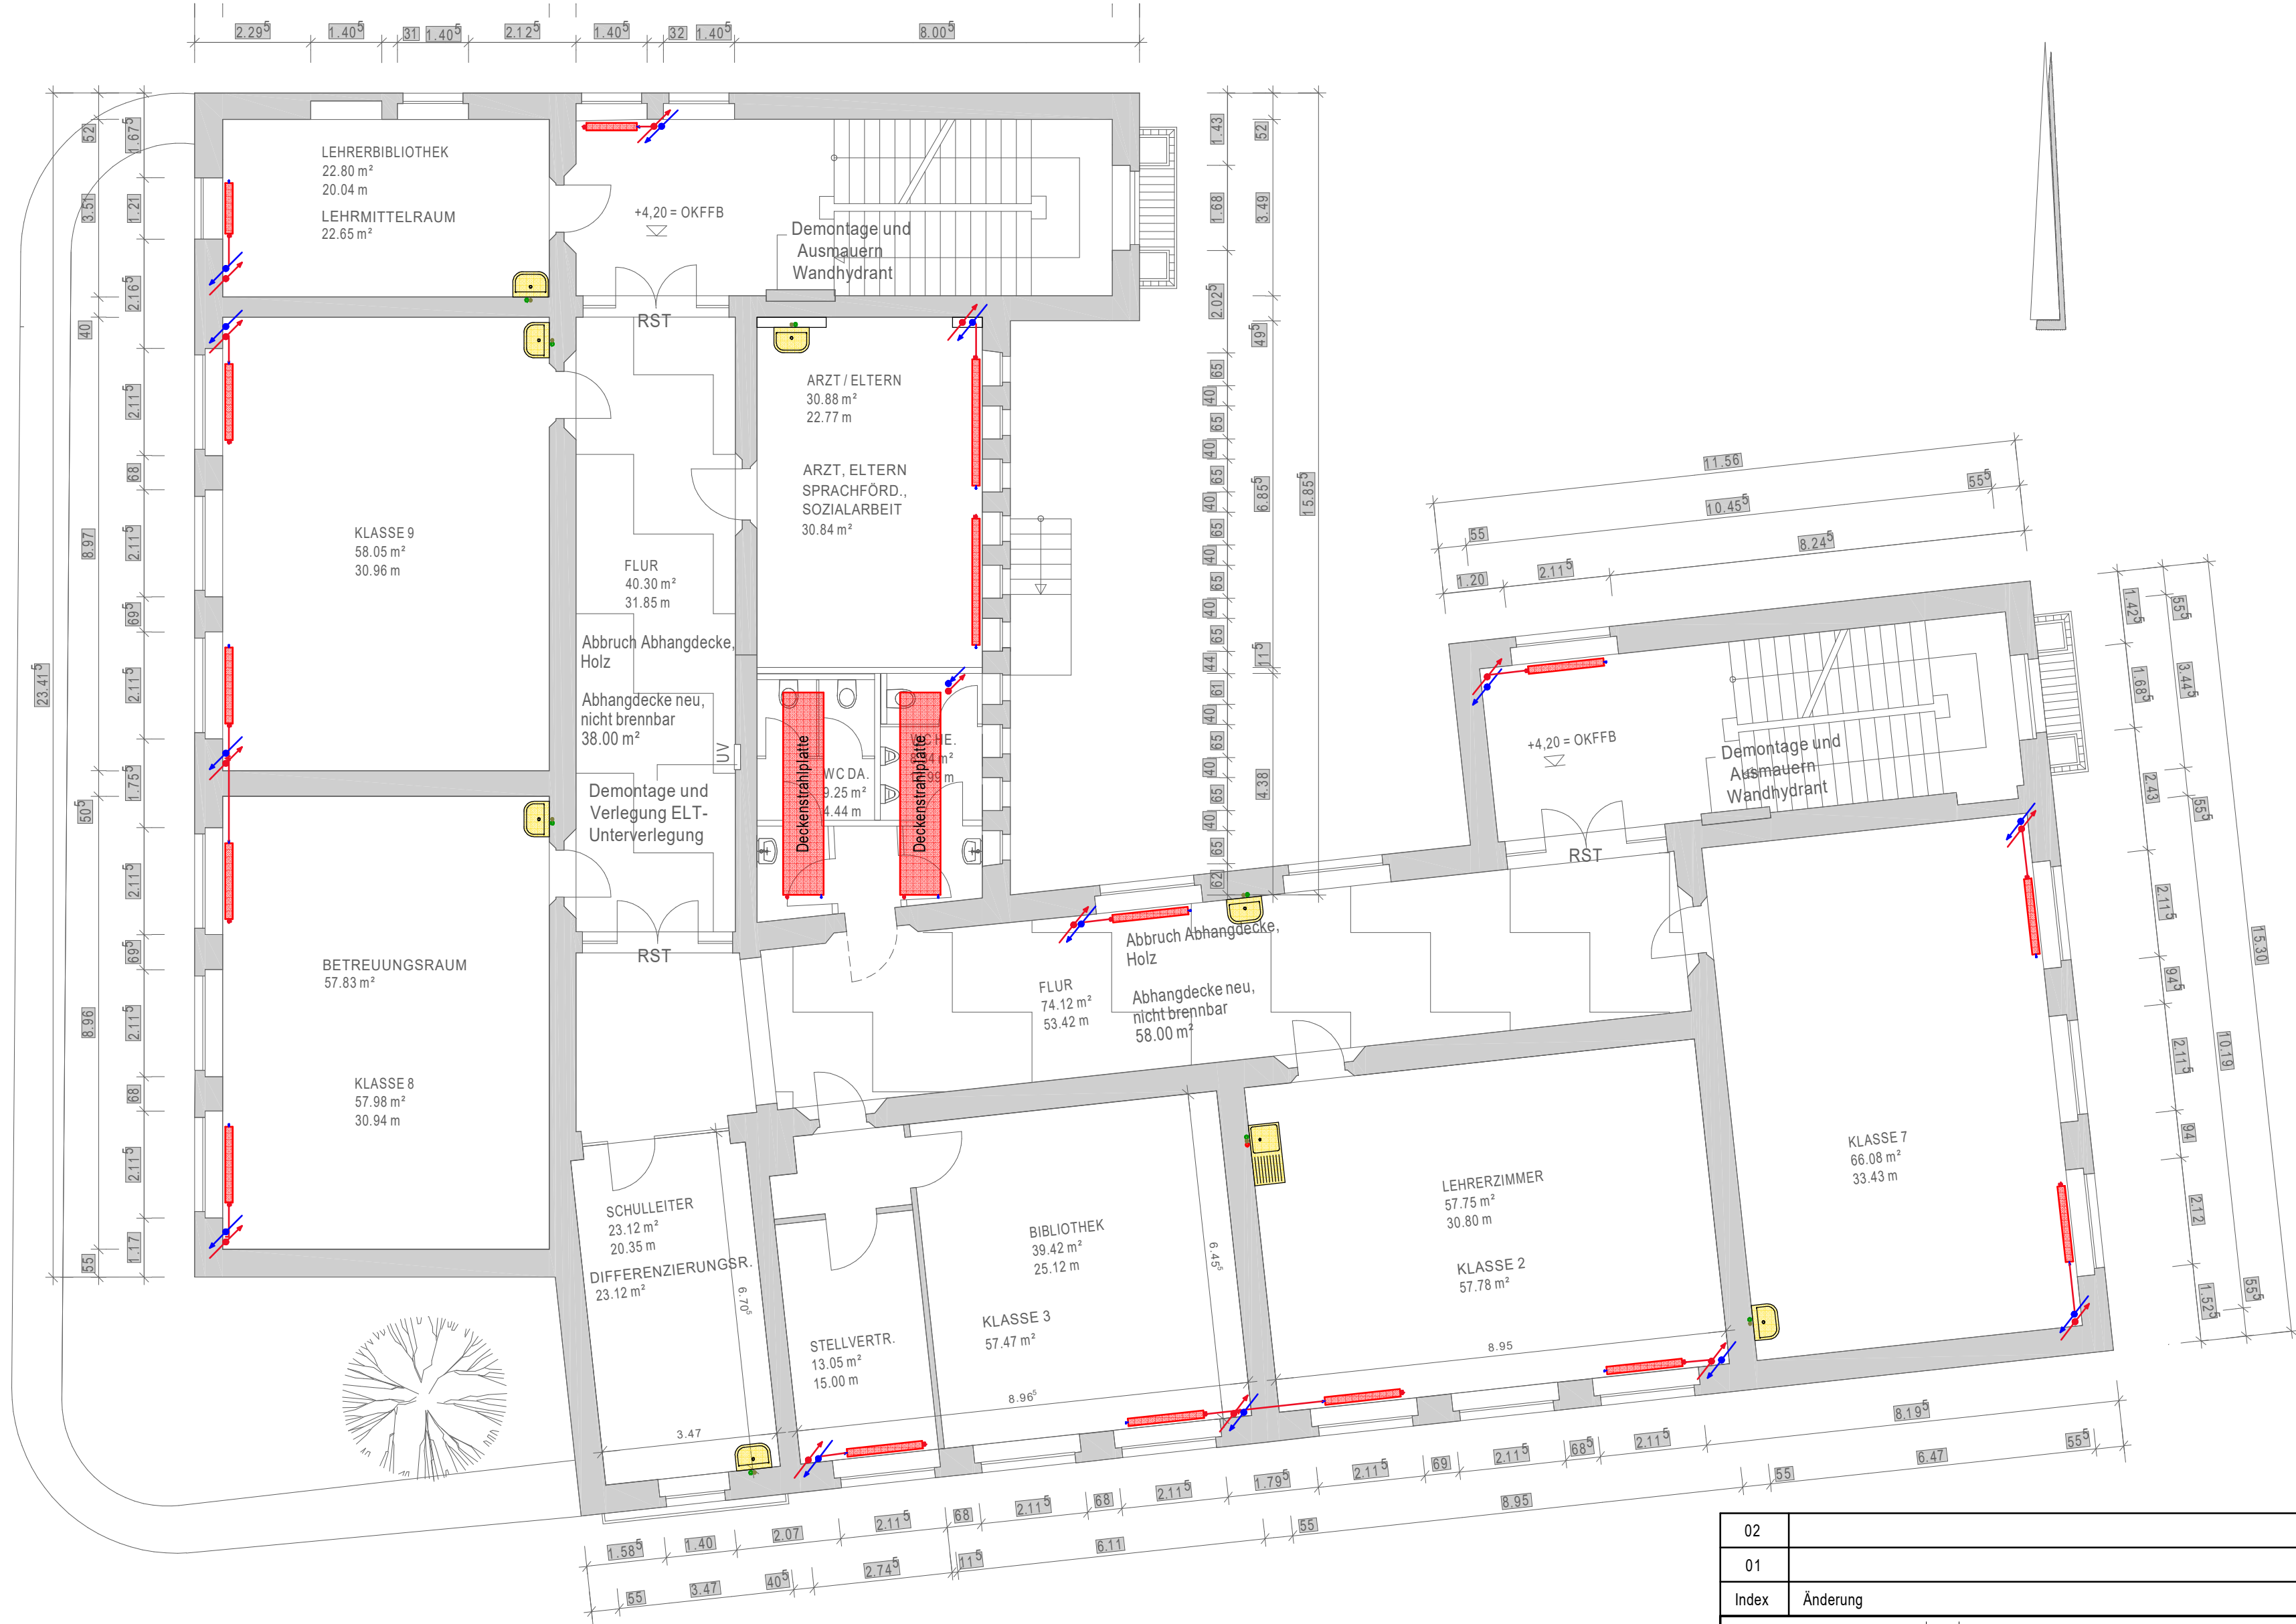


Legende

Heizungsleitung

Steigleitung Heizung

Heizkörper

02			
01			
Index	Änderung	Zeichner	Datum
BERNARDI INGENIEURE BERATUNG + PLANUNG + BAULEITUNG TECHNISCHE GEBÄUDEAUSRÜSTUNG		56076 KOBLENZ BECKENKAMPSTRASSE 19 02827 GÖRLITZ CLARA-ZETKIN-STR. 6 www.bernardi.de	
BAUVORHABEN: Übersicht brandschutztechnische Maßnahmen Grundschule Lützel Weinbergstrasse 4, 56070 Koblenz		PROJEKTLEITER: T. Bernardi	
BAUHERR: Stadtverwaltung Koblenz Zentrales Gebäudemanagement Bahnhofstr. 47, 56068 Koblenz		SACHBEARBEITER: A. Hoß	
PLANINHALT: Grundriss 1. Obergeschoss Heizungs- und Sanitärinstallationen Anlage zum Förderantrag		GEZEICHNET: N. Udarcev	
BAUTEIL: --/--		LEISTUNGSPHASE: LPH 1-2 (Vorentwurf)	
GESCHOSS: 1. Obergeschoss		GEWERK(E): Heizung, Sanitär	
DATUM: 08.07.2020		STATUS: Gültig	
MASSSTAB: 1:100		PLANNUMMER: 15619-07-00	
PDFAD: log1700\bernardi\cad\daten\CAD-CAD-Daten\nebene SQL-Projekte\Projekt\08115619\Berechnung\H-1-S\10entwurf\Heizung + Sanitär\log1700ve.dwg		PDF-NAME: Obergeschoss Heizung, Sanitär	
		CAD-NAME: log0700ve	

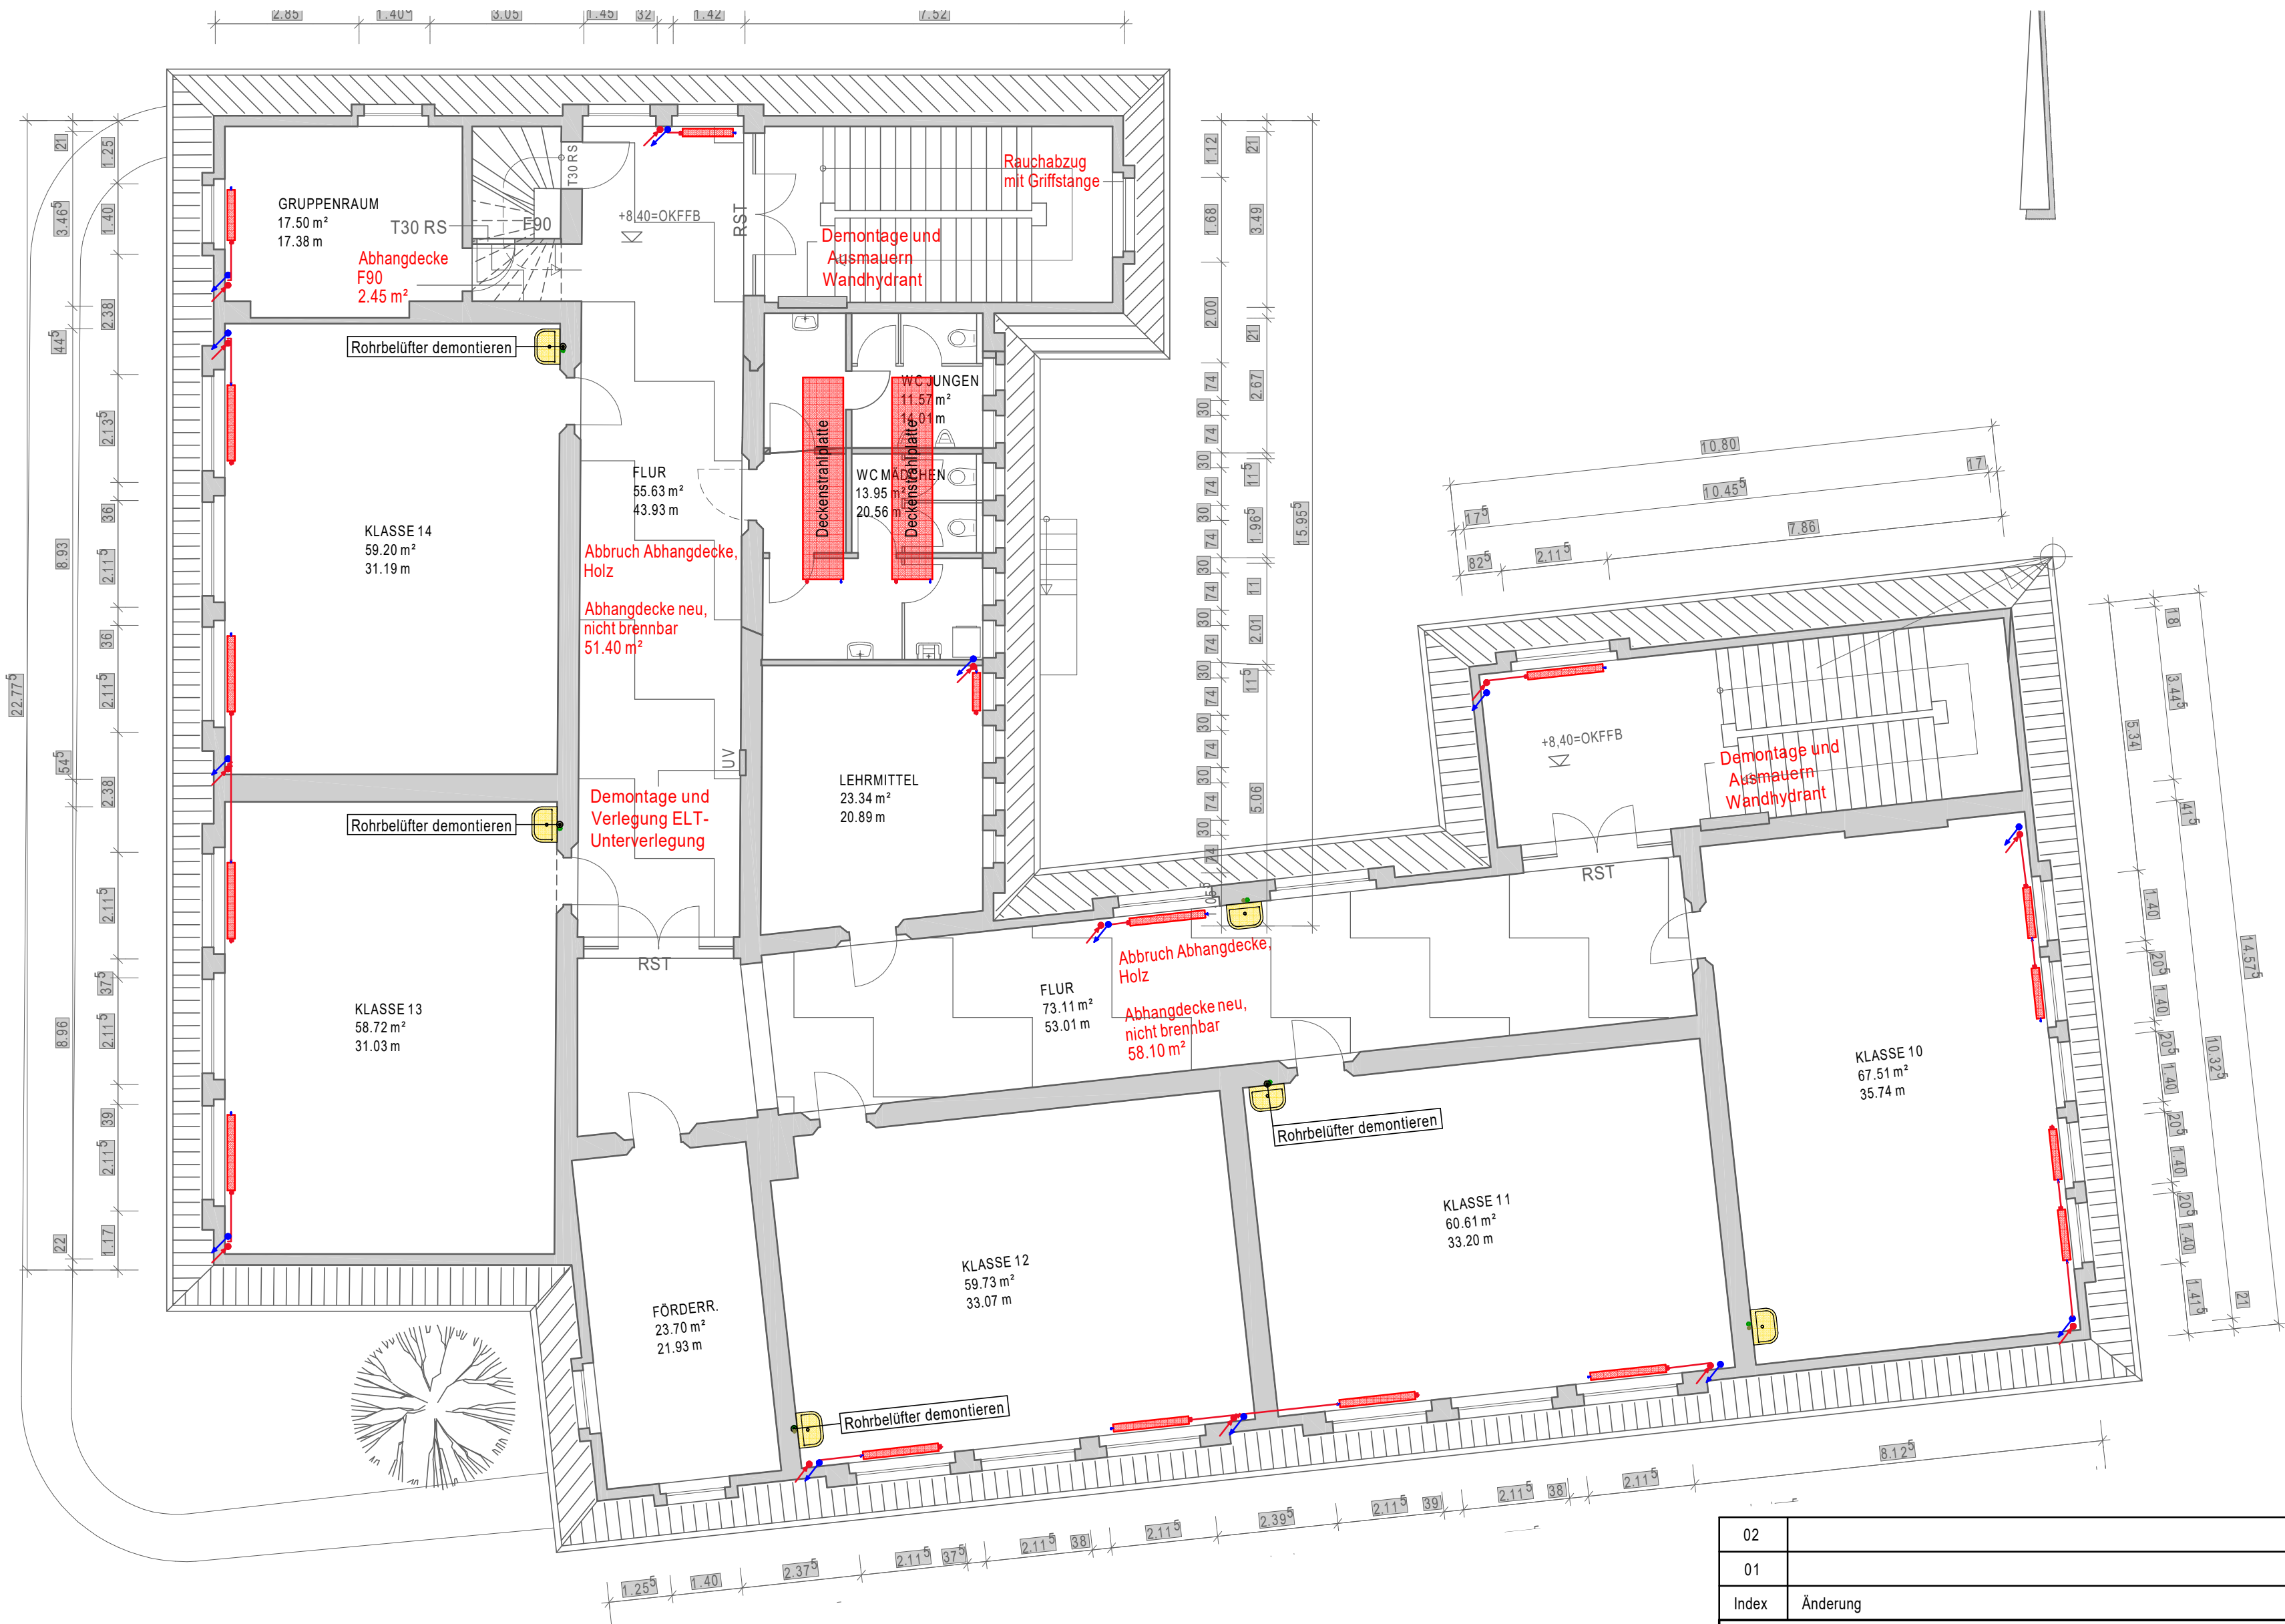

Legende

Heizungsleitung

Steigleitung Heizung

Heizkörper

02			
01			
Index	Änderung	Zeichner	Datum
BERNARDI INGENIEURE BERATUNG + PLANUNG + BAULEITUNG TECHNISCHE GEBÄUDEAUSRÜSTUNG		56076 KOBLENZ BECKENKAMPSTRASSE 19 02827 GÖRLITZ CLARA-ZETKIN-STR. 6 www.bernardi.de	TELEFON: 0261-72235 TELEFON: 03581-874880 ingenieure@bernardi.de
BAUVORHABEN: Übersicht brandschutztechnische Maßnahmen Grundschule Lützel Weinbergstrasse 4, 56070 Koblenz		PROJEKTLEITER: T. Bernardi	
BAUHERR: Stadtverwaltung Koblenz Zentrales Gebäudemanagement Bahnhofstr. 47, 56068 Koblenz		SACHBEARBEITER: A. Hoß	
PLANINHALT: Grundriss 2. Obergeschoss Heizungs- und Sanitärinstallationen Anlage zum Förderantrag		GEZEICHNET: N. Udarcev	
BAUTEIL: --/--		LEISTUNGSPHASE: LPH 1-2 (Vorentwurf)	
GEOSCHOSS: 2. Obergeschoss		GEWERK(E): Heizung, Sanitär	
MASSSTAB: 1:100		STATUS: Gültig	
DATUM: 08.07.2020		PDF-NAME: 2 Obergeschoss Heizung, Sanitär	
PFAD: Z:\g0800\bernard\local\Datei\CAD\CAD-Daten\neue SQL-Projekte\Projekte\08115919\Berechnungen\H-1-Stoiventwurf\Heizung + Sanitär\2\g0800\ve.nam		CAD-NAME: 2og0800ve	