


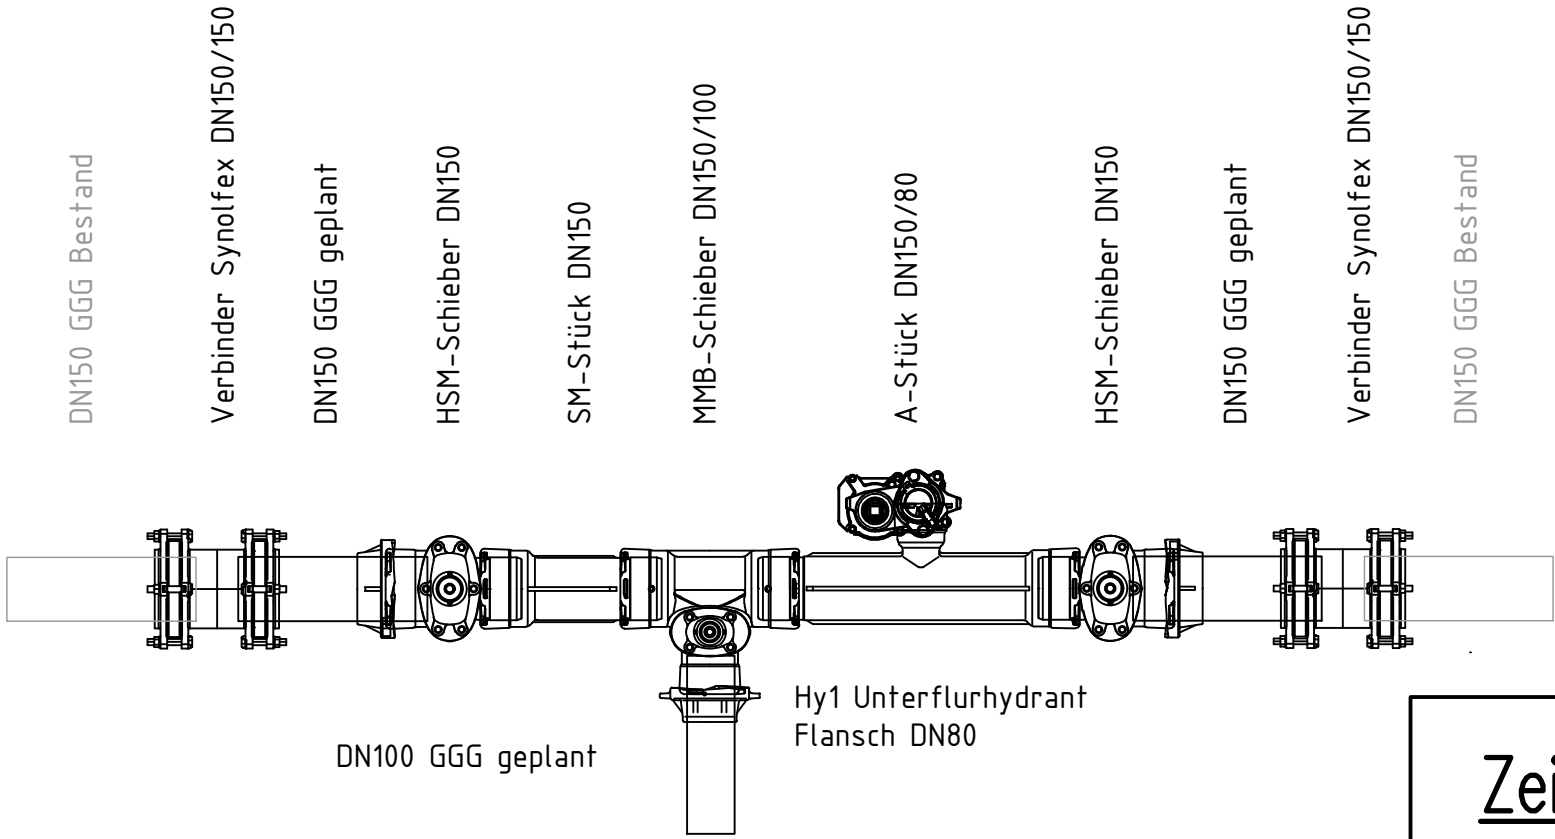


Knoten A

Anschluss an Bestand Hauptstraße




Knoten B

Detail Hydrant 2 Hirtenstraße

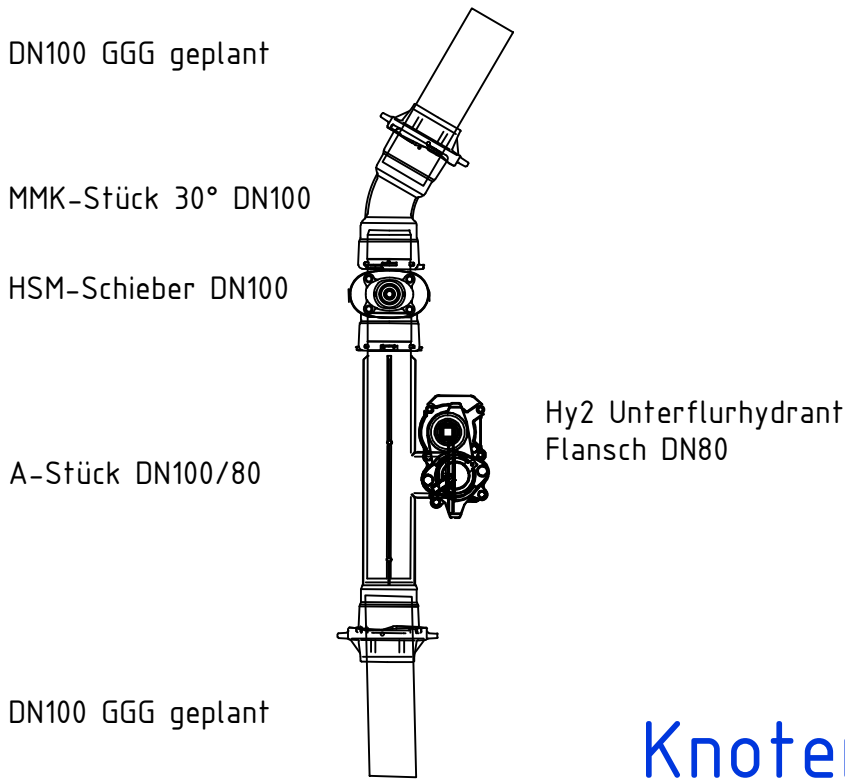

Knoten C

Detail Endhydrant südlich

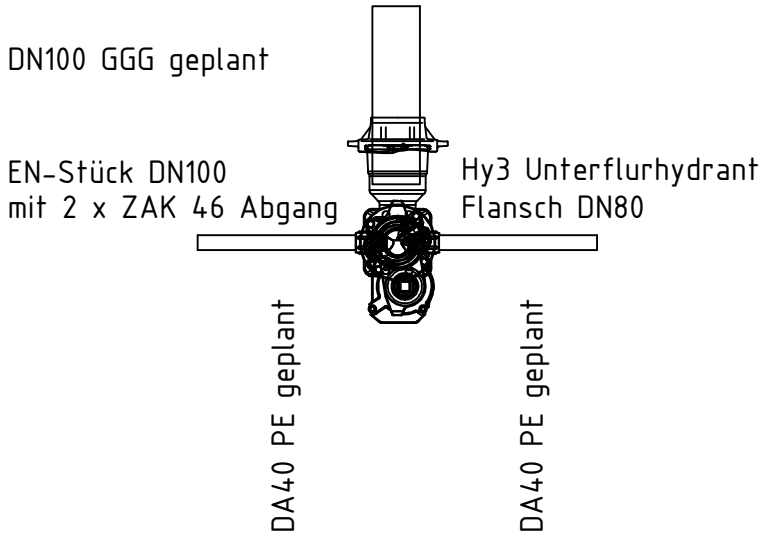

Zeichenerklärung

bestehend	geplant	
		Wasserleitung
		Hydrant mit Steckenschieber und Hausanschluss
		Knotenpunkt der Wasserversorgung

Bauvorhaben: Verbandsgemeinde Edenkoben
Ortsgemeinde Böbingen – Hirtenstraße
Erneuerung Wasserversorgung – Ausführungsplanung

Bauherr: Verbandsgemeindewerke Edenkoben

Zeichnungsinhalt: Detail Formstücke und Armaturen

Für den Auftraggeber: VGW Edenkoben Ort: Edenkoben Datum:		Für den Auftragnehmer: Ort: Datum:		
	Datum:	Name:	Blattgr.: .59*42m	Anlage:
bearbeitet:	August 2026		Maßstab: 1:500	Planart:
gezeichnet:	August 2026		Projekt: P2450	Lageplan
geprüft:	August 2026		zug. Pläne:	Plan-Nr.:
Diese Zeichnung ist urheberrechtlich geschützt. Der Empfänger darf die Zeichnung nur zu dem Zweck benutzen, zu dem sie ihm anvertraut wird.				19
Dateiname: \\192.168.1.19\Projekte\Projek24\P2450\DWG\Armaturen.dwg				