



Schnitt A - A

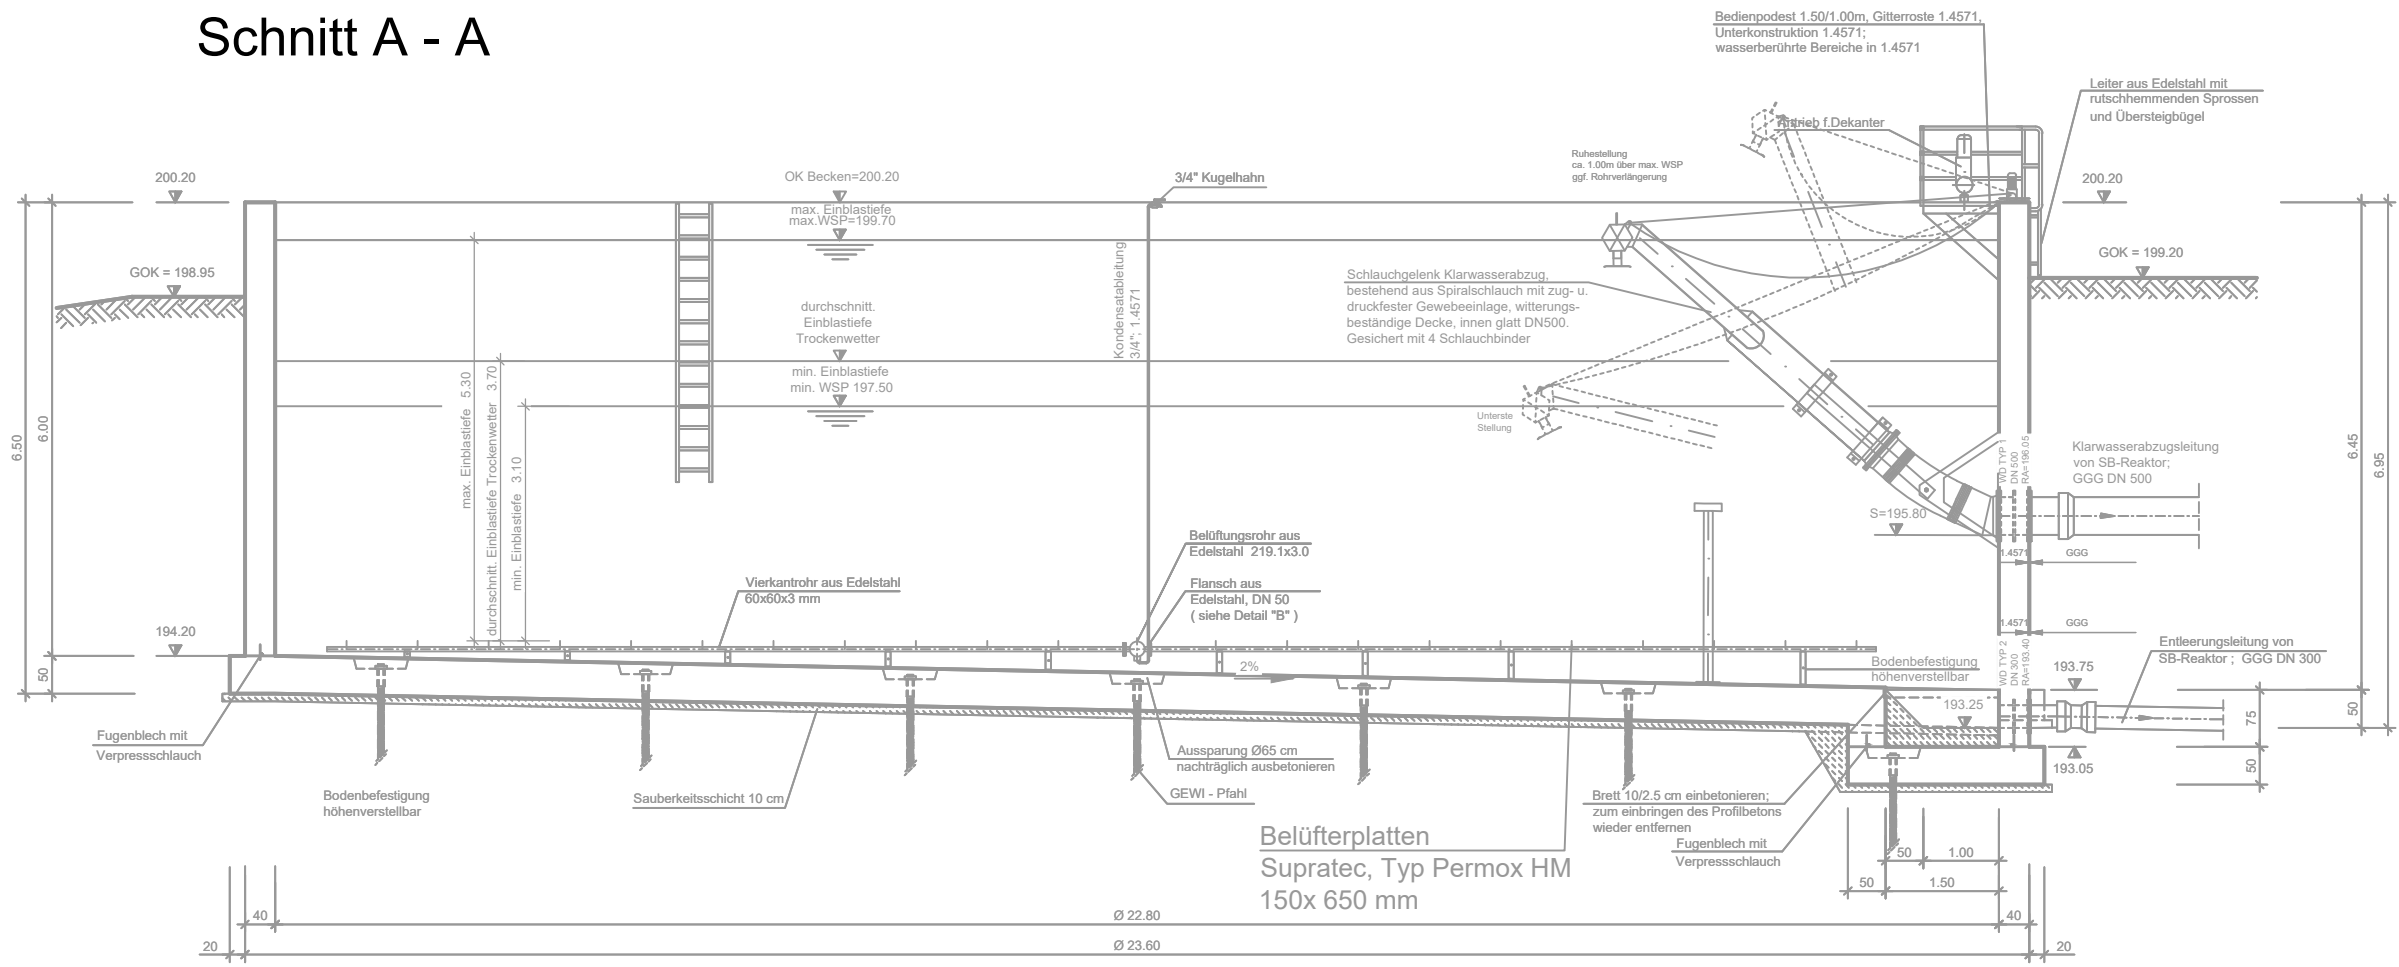


Detailansicht

ZULAUFLEITUNG SB-REAKTOR 1

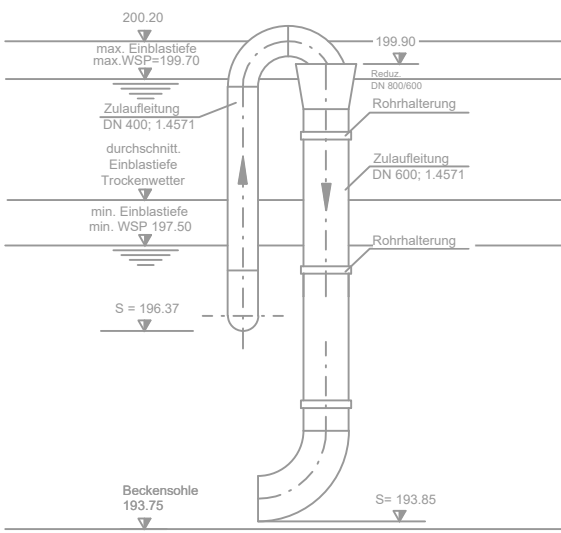

Detailansicht


ZULAUFLEITUNG SB-REAKTOR 2

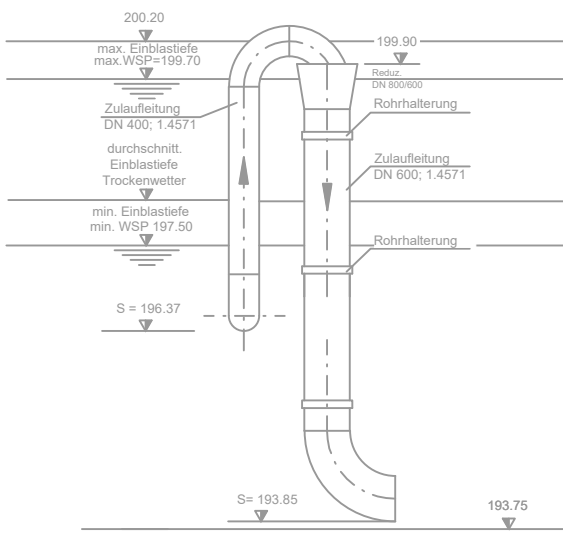

Legende

- Bestand
- Bestehende Leitungen


Detail  
Befestigung Vierkantröhr

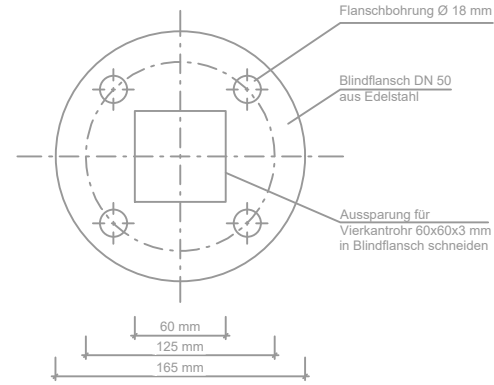

Grundriss

SB-Reaktor 1

SB-Reaktor 2

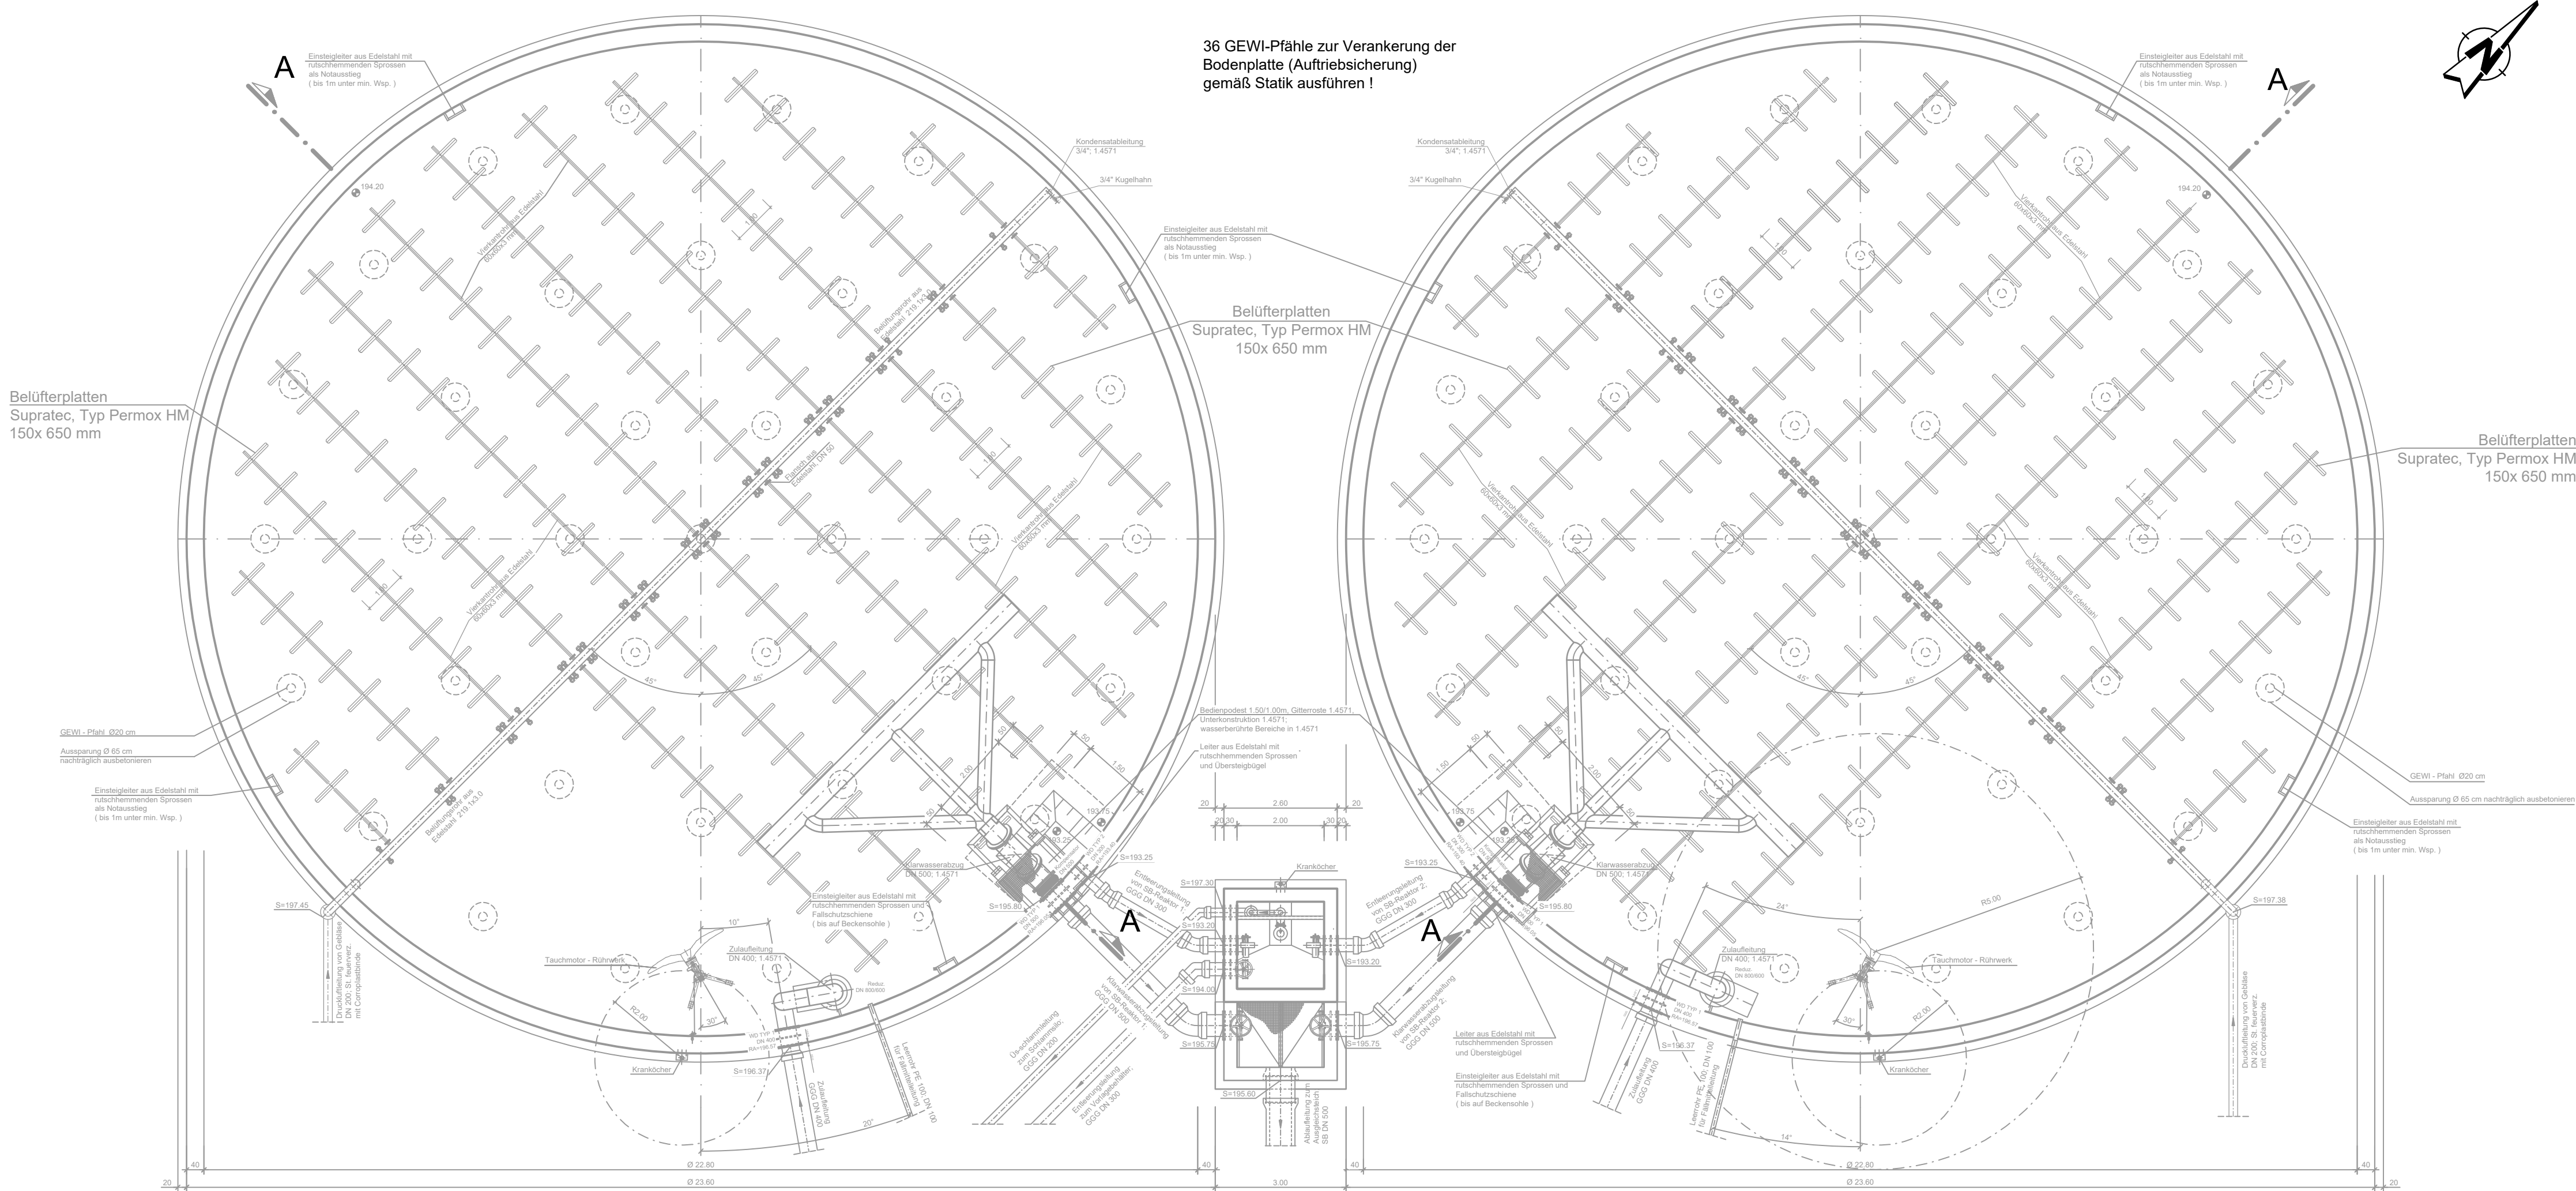

Nur zur Kalkulation

Projekt **Erneuerung der Belüftung für die Kläranlage Queichtal in Wilgartswiesen**

Auftraggeber

Ort, Datum

Unterschrift

Planverfasser der Objektplanung

Ort, Datum

Unterschrift

Phase **Ausführungsplanung** Leistungsbereich **Abwassertechnik** Massstab **1: 100** Status

Planinhalt **SB - Reaktor 1 und 2 - Bestand - Grundrisse, Schnitt A - A**