


Grundriss

Neue Plattenbelüfter inklusive Schlauchanschluss
an bestehende Hauptluftverteilerleitung


SB-Reaktor 1

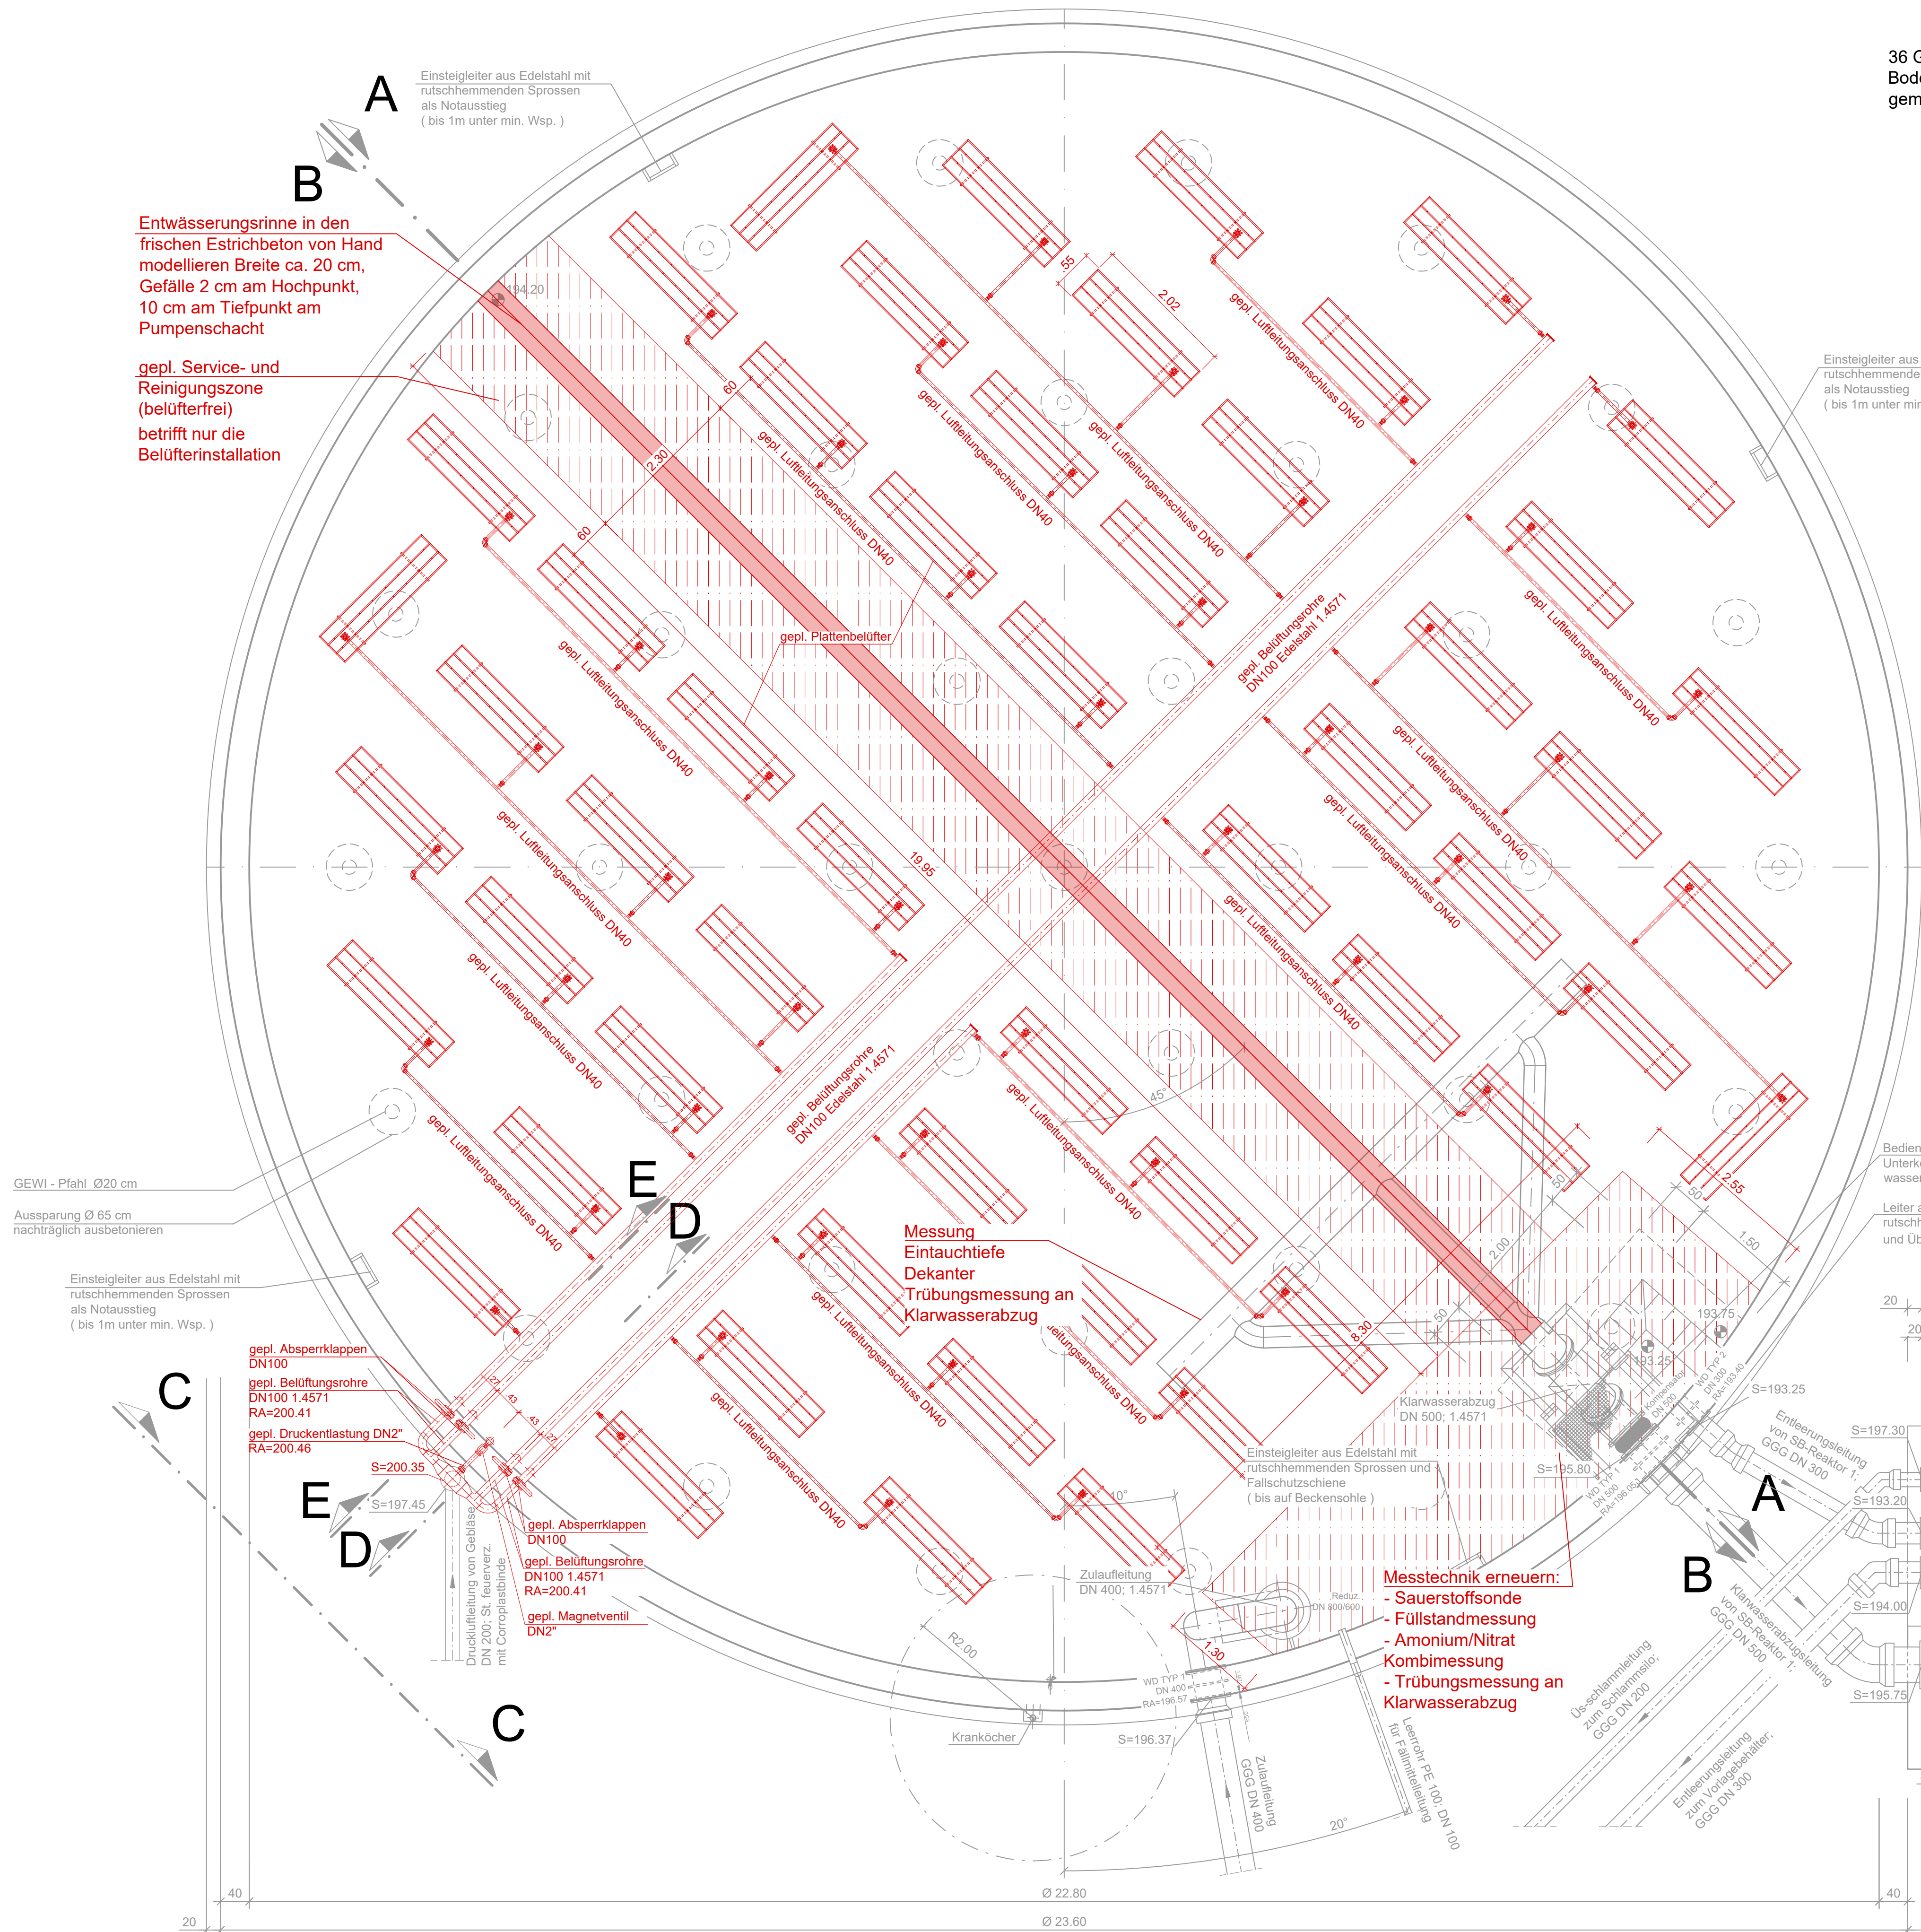

36 GEWI-Pfähle zur Verankerung der Bodenplatte (Auftriebsicherung) gemäß Statik ausführen !


Neue Plattenbelüfter inklusive Schlauchanschluss
an bestehende Hauptluftverteilerleitung

SB-Reaktor 2

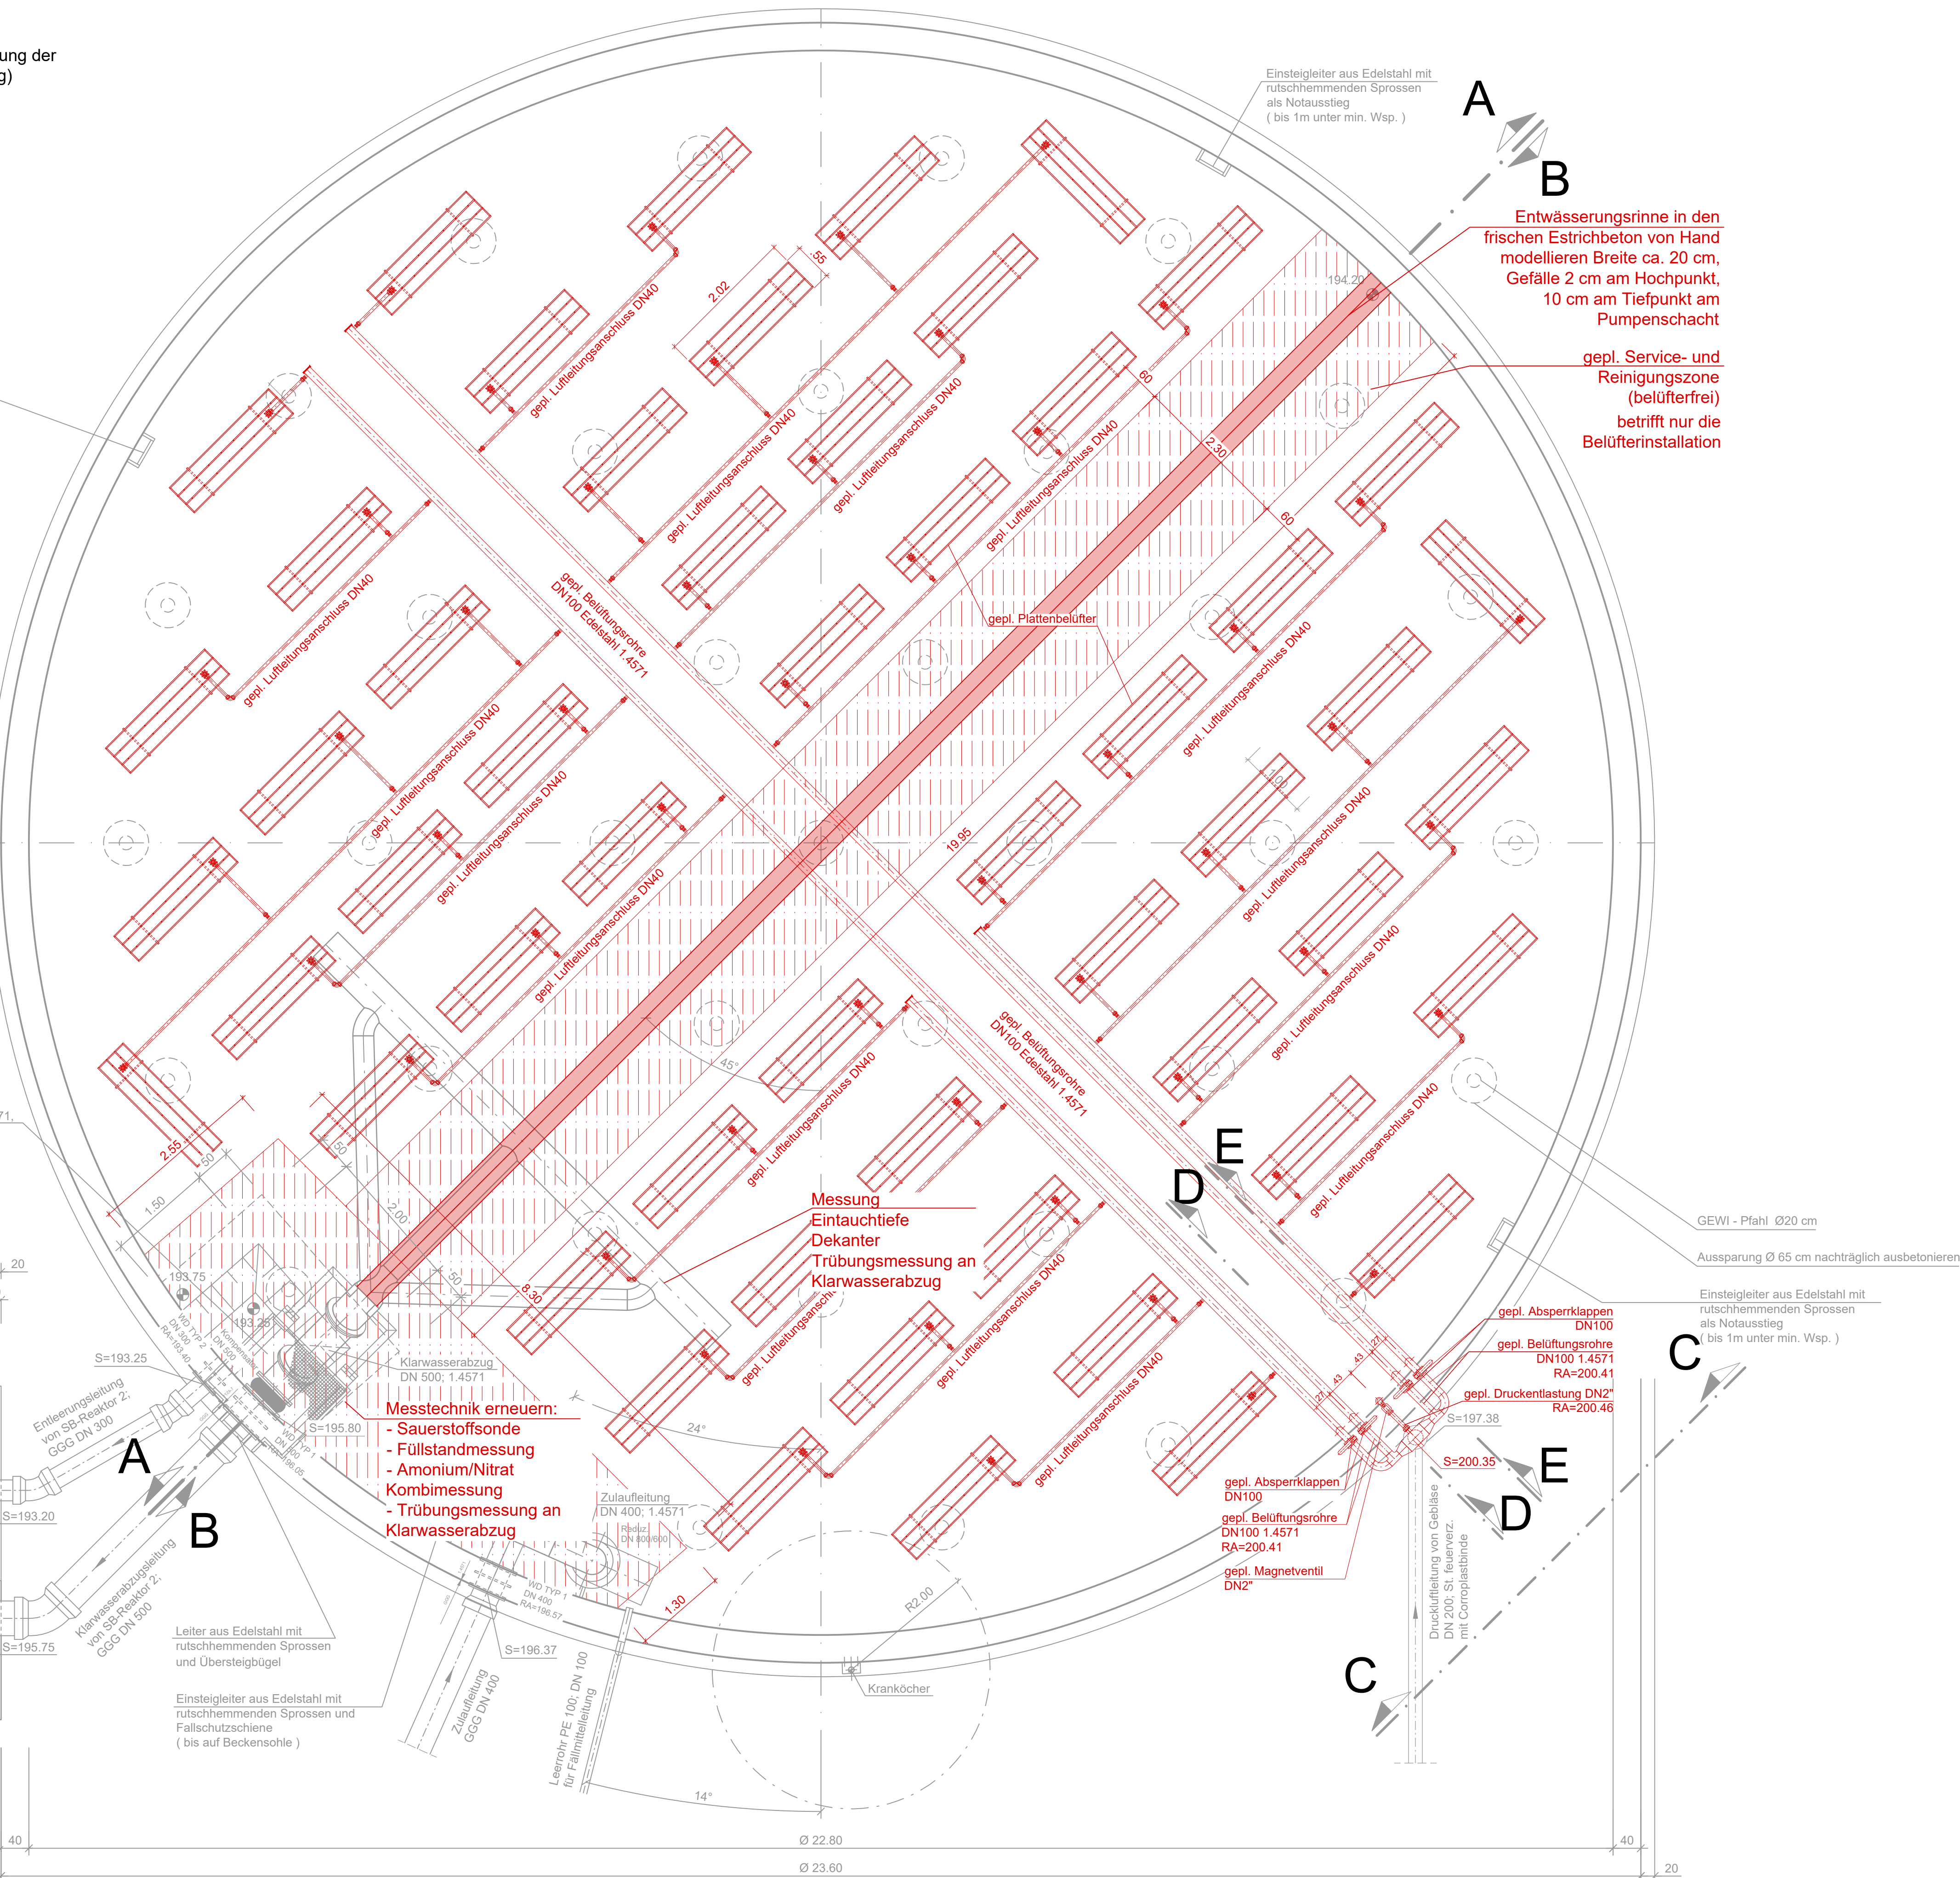

Legende

- Planung
- gepl. Service- und Reinigungszone (belüfterfrei)
- Bestand
- Bestehende Leitungen

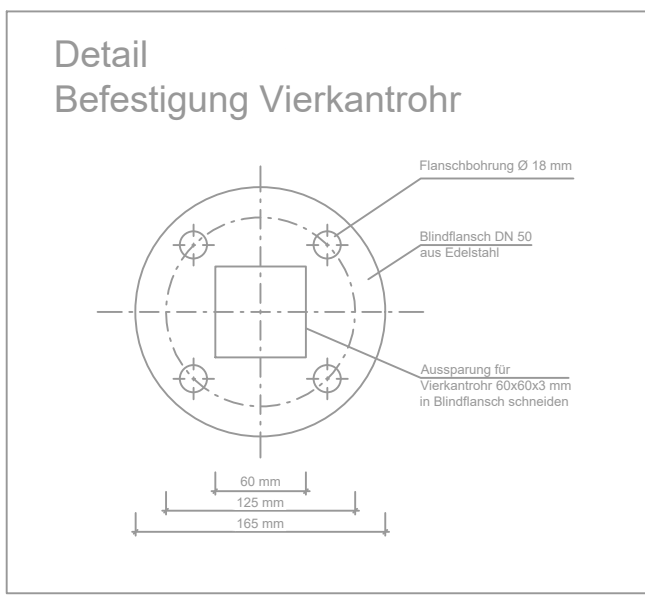

Nur zur Kalkulation

Projekt Erneuerung der Belüftung für die Kläranlage Queichtal in Wilgartswiesen

Auftraggeber

Planverfasser der Objektplanung

Phase Ausführungsplanung Leistungsbereich Abwassertechnik Massstab 1: 50

SB - Reaktor 1 und 2 - Planung - Grundrisse