
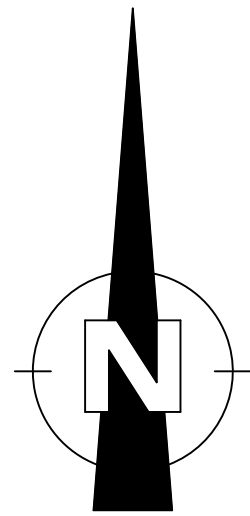


Auf Rodscheid

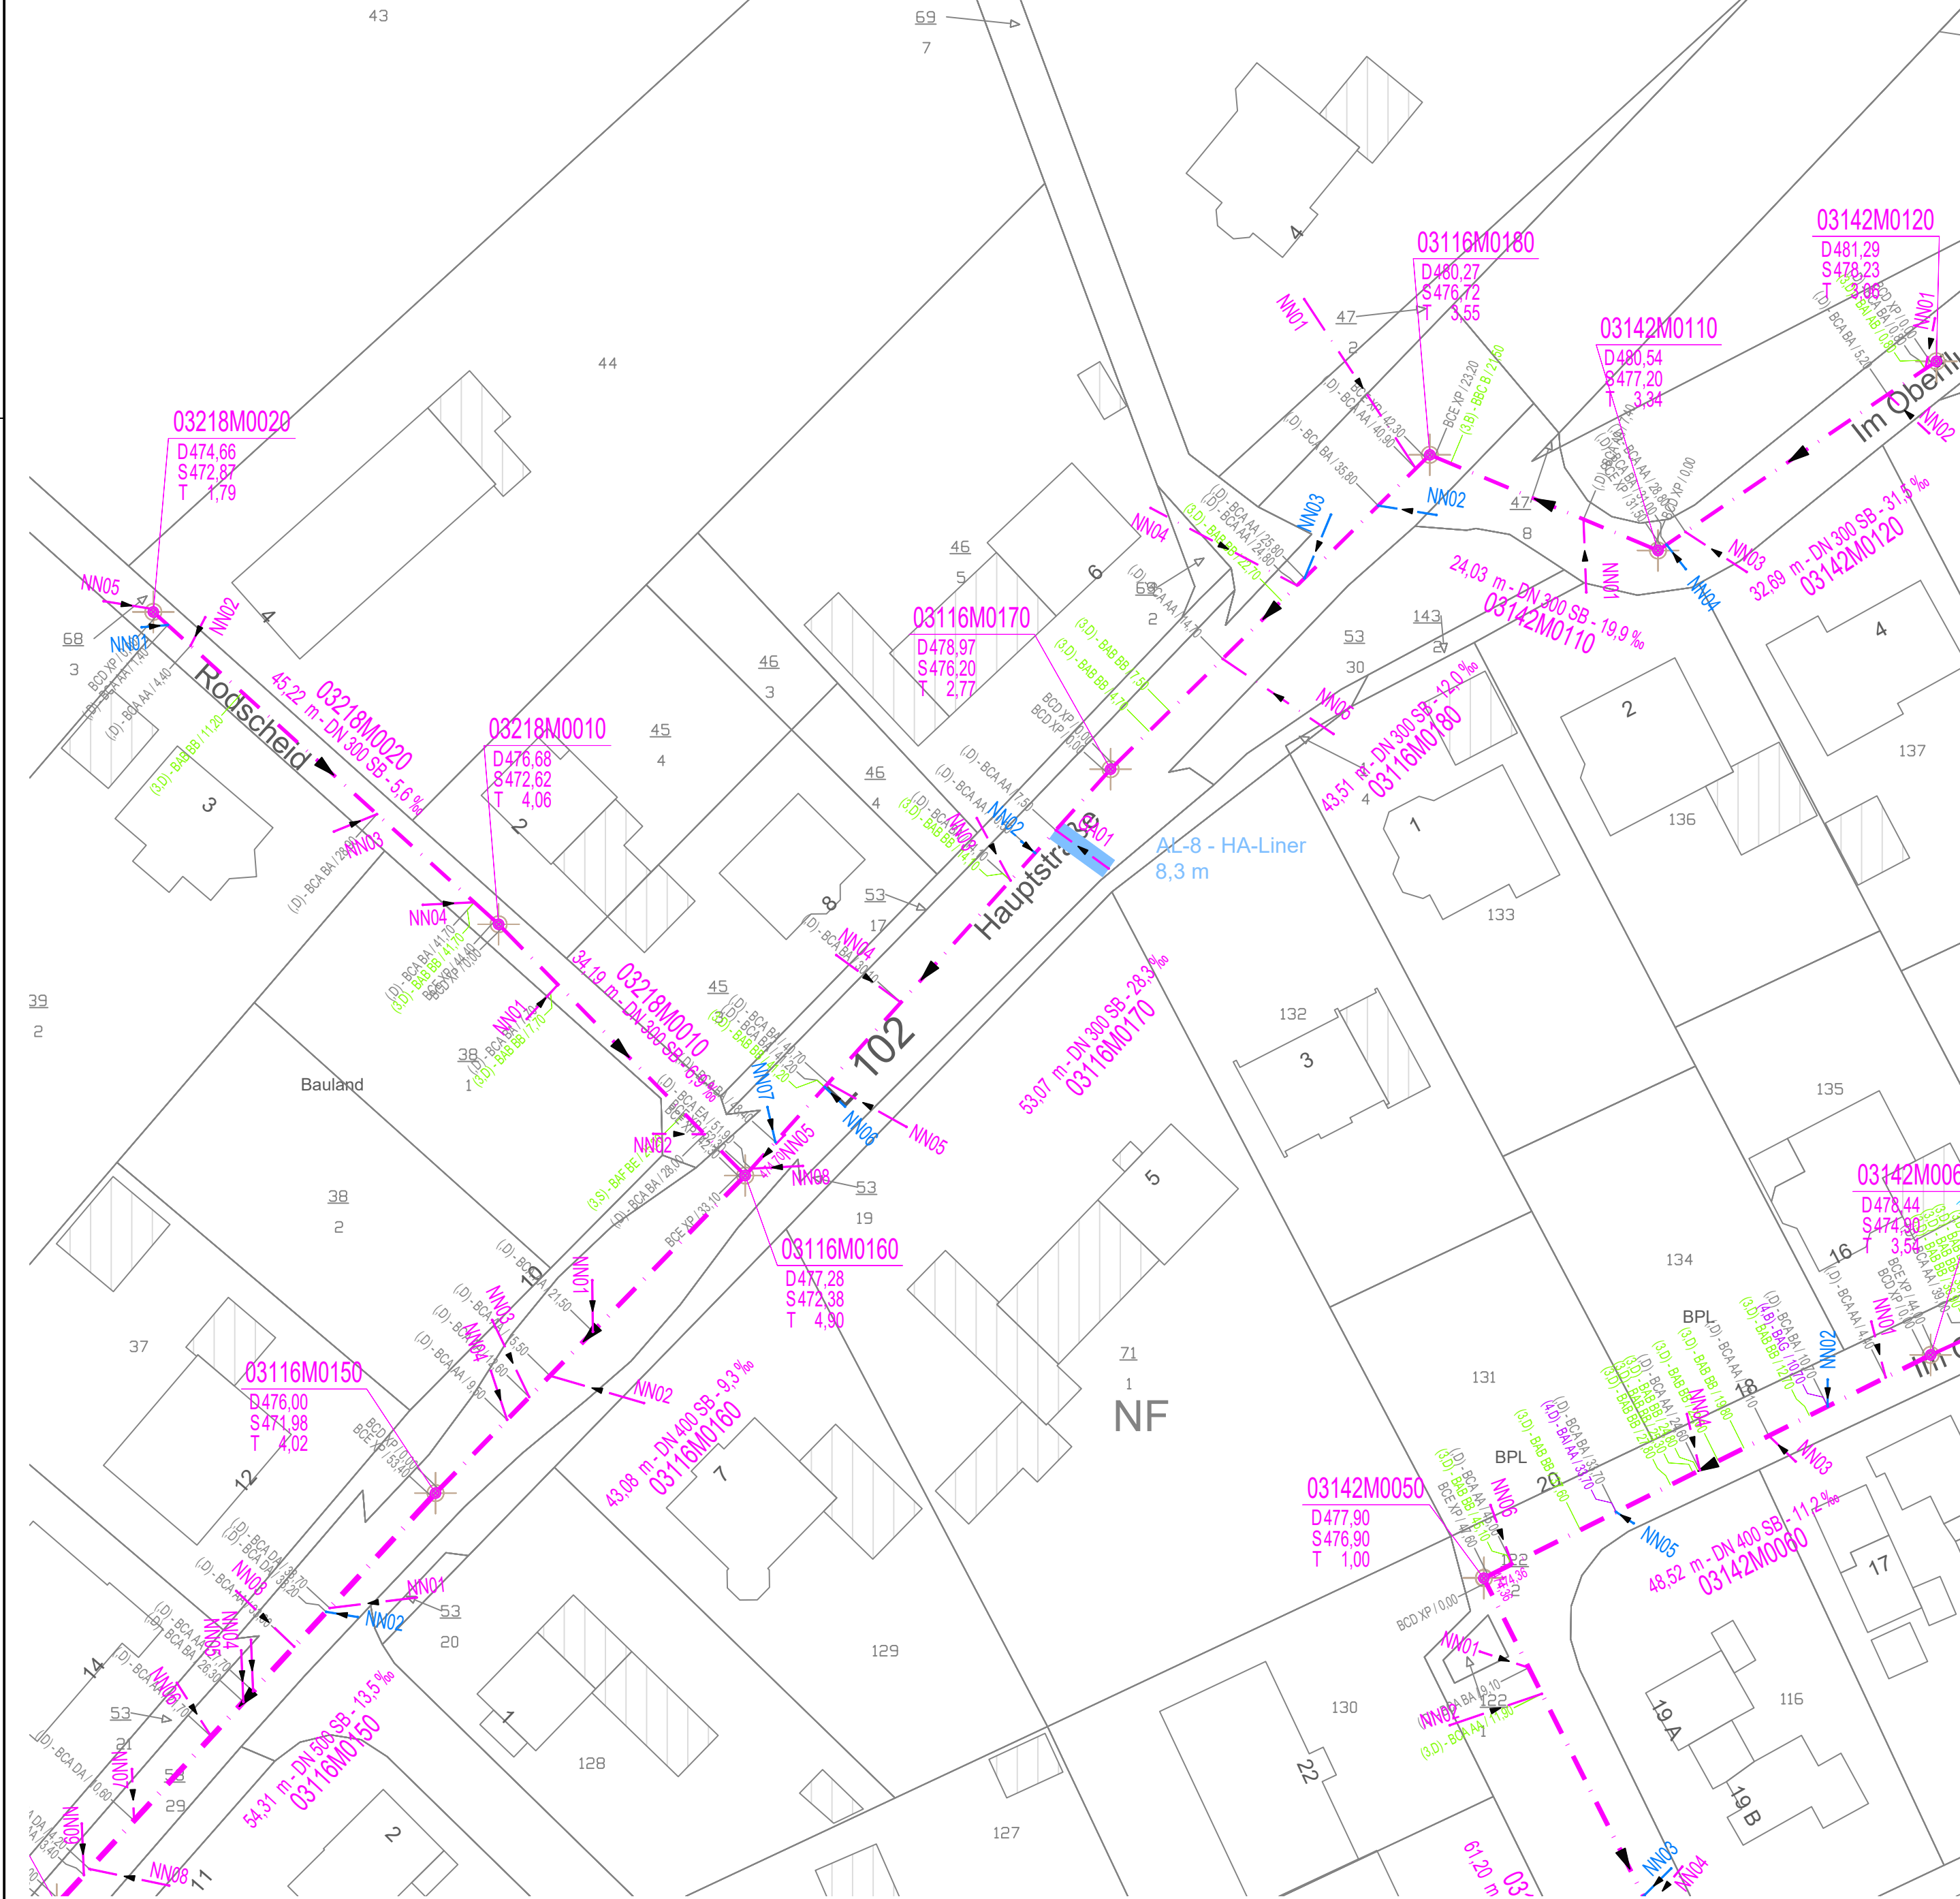

Zeichenerklärung - Planung

- Offene Bauweise am Bestand
- Renovation des Bestand
- Erneuerung Kanal
- Funktion prüfen ggf.stilllegen
- abklemmen / verschließen

Zeichenerklärung - Zustandsbewertung (DWA)

Schadensklasse Haltungen		(0) - BBF C / 7,20	Schadensklasse 0 (DWA M 149-3)
(1) - BAC B / 9,20		(1) - BAC B / 9,20	Schadensklasse 1 (DWA M 149-3)
(2) - BAB-BA / 5,50		(2) - BAB-BA / 5,50	Schadensklasse 2 (DWA M 149-3)
(3) - BBB-A / 14,30		(3) - BBB-A / 14,30	Schadensklasse 3 (DWA M 149-3)
(4) - BAJ B / 36,90		(4) - BAJ B / 36,90	Schadensklasse 4 (DWA M 149-3)
(5) - BCA BA / 36,90		(5) - BCA BA / 36,90	Schadensklasse 5 (Schadensfrei)
(9) - BBF A / 15,90		(9) - BBF A / 15,90	Schadensklasse 9 (saniert)
() - BCA BA / 15,90		() - BCA BA / 15,90	keine Schadensklasse festgesetzt
			Streckenschaden

Hinweis - Darstellung Bestandsleitungen

In den Planunterlagen eingetragene Bestandsleitungen beruhen auf Angaben (ggfs. analog) der jeweiligen Leitungsträger. Eine Gewähr für die Richtigkeit und Vollständigkeit wird nicht übernommen. Die Plandarstellung entbindet den weiteren Verwender nicht von seiner Verpflichtung, die genaue Lage der Leitungen festzustellen, soweit diese von den vorgesehenen Bauarbeiten berührt werden.

Zeichenerklärung Bestand - Entsorger

15125M0030	Haltungs- & Schachtbezeichnung	Schmutzwasserkanal - SW
15xxxxxxx	Ortsschlüssel	Regenwasserkanal - RW
xx125xxxxx	Straßenschlüssel	Mischwasserkanal - MW
xxxxxMxxxx	Kanalart	nicht betroffener oder Fremdkanal
xxxxxx0030	Schachtnummer	Rohrlänge
NN01	Anschlussleistungsbezeichnung	50,00m
	Fließrichtung - Freispiegelprofil	DN 300 PVC
	Fließrichtung - Druckleitung	10,5 ‰
	Kanalschacht eckig / rund	D 555,00
	Bauwerk (symbolisch)	S 553,00
		T 2,00

Aufsteller:		Projekt: Ortsgemeinde Auderath Kanalkataster	
Auftraggeber: VERBANDSGEMEINDEWERKE ABWASSER ENERGIE Marktplatz 1 56756, Ulmen		Gewerk: Kanalbau	
Bearbeitung u. Planstand: Projektleitung: Konstruktion:		Planbezeichnung: Lageplan 1 Zustandsbewertung	
X Vorentwurf	Entwurf	Ausführung	
Bearbeiter:		Projekt Nr.: 26-104	
Auftraggeber:		Anlagen-Nr.: -	
Ulmen, den		Plan Nr.: K-ZB-02	
		Maßstab: 1:500	
		Datum: 29.10.2025	