


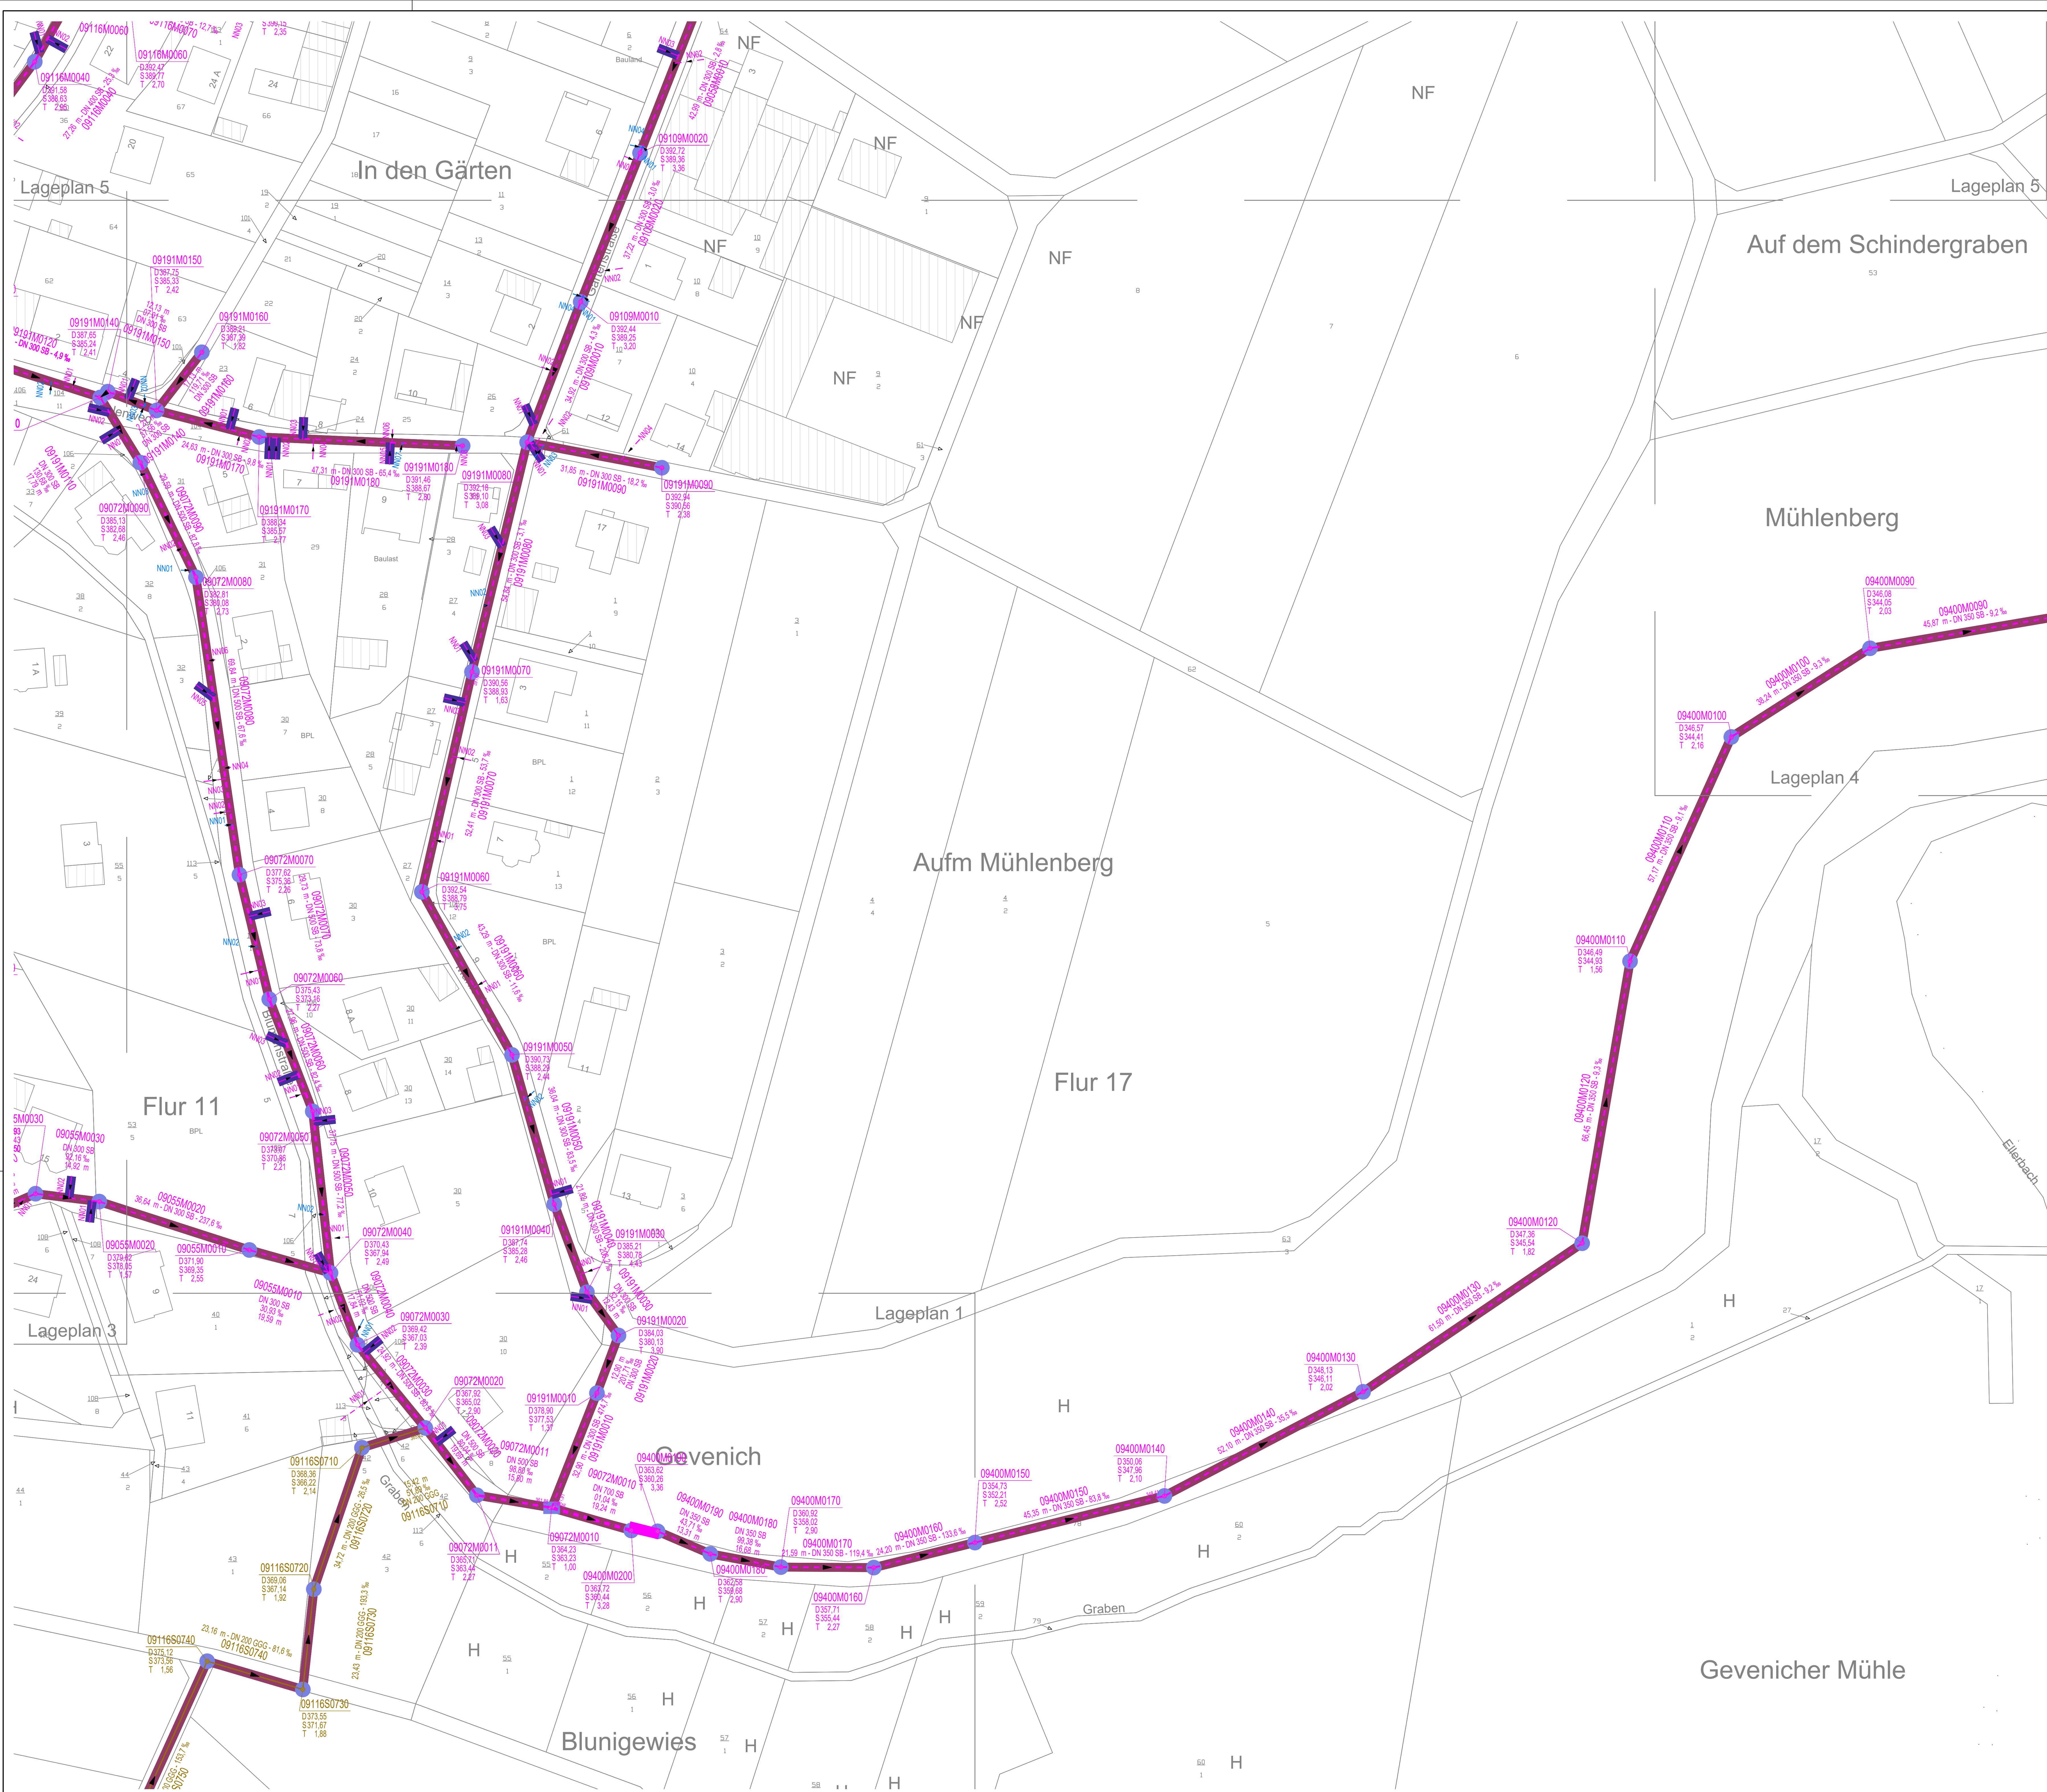

TV-Inspektion / Zeichenerklärung	
	Halbungen mit ausstehender Inspektion
	Schächte mit ausstehender Inspektion
	Anschlusselemente mit ausstehender Inspektion

Hinweis - Darstellung Bestandsleitungen	
In den Planunterlagen eingezeichnete Bestandsleitungen beruhen auf Angaben (ggfs. analog) der jeweiligen Leitungsträger. Eine Gewähr für die Richtigkeit und Vollständigkeit wird nicht übernommen. Die Planabstimmung bedarf des weiteren Verweises nicht von seiner Verpflichtung, die genaue Lage der Leitungen festzustellen, soweit diese von den vorgesehenen Bauarbeiten berührt werden.	

Zeichenerklärung Bestand - Entsorger	
0907AM0040	Schutzwasserkanal - SW
0907AM0040	Regenwasserkanal - RW
0907AM0040	Mischwasserkanal - MW
0907AM0040	Kanalart
0907AM0040	nicht betroffener oder Fremdkanal
0907AM0040	Rohrlänge
0907AM0040	Rohrdimension, Material
0907AM0040	Gefälle
0907AM0040	Schachtbockhöhe
0907AM0040	Schachthöhe
0907AM0040	Schachttiefe

Aufsteller: Verbandsgemeinde Ulmen		Projekt: Ortsgemeinde Gevenich Abwasserkataster	
Auftraggeber: Verbandsgemeinde Ulmen		Dokument: Kanalbau	
Bearbeiter: Ulmen, den		Planzeichnung: Lageplan 2 TV-Inspektion 2027	
Auftraggeber: Ulmen, den		Projekt-Nr.: 26-102	
Auftraggeber: Ulmen, den		Anlagen-Nr.: -	
Auftraggeber: Ulmen, den		Plan-Nr.: K-BE-03	
Auftraggeber: Ulmen, den		Maßstab: 1:500	
Auftraggeber: Ulmen, den		Datum: 28.07.2026	