

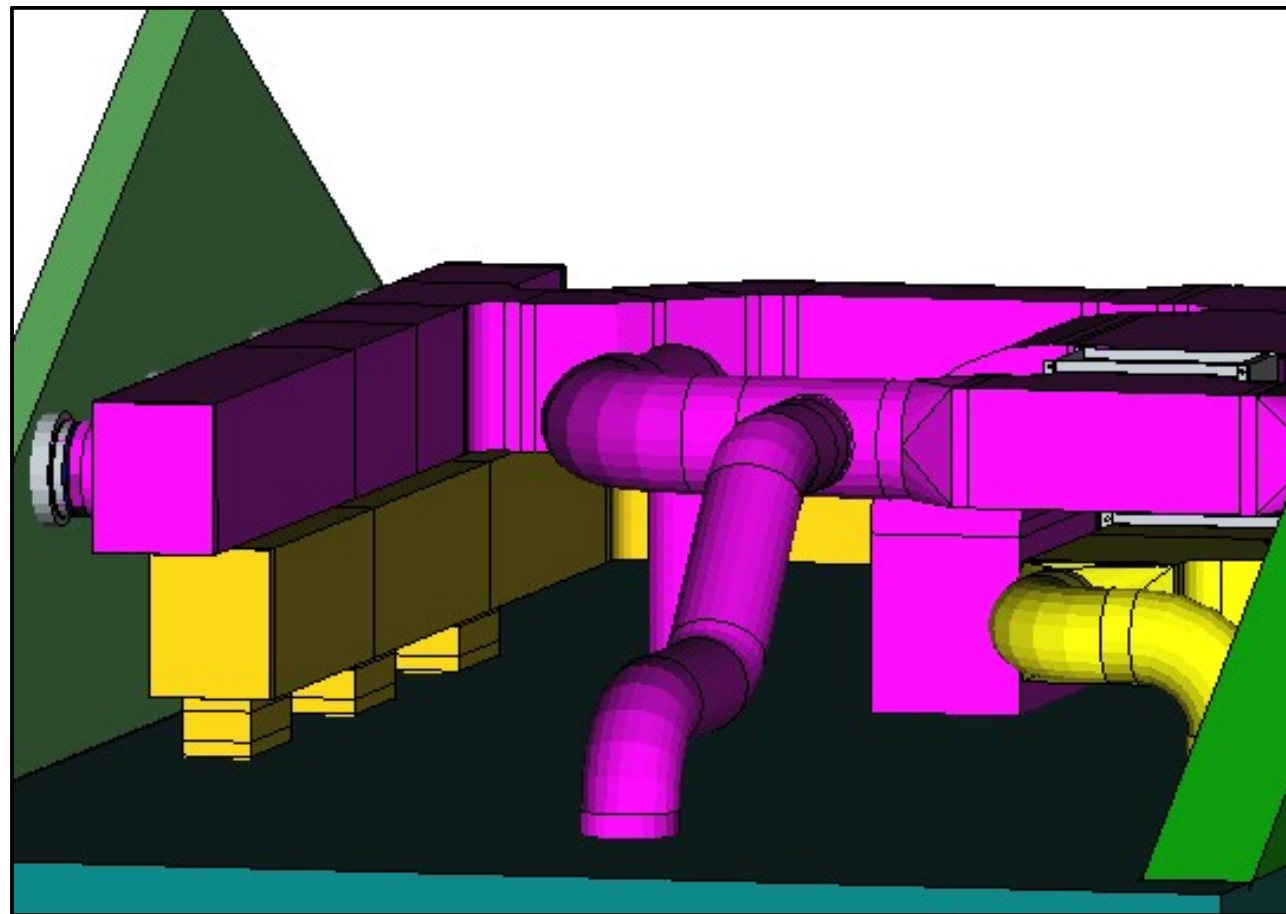
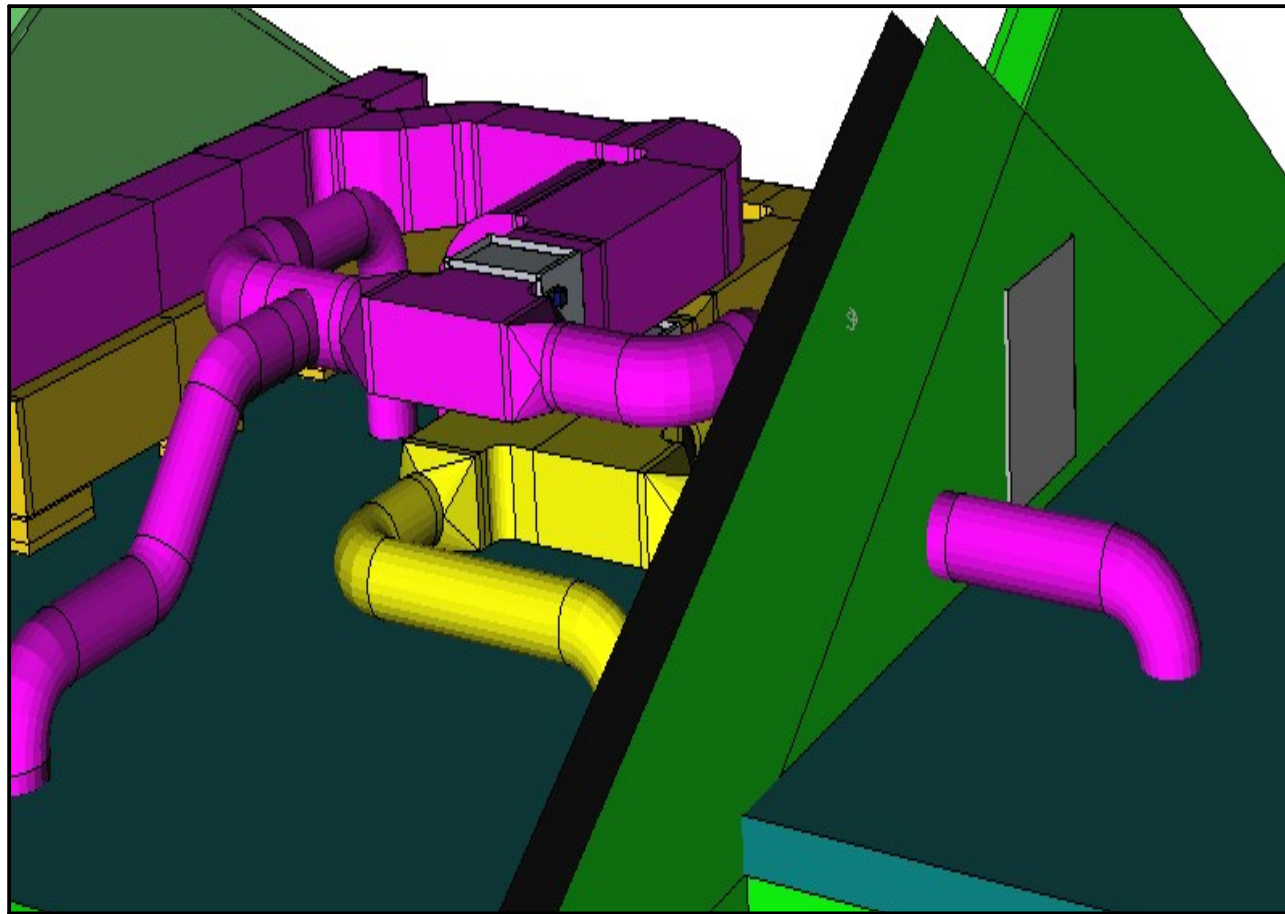


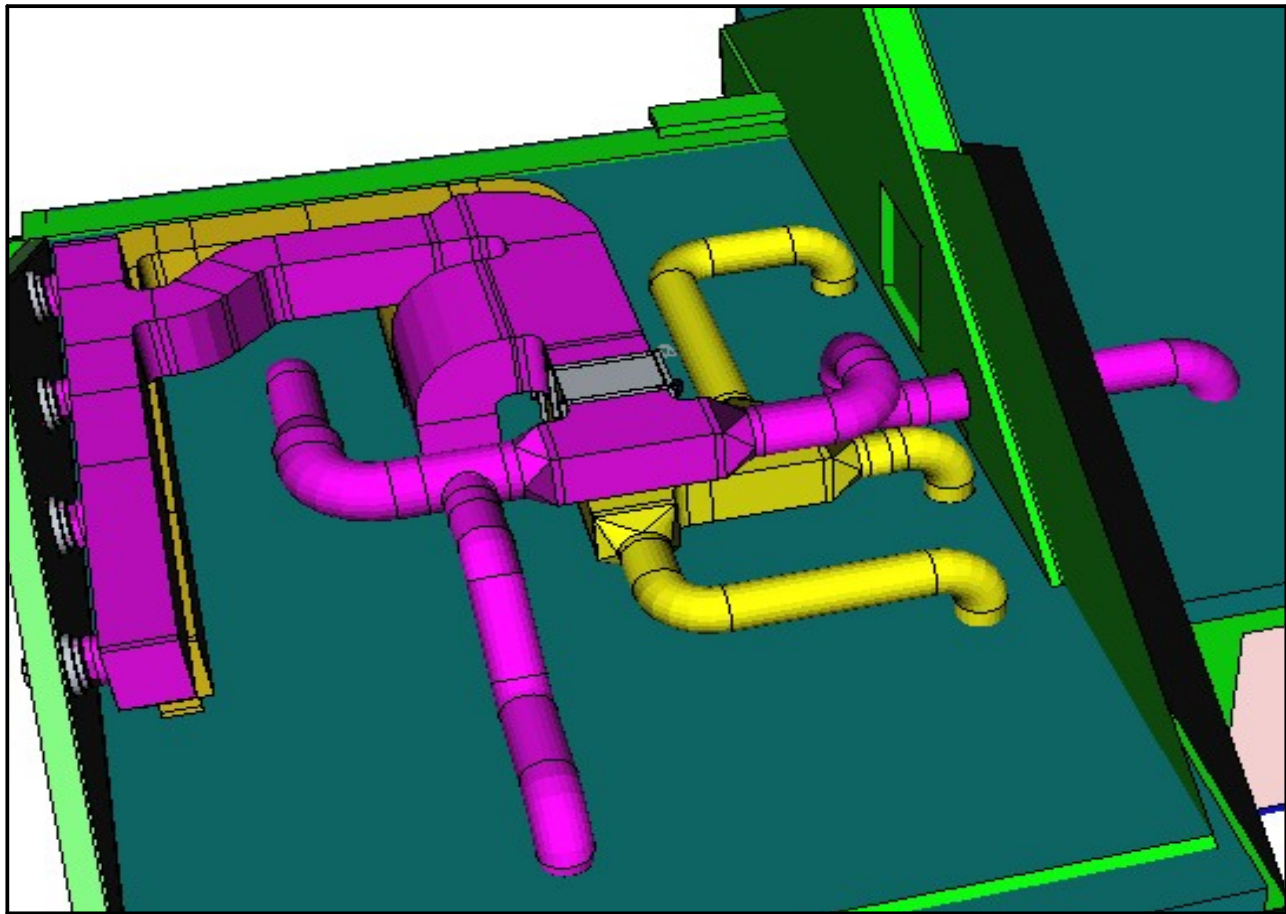


- LEGENDE:
- ZULUFT
 - ABLUFT
 - AUSSENLUFT
 - FORTLUFT
 - WEITWURFDÜSEN
 - SCHALLDÄMPFER
 - BRANDSCHUTZKLAPPE RUND
 - BRANDSCHUTZKLAPPE RECHTECKIG

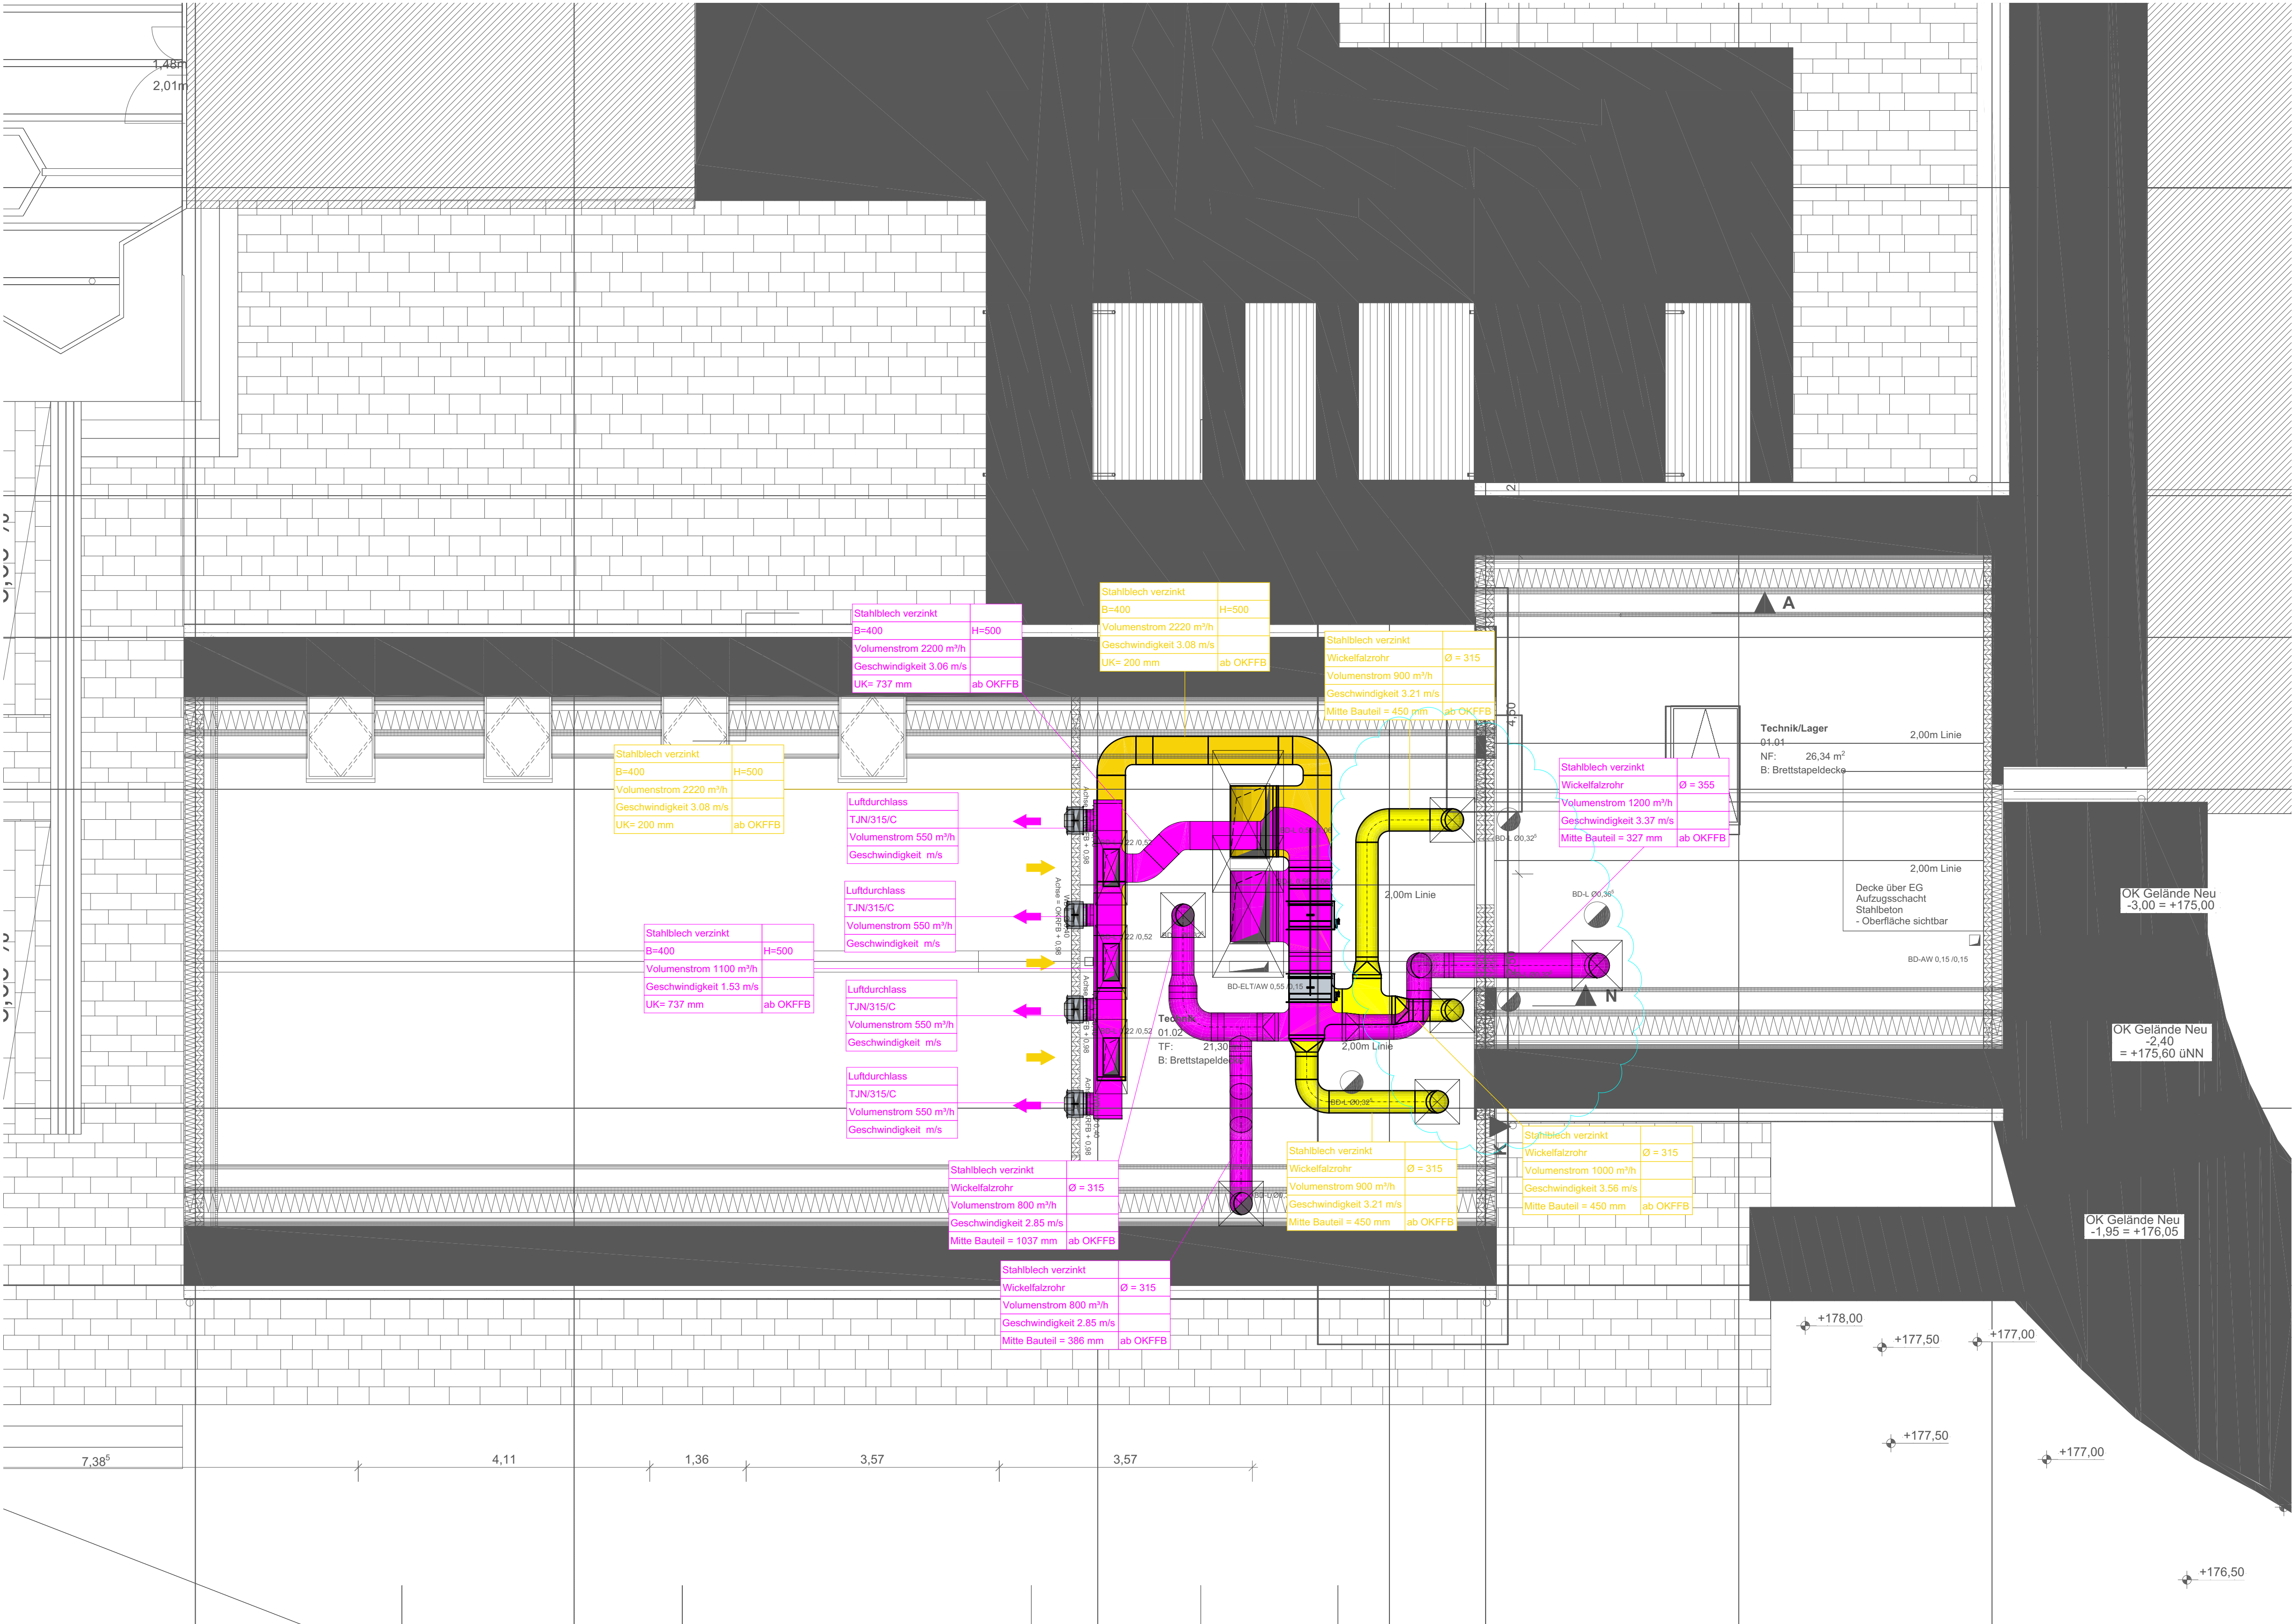

01	04.05.2026	Lüftungsleitungen angepasst Siehe Rev.Wolke	Kap.
Index:	Datum:	Änderung:	Zeichner:

PLANUNGSSTAND: 04.05.2026

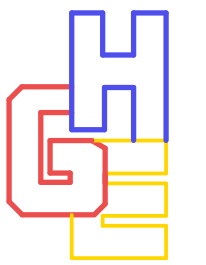

INGENIEURBÜRO EBERT GMBH
Kellenstraße 18
67126 Hochdorf-Assenheim
Telefon 06231 83 79 40 Telefax 06231 83 79 420
mail@ingenieurbuero-ebert.de

Projekt-Nr: 36/25_1	Bauvorhaben: ANBAU MENSA GRUNDSCHULE, ESSENHEIM
Status: AUSFÜHRUNG	

LP:	Gebäude:	Fachbereich:	Plantyp:	Ebene:	lfd. Plan-Nr.:	Index:
5	XX	LU	G	DG	0001	01

Anlage:
**AUSFÜHRUNGSPLANUNG LÜFTUNGSGESUCH
GRUNDRISS DACHGESCHOSS**

Zeichner: Kap	Geprüft:	Datum: 01.07.2025	Maßstab: 1:50	Blattgröße: 900x700
------------------	----------	----------------------	------------------	------------------------