

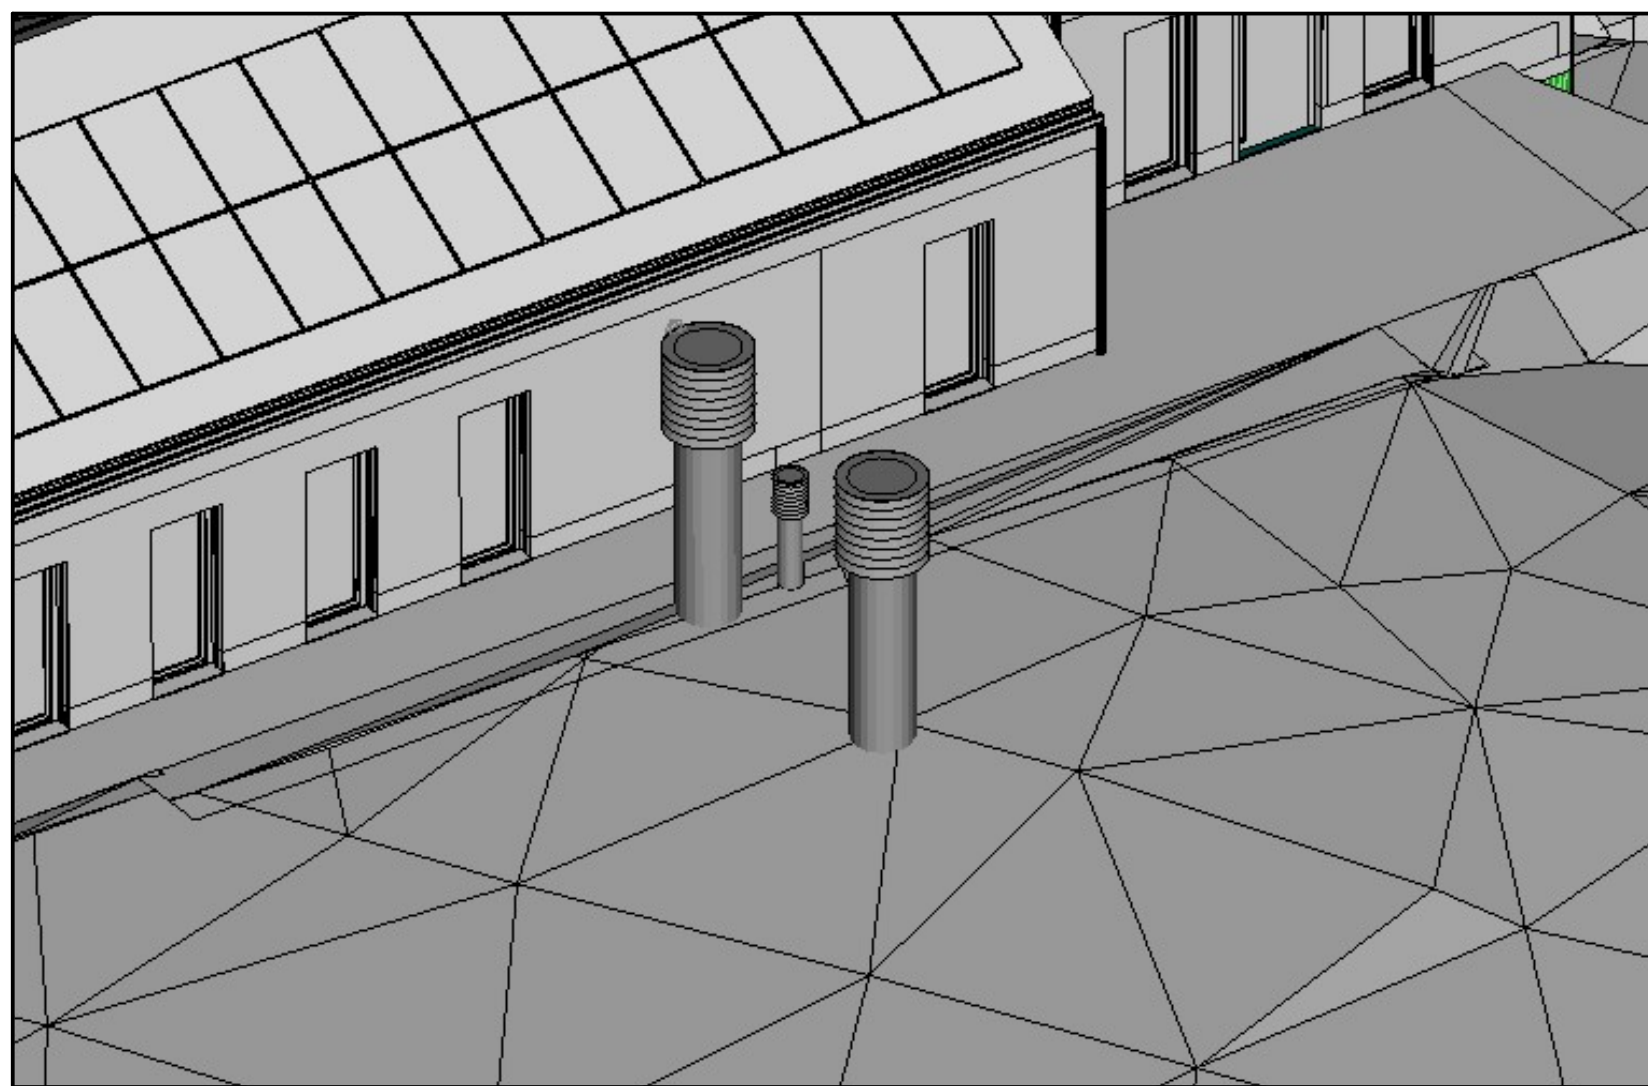
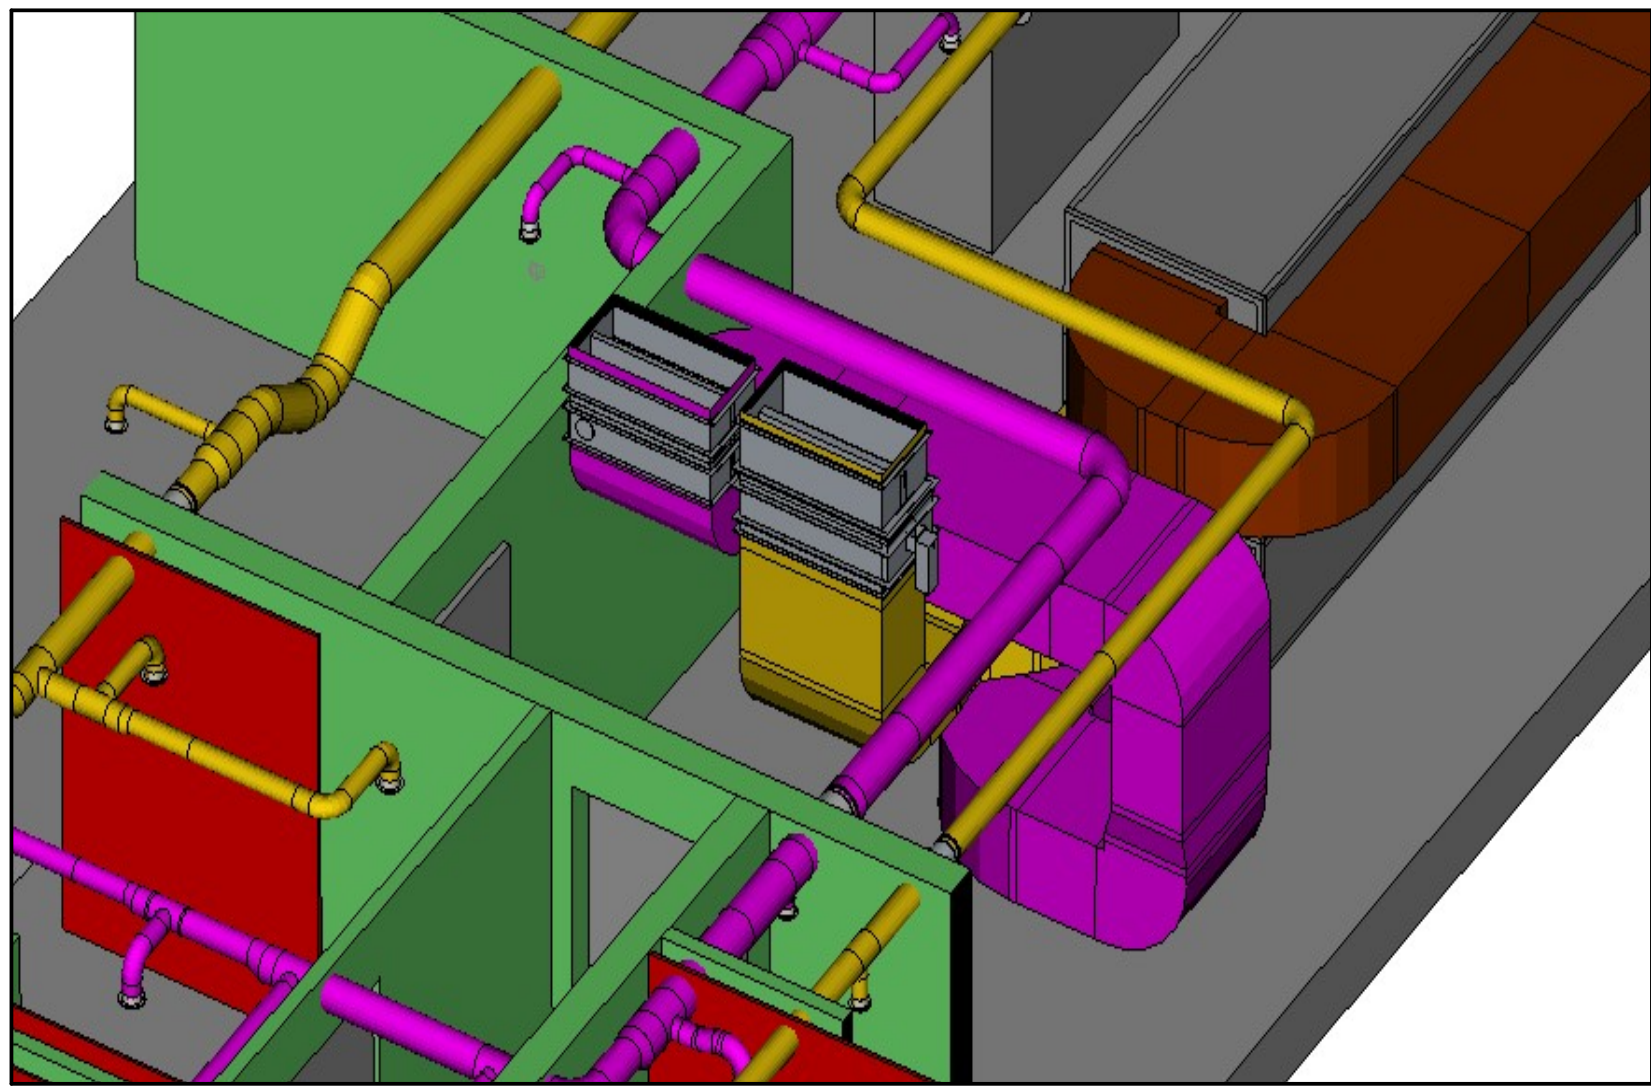
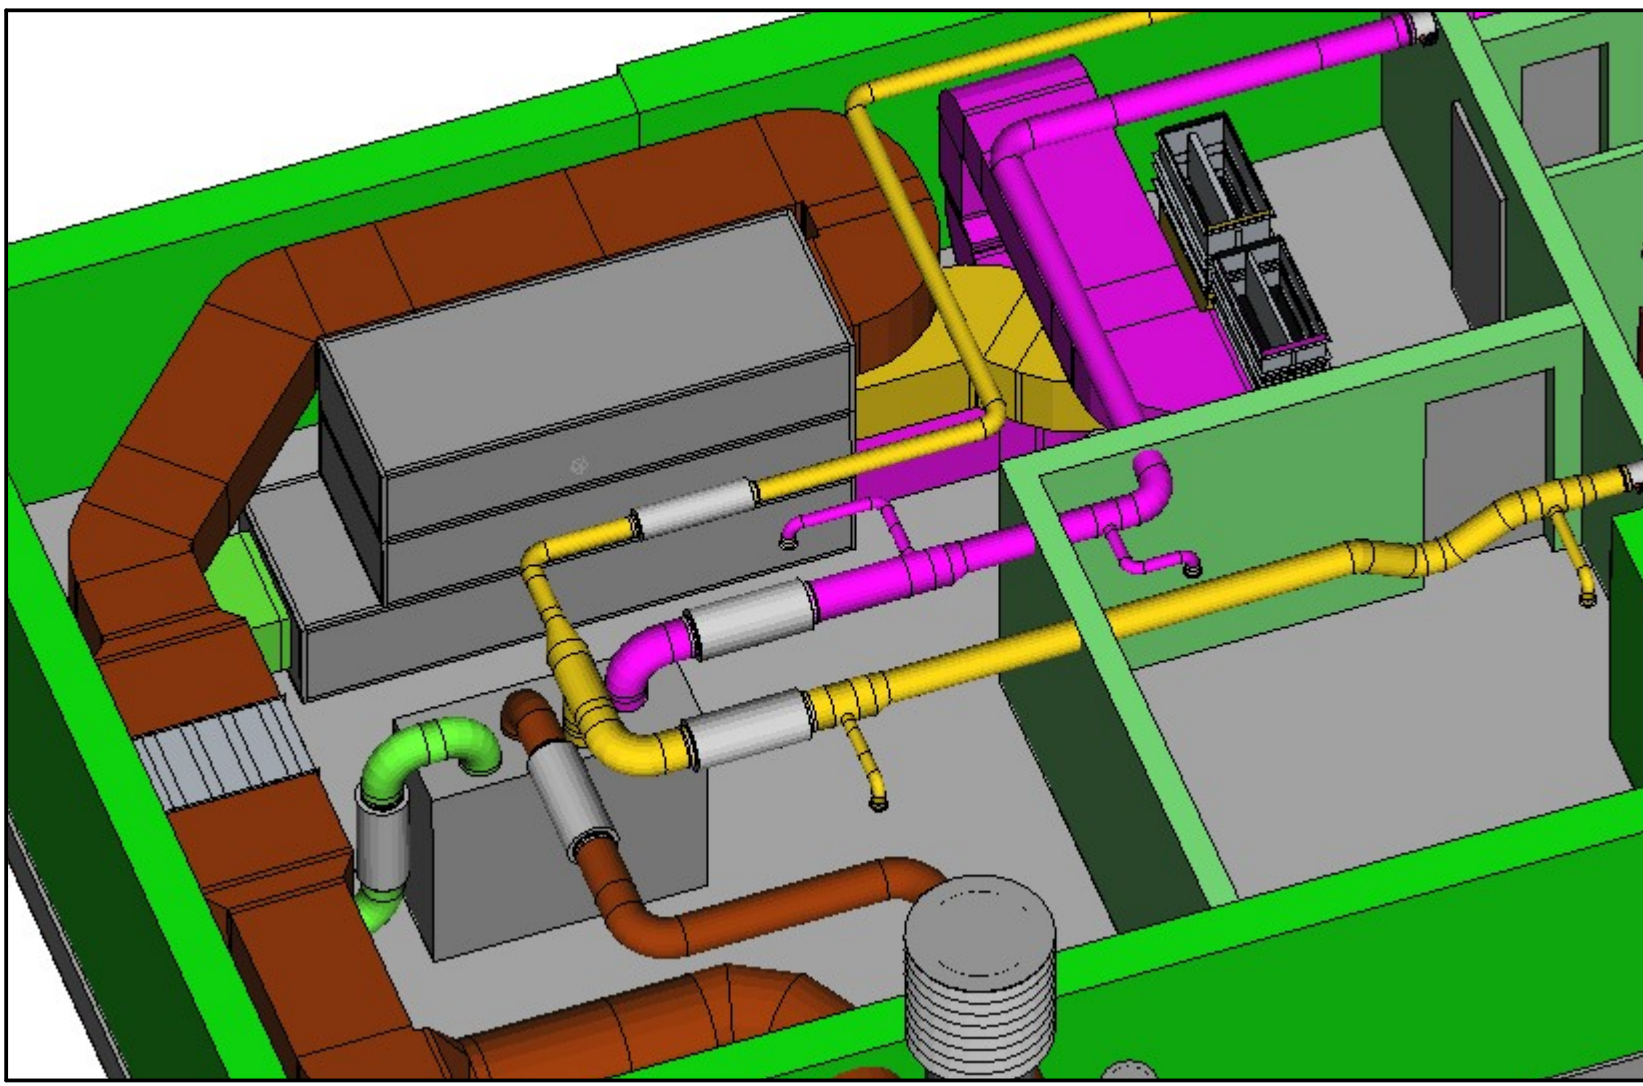


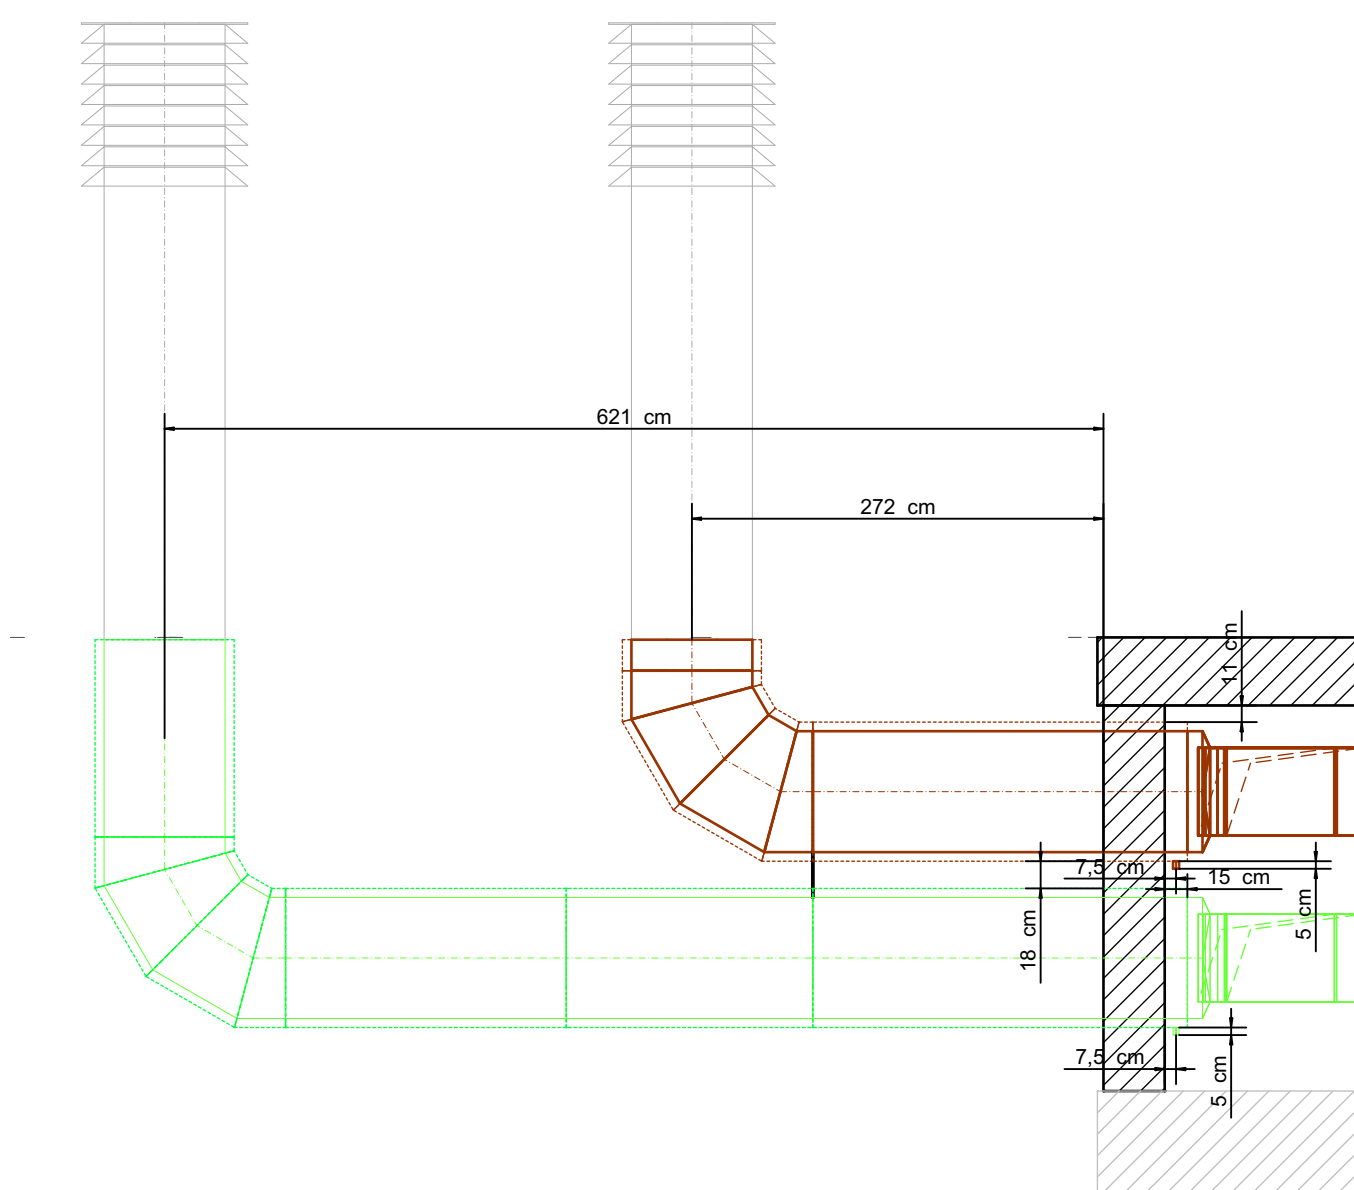


LEGENDE:

- ZULUFT
- ABLUFT
- AUSSENLUFT
- FORTLUFT
- SCHALLDÄMPFER
- BRANDSCHUTZKLAPPE RUND
- BRANDSCHUTZKLAPPE RECHTECKIG

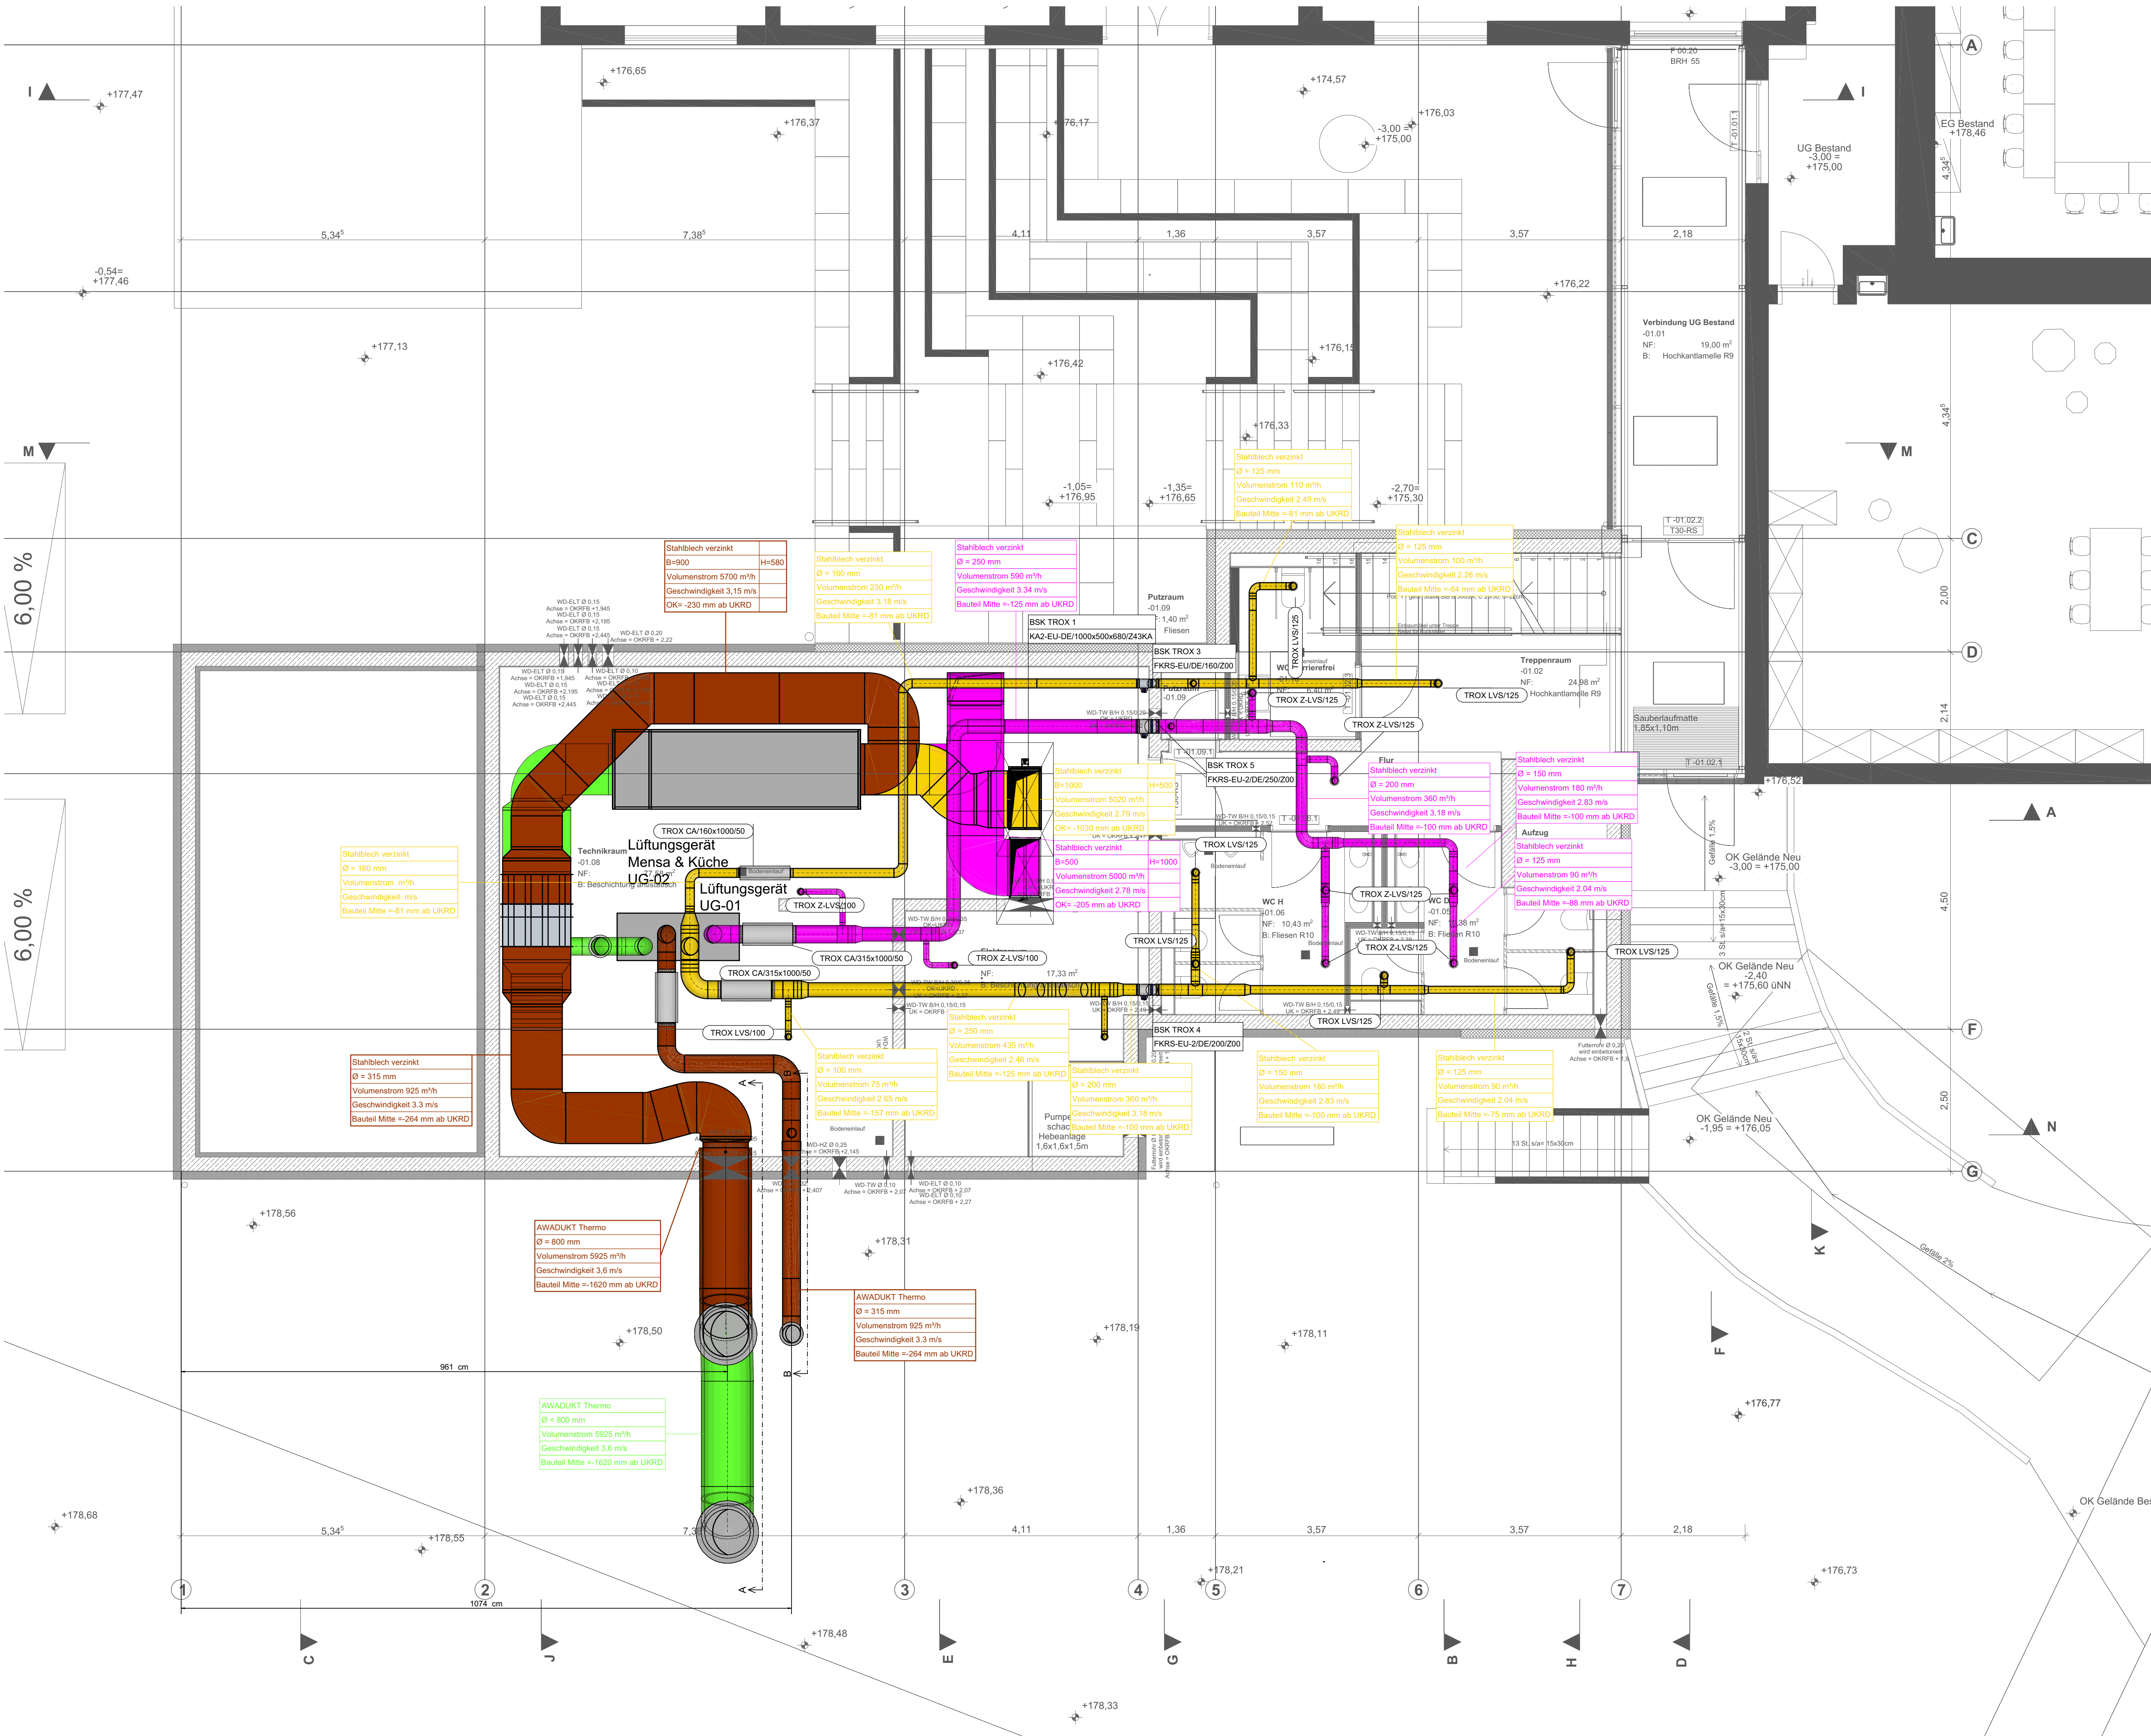

Schnitt A - A

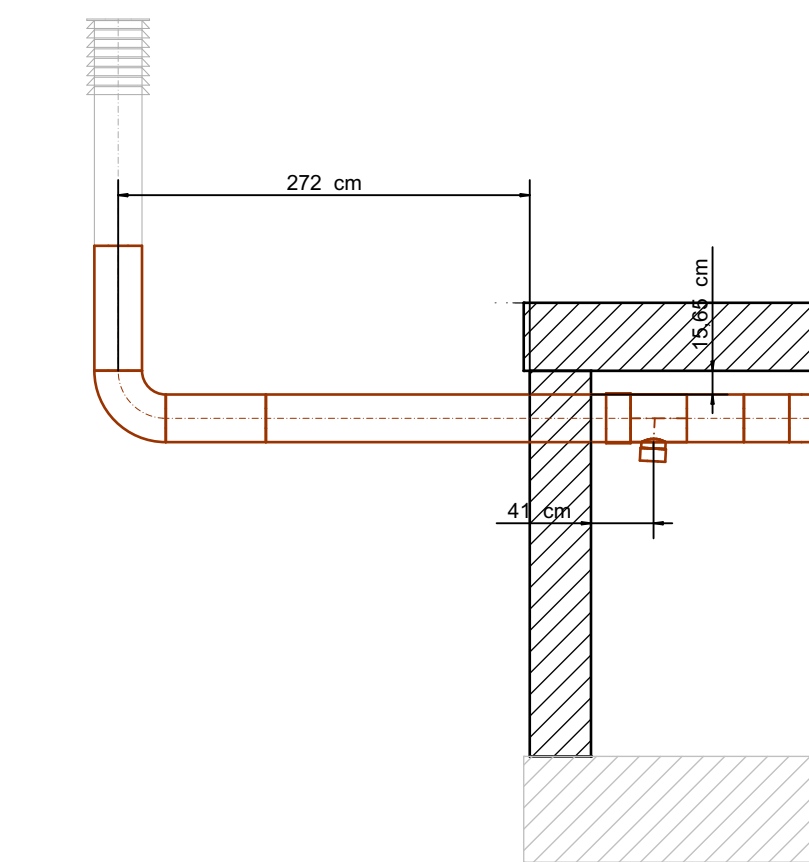

Schnitt B - B

02	24.06.2026	Kondensatanschlüsse eingefügt	Ah..
01	04.05.2026	Lüftungsleitungen angepasst Siehe Rev.Wolke	Kap.
Index:	Datum:	Änderung:	Zeichner:

PLANUNGSSTAND: 24.06.2026

INGENIEURBÜRO EBERT GMBH
Kellenstraße 18
67126 Hochdorf-Assenheim
Telefon 06231 83 79 40 Telefax 06231 83 79 420
mail@ingenieurbuero-ebert.de

Projekt-Nr: 36/25_1	Bauvorhaben: ANBAU MENSA GRUNDSCHULE, ESSENHEIM
Status: AUSFÜHRUNG	

LP:	Gebäude:	Fachbereich:	Plantyp:	Ebene:	lfd. Plan-Nr.:	Index:
5	XX	LU	GR	UG	0001	02

Anlage:
**AUSFÜHRUNGSPLANUNG LÜFTUNGSTECHNIK
GRUNDRISS UNTERGESCHOSS**

Zeichner: Kap.	Geprüft:	Datum: 01.07.2025	Maßstab: 1:50	Blattgröße: 1000x820
-------------------	----------	----------------------	------------------	-------------------------