


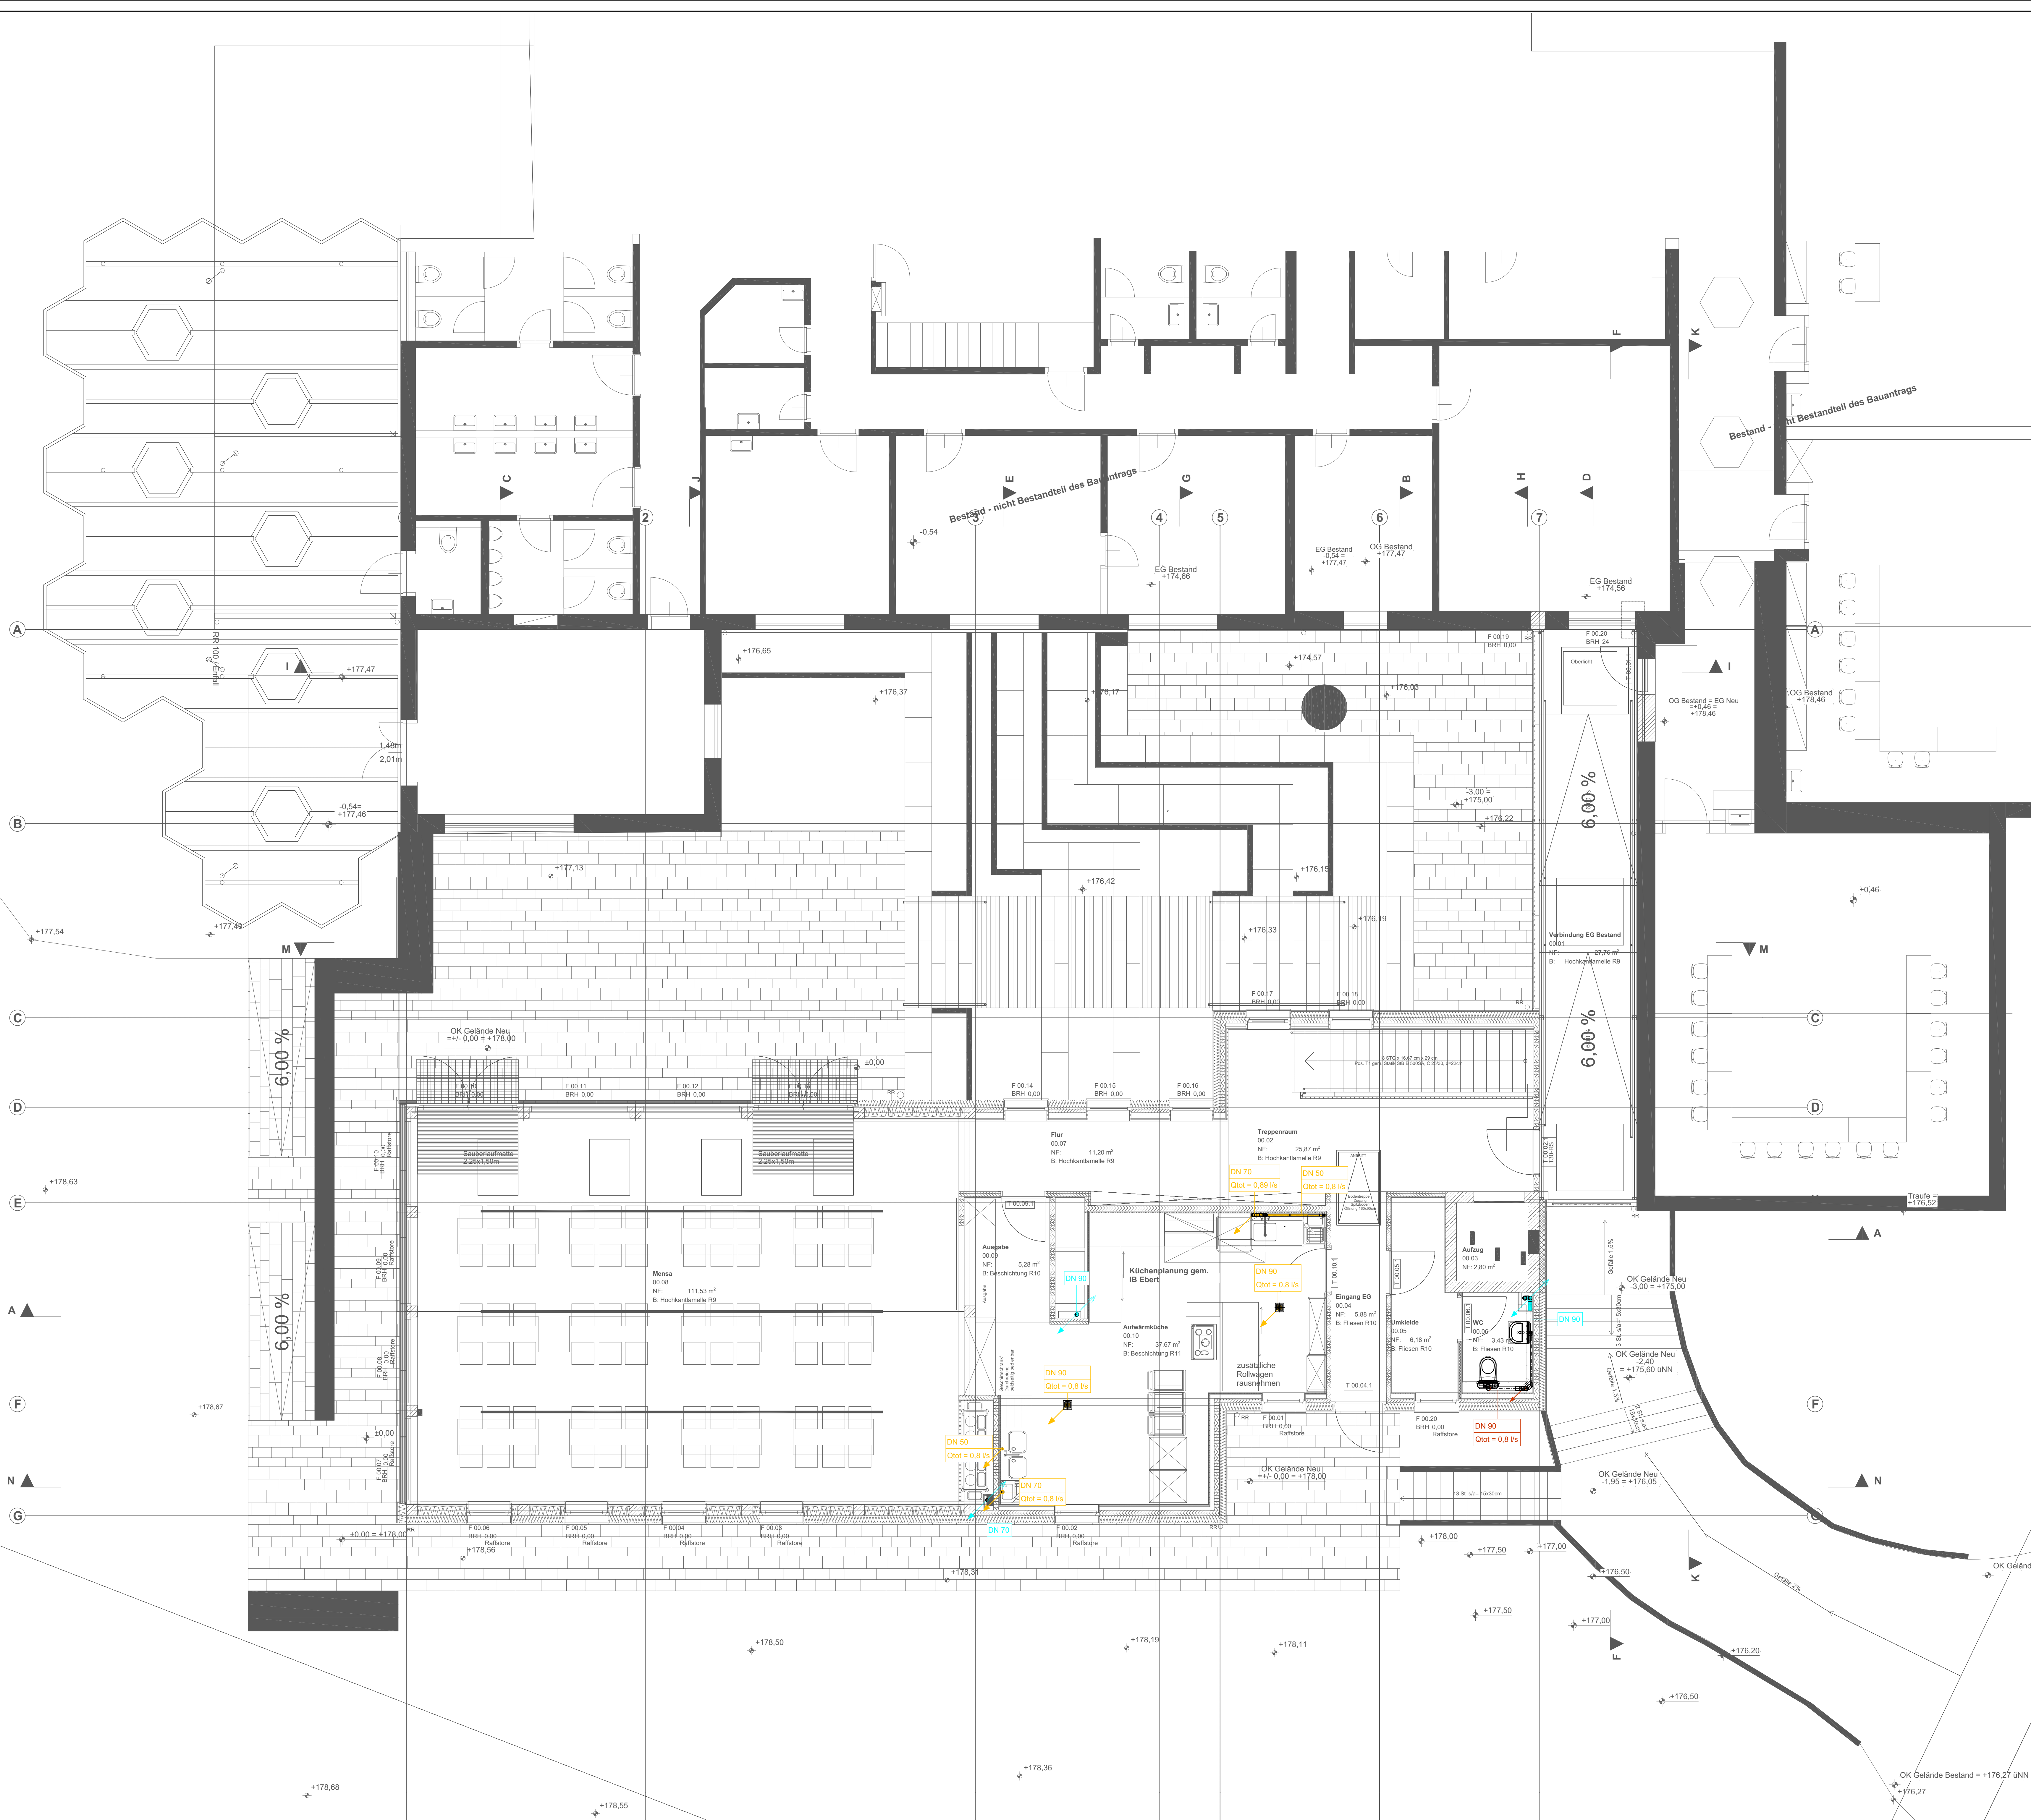

- LEGENDE:
- SCHMUTZWASSER (FETTHALTIG)
 - SCHMUTZWASSER
 - MISCHWASSER
 - REVISIONSSCHACHT
 - ENTLÜFTUNG
 - FALLEITUNG ANKOMMEND
 - FALLEITUNG ABGEHEND
 - ENTLÜFTUNG
 - WC MODUL
 - WASCHTISCHMODUL
 - BODENABLAUF

Index:		Datum:		Änderung:		Zeichner:	
PLANUNGSSTAND: 13.04.2026							
		INGENIEURBÜRO EBERT GMBH Kellenstraße 18 67128 Hochdorf-Assenheim Telefon 06231 83 79 40 Telefax 06231 83 79 420 mail@ingenieurbuero-ebert.de					
Projekt-Nr.: 36/25		Bauvorhaben: ANBAU MENSA GRUNDSCHULE, ESSENHEIM					
Status: AUSFÜHRUNG							
LP: 5	Gebäude: XX	Fachbereich: SA_AW	Planung: BR	Ebene: EG	lfd. Plan-Nr.: 0001	Index: 00	
Anlage: AUSFÜHRUNGSPLANUNG SANITÄRTECHNIK SCHMUTZWASSER GRUNDRISS ERDGESCHOSS							
Zeichner: Kap.		Gepflicht:	Datum: 01.07.2025	Maßstab: 1:50	Blattgröße: 1300x850		